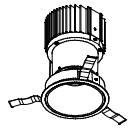
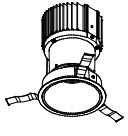
 
 
 
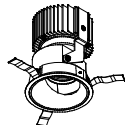
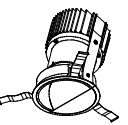
 
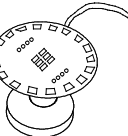
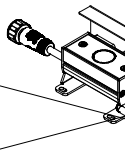
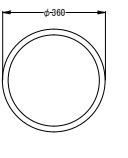
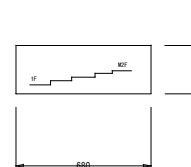
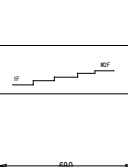
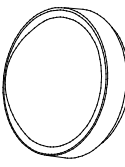
 
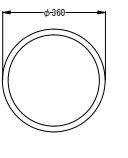
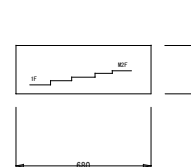
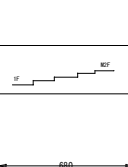
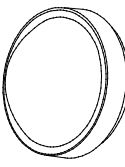
 
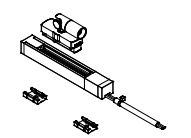
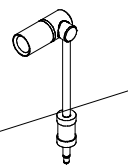
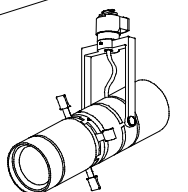
 
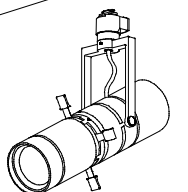
 
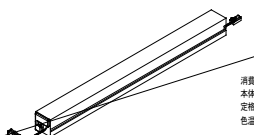
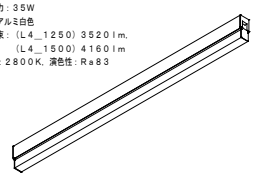
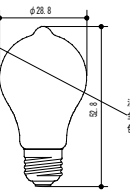
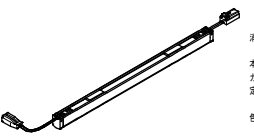
 
 
 
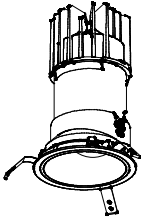
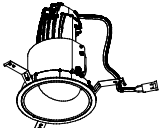
 
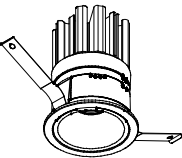
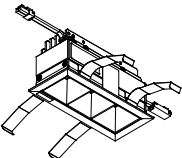
 
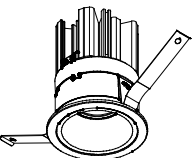
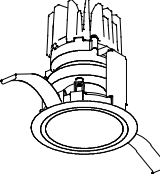
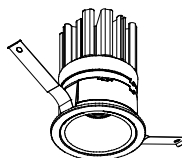
 
 
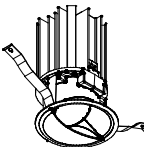
 
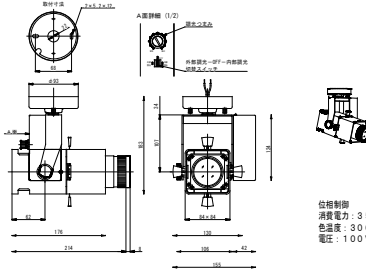
 
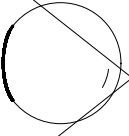
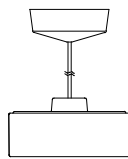
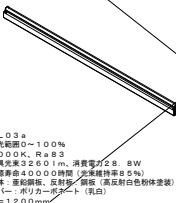
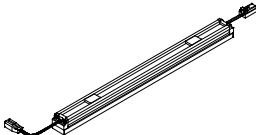
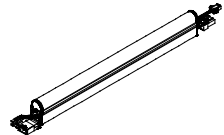
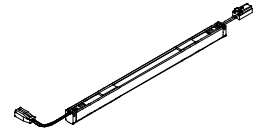
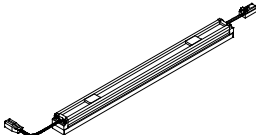
 
 
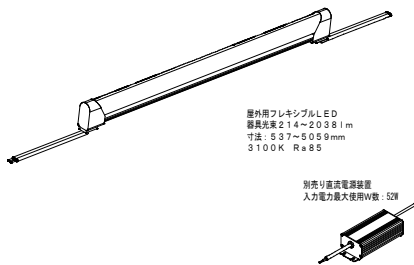
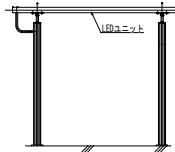
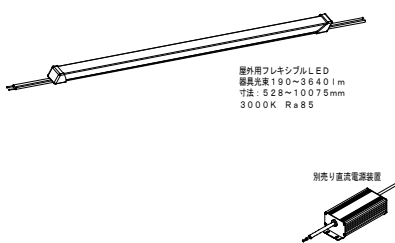
 
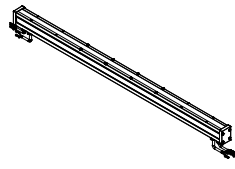
 
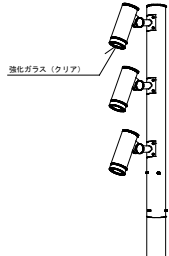
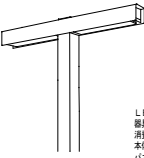
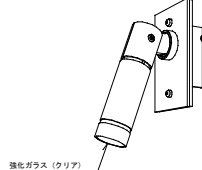
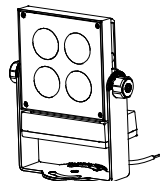
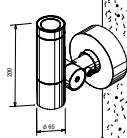
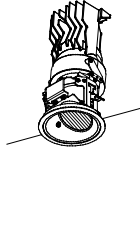
 
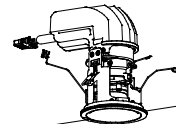
 
 


改修後											
D L 1	LEDダウンライト 調光・調色対応型	D L 2	LEDダウンライト	D L 3	LEDダウンライト 調色対応型	U N 1	LEDユニバーサルダウンライト	U N 2	LEDユニバーサルダウンライト	U N 3	LEDユニバーサルダウンライト
	 LED 16W 器具光束1303-1525lm 消費電力21W 寸法：巾φ107・埋込深148mm 本体：アルミダイキャスト塗装仕上 トリム：アルミ塗装仕上 反射鏡：アルミ電解研磨 アルマイト仕上 カットオフアングル35° 2700K～5000K Ra90 ワイド配光 ベースタイプ 電圧ユニット付（100-200V） DALI調光対応 照射面近接距離0.1m ※トリム指定色塗装	 LED 25W 器具光束1972lm 消費電力32W（Z6201+Z6202使用時） 寸法：巾φ107・埋込深148mm 本体：アルミダイキャスト塗装仕上 トリム：アルミ塗装仕上 反射鏡：アルミ電解研磨 アルマイト仕上 カットオフアングル35° 3500K Ra90 ワイド配光 ベースタイプ 照射面近接距離0.1m ※トリム指定色塗装	 LED 63W 消費電力63W 定格光束6600lm 色温度6500K～2700K Ra90/Ra85 施工寸法 φ125mm H=173mm ※DALI KO仕様 ※トリム指定色塗装	 LED 16W 器具光束1211lm 消費電力22W（Z6201+Z6202使用時） 寸法：巾φ82・埋込深142mm 本体：アルミダイキャスト塗装仕上 トリム：アルミ塗装仕上 レンズ：樹脂 3500K Ra90 フラット配光 アジャスタブルタイプ 照射面近接距離0.1m ※トリム指定色塗装	 LED 16W 器具光束1349lm 消費電力22W（Z6201+Z6202使用時） 寸法：巾φ82・埋込深142mm 本体：アルミダイキャスト塗装仕上 トリム：アルミ塗装仕上 レンズ：樹脂 3500K Ra90 ワイド配光 アジャスタブルタイプ 照射面近接距離0.1m ※トリム指定色塗装	 LED 17.8W 器具光束1455lm 消費電力24W（Z6201+Z6202使用時） 寸法：巾φ107・埋込深140mm 本体：アルミダイキャスト塗装仕上 反射鏡：アルミ電解研磨 アルマイト仕上 3500K Ra90 フラット配光 アジャスタブルタイプ 照射面近接距離0.1m ※トリム指定色塗装					
U N 4	LEDユニバーサルダウンライト 調光・調色対応型	W W 1	LEDウォールウォッシャーダウンライト	W W 2	LEDユニバーサルダウンライト 調色対応型	U P 1	表演出（リモレット付）	U P 2	アッパーライト（織文土器背景）	U P 3	仏像、坐像用ジャックスポット
U N 5	LEDユニバーサルダウンライト 調光・調色対応型		 LED 25W 器具光束1244lm 消費電力32W（Z6201+Z6202使用時） 寸法：巾φ107・埋込深154mm 本体：アルミダイキャスト塗装仕上 トリム：アルミ塗装仕上 反射鏡：アルミ電解研磨 アルマイト仕上 電圧スプレッドレンズ 3500K Ra90 ウォールウォッシャー配光 照射面近接距離0.1m ※トリム指定色塗装	 LED 24.8W 消費電力24.8W 定格光束2190lm 色温度6500K～2700K Ra90/Ra85 施工寸法 φ125mm H=165mm ※トリム指定色塗装	 寸法：全高220mm、φ43mm 消費電力：4W 別売LED用置き型ソケット 別売超小型アダプター（1.2V） リモコン の3品も使用すること	 消費電力：2.1W 灯数：1灯式 配光：スプレッド（40°×15°） 色温度：3000K、演色性：Ra95 別売調光器（PWM調光） 別売印刷用定電流電源 別売配線リード2m リードケーブル2m 終端コネクタ	 消費電力：1.2W 本体：アルミ（ブラック） シフト：ステンレス、長さ：150mm 色温度：2700K 別売標準ソケット 別売延長コード 別売取り付けセット				
P D 0 2 a	既存シャンデリア照明（特注）（L=700mm）	B R 0 2	既存ブラケットライト（特注・既存セード流用）	B R 0 3	既存ブラケットライト（特注・既存セード流用）	B R 0 4	既存ブラケットライト（特注・既存セード流用）	B R 0 5	防雨型ブラケットライト	F L 0 1	LEDフットライト
P D 0 2 b	既存シャンデリア照明（特注）（L=500mm）		 LEDランプ：LDF89D相当 ランプ光束：600lm 消費電力：6W 本体：φ48、6mm 1N～PD02a：L=700mm 1N～PD02b：L=500mm 1N～PD02c：L=300mm SPC指定色塗装 ※配線は打合せの上決定	 消費電力：2.8W 本体：SPC指定色塗装 セード：アクリル（既存流用）	 消費電力：2.8W 本体：SPC指定色塗装 セード：アクリル（既存流用） 切欠字加工	 非常灯タイプ（階段通路誘導灯兼用）、30分間タイプ 常時LED点灯、非常時本体組み込LED点灯 消費電力9.1W 定格光束630lm 色温度2700K	 LEDフットライト 本体：アルミダイキャスト・マットファインホワイト塗装 パネル：アクリル・乳白色 消費電力：1.7W 色温度：2700K 器具高さ：60mm 出端：9mm 器具長さ：120mm 重：0.2kg 埋込穴径：□48×110mm 埋込深：60mm 非調光				
P D 0 2 c	既存シャンデリア照明（特注）（L=300mm）		 消費電力：2.8W 本体：SPC指定色塗装 セード：アクリル（既存流用）	 消費電力：2.8W 本体：SPC指定色塗装 セード：アクリル（既存流用） 切欠字加工	 消費電力：2.8W 本体：SPC指定色塗装 セード：アクリル（既存流用） 切欠字加工	 非常灯タイプ（階段通路誘導灯兼用）、30分間タイプ 常時LED点灯、非常時本体組み込LED点灯 消費電力9.1W 定格光束630lm 色温度2700K	 LEDフットライト 本体：アルミダイキャスト・マットファインホワイト塗装 パネル：アクリル・乳白色 消費電力：1.7W 色温度：2700K 器具高さ：60mm 出端：9mm 器具長さ：120mm 重：0.2kg 埋込穴径：□48×110mm 埋込深：60mm 非調光				
S 1	高演色スポットライト	左記の高演色スポットライトに取り付ける別売付属品		S 5 m	超小型スポットライト	S 6	マイクロスポットライト（石室内）	P J 1	カッタースポット	S T 0 1	LEDスタンドライト
S 2	高演色スポットライト	 (A) 取付枠 S1・S2：(A) + (B) S3・S7：(A) S4：(A) + (C)  (B) ワイドディフュージョンレンズ  (C) スプレッドレンズ		 消費電力：2.6W 本体：ブラック 色温度：3500K、演色性：Ra95	 消費電力：1.2W 本体：アルミ（ブラブラ） シャフト：ステンレス、長さ：30mm 色温度：2700K 別売標準ソケット 別売延長コード 別売取り付けセット	 消費電力：15W 定格光束：530lm 調光：（PJ1）個別調光、（PJ2）段階調光 色温度：3000K、演色性：Ra96 本体：ブラック	 高・1335mm 巾・φ270mm 質量・3.3kg バイン材 白木 フットスイッチ付 ※E17 LED電球 40Wタイプ（LDA4） 使用可				
S 3	高演色スポットライト			P J 2	カッタースポット						
S 4	高演色スポットライト			 消費電力：15W 定格光束：530lm 調光：（PJ1）個別調光、（PJ2）段階調光 色温度：3000K、演色性：Ra96 本体：ブラック							
S 7	高演色スポットライト										
L I _1231	ライン照明 L=1231mm	L 2 _1005	テープライト L=1005mm	L 3	LEDユニット 75mm（雷車コープ照明）	L 4 _1250	ライン照明 L=1250mm	C H 1	提灯（屋根神）※ランプのみ	 高・1335mm 巾・φ270mm 質量・3.3kg バイン材 白木 フットスイッチ付 ※E17 LED電球 40Wタイプ（LDA4） 使用可	
L I _1494	ライン照明 L=1494mm		 消費電力：1.1W 本体：軟質アクリル 定格光束：390lm 色温度：2800K、演色性：Ra83	 消費電力：1.5W 定格光束：器具ユニット911lm 色温度：2700K、演色性：Ra85	 消費電力：35W 本体：アルミ白色 定格光束：（L4_1250）3520lm、 （L4_1500）4160lm 色温度：2800K、演色性：Ra83	 消費電力：6W 光束：700lm 色温度：2700K、演色性：Ra88 別売調光器	C H 2	提灯（雷車）※ランプのみ			
	 消費電力：（L1_1231）21.5W、 （L1_1494）25.5W 本体：アルミ（アルマイト仕上付） カバー：ポリカーボネート乳白半透明 定格光束：（L1_1231）1030lm、 （L1_1494）1260lm 色温度：2800K、演色性：Ra83	 別売曲がりアルミレール  別売多灯用直流電源装置  別売調光器	 別売取付クリップ  別売1chスレーバ  別売LED増設電源  別売印刷用調光器  別売マウントベース125mm	 別売調光器	 別売調光器						
株式会社 浦野設計 本図記入寸法は特記なき限り「mm」単位とする。											

A J 0 1 ユニバーサルダウンライト		A J 0 3 ユニバーサルダウンライト 防雨型	A J 0 4 ユニバーサルダウンライト	A J 0 6 ユニバーサルダウンライト	D L 0 1 ダウンライト	D L 0 2 リニアグレアレスダウンライトリニア
A J 0 2 ユニバーサルダウンライト		A J 0 7 ユニバーサルダウンライト 防雨型 スプレッドレンズ付				
 AJ01 定格光束：1725lm 色温度：3000K AJ02 定格光束：2200lm 色温度：3000K AJ05 定格光束：1705lm 色温度：3000K HID50W相当 枠：アルミダイカスト・ホワイトN93塗装 コーン：樹脂・鏡面 消費電力：49.5W 出幅-2mm 器具幅-φ135mm 深-0.9kg 埋込穴径-φ125mm 埋込高-224mm DALI/PWM調光		 HID50W相当 枠：アルミダイカスト・ブラック塗装 本体：アルミダイカスト コーン：樹脂・鏡面 前面パネル：ポリカーボネート・透明消し 消費電力：27.7W 定格光束：860lm 色温度：3000K 出幅-2mm 器具幅-φ135mm 重-0.7kg 埋込穴径-φ125mm 埋込高-185mm DALI対応タイプ 防雨型	 JR12V50W相当 枠：アルミダイカスト・黒色塗装 コーン：樹脂・鏡面 消費電力：18.1W 定格光束：625lm 色温度：2700K 出幅-2mm 器具幅-φ85mm 重-0.3kg 埋込穴径-φ75mm 埋込高-141mm PWM/DALI調光	 LED内蔵くワコア（ひと指）タイプ、 電圧ユニット別売、グレアレスタイプ 一般光タイプ、非調光（LED）、 調光可能型（LJ0）、中央タイプ 19° 3500K、Ra85 光通量：4000lm時間（光束維持率70%） 消費電力：33.8W、100~242V 枠：アルミ（ホワイトツヤ消し仕上） 反射板：アルミ（銀色鏡面仕上） 光源近光角30度、光束角度約30度、 水平照射角度30度、埋込穴：φ125	 HID35W相当 枠：アルミダイカスト・黒色塗装 パネル：ガラス・透明消し コーン：アルミ・鏡面 消費電力：22.8W 定格光束：1580lm 色温度：3000K 出幅-2mm 器具幅-φ85mm 重-0.4kg 埋込穴径-φ75mm 埋込高-110mm PWM/DALI調光	 LED×3點内蔵、電圧ユニット別売 グレアレスタイプ、一般光タイプ 3000K、Ra85 光通量：4000lm時間（光束維持率70%） 中央タイプ 22°、光束近光角40度 器具光束：280lm、消費電力：6.4W 枠：アルミ（ホワイトツヤ消し仕上） 反射板：アルミ（銀色鏡面仕上）、 埋込穴：□50×122
D L 0 3 ダウンライト	D L 0 5 ダウンライト	D L 0 6 ダウンライト	D L 0 8 ダウンライト			
 LED内蔵、電圧ユニット別売 一般光タイプ、3000K、Ra85、 広角タイプ、光源近光角30度 光通量：4000lm時間（光束維持率85%） 器具光束：840lm、消費電力：7.6W 反射板（上部）：プラスチック（ホワイト） 反射板（下部）：アルミ（シルバーメタリックツヤ消し仕上） 枠：樹脂（ホワイトツヤ消し仕上）、埋込穴：φ100	 LED single CORE JR12V50W相当 枠：アルミダイカスト・白色塗装 パネル：アクリル・乳白色 コーン：アルミ・白色塗装 消費電力：18.1W 定格光束：1595lm 色温度：3000K 出幅-2mm 器具幅-φ85mm 重-0.4kg 埋込穴径-φ75mm 埋込高-102mm PWM/DALI調光	 LED 16.7W~13.9W ※電源により変わります 消費電力 16.7W~13.9W 定格光束 990lm 色温度 3000K Ra93 シーリングアダプタ共	 LED single CORE HID35W相当 枠：アルミダイカスト・白色塗装 パネル：ガラス・透明消し コーン：アルミ・鏡面 消費電力：22.8W 定格光束：965lm 色温度：3000K 出幅-4mm 器具幅-φ85mm 重-0.5kg 埋込穴径-φ75mm 埋込高-139mm PWM/DALI調光 防雨型			
W W 0 1 ウォールウォッシャーダウンライト	W W 0 2 ウォールウォッシャーダウンライト 防雨型	W W 0 3 ウォールウォッシャーダウンライト 防雨型	W W 0 4 ウォールウォッシャーダウンライト			
 HID70W相当 枠：アルミダイカスト・白色塗装 パネル：ポリカーボネート・乳白 コーン：アルミダイカスト・マットブラック塗装 消費電力：45.4W 定格光束：2510lm 色温度：3000K 出幅-5mm 器具幅-φ135mm 重-0.9kg 埋込穴径-φ125mm 埋込高-180mm 非調光タイプ	 HID70W相当 枠：アルミダイカスト・白色塗装 パネル：ポリカーボネート・乳白 コーン：アルミダイカスト・マットブラック塗装 消費電力：45.4W 定格光束：2510lm 色温度：3000K 出幅-7mm 器具幅-φ135mm 重-0.9kg 埋込穴径-φ125mm 埋込高-180mm 非調光タイプ 防雨型	 HID35W相当 枠：アルミダイカスト・黒色塗装 パネル：ポリカーボネート・乳白 コーン：アルミダイカスト・乳白 コーン：アルミダイカスト・マットブラック塗装 消費電力：38W 定格光束：1585lm 色温度：3500K 出幅-5mm 器具幅-φ110mm 重-0.8kg 埋込穴径-φ100mm 埋込高-165mm 非調光タイプ	 消費電力：24W 定格光束：3300lm 色温度：3000K			
S P 0 1 スポットライト（ホワイト）	S P 0 2 スポットライト	S P 0 6 スポットライト	B R 0 1 シーリングライト（建築工事）	P D 0 1 ペンダントライト	L L 0 3 a LED客席シームレス（L=1200）	L L 0 3 b LED客席シームレス（L=600）
S P 0 3 スポットライト（マットブラック）	S P 0 4 スポットライト（マットブラック）	S P 0 5 スポットライト（マットブラック）				
 位置制御 消費電力：21.6W 定格光束：1720lm 色温度：3000K 電圧：100V (別売)セミディフューザーレンズフィルター (別売)エッジコントロールフィルター (別売)シェーパーレンズフィルター	 位置制御 消費電力：35W 色温度：3000K 電圧：100V	 LED14W 器具光束1418lm 消費電力18W 寸法：高146φφ70・高177mm 本体：アルミダイカスト レンズ：樹脂 電圧ユニット付（100V） 2700K、Ra90 フラッド配光 個別調光（調光設備での調光不可） 照射高さ調節範囲0.1m	 LED 白熱球60W相当 マッド・シリコン・乳白色 消費電力：6.1W 定格光束：335lm 色温度：2700K 出幅-80mm 器具幅-φ100mm 重-0.2kg 非調光	 電球色（3000K）、Ra90 LED 22-26W ペンダント、φ450	 LL03a 照射範囲0~100% 3000K、Ra85 器具光束2600lm、消費電力58.8W 光通量：4000lm時間（光束維持率85%） 本体：亜鉛鋼板、反射板：鋼板（両反射白色粉体塗装） カバー：ポリカーボネート（乳白） L=1200mm	 LL03b 照射範囲0~100% 3000K、Ra85 器具光束1630lm、消費電力14.4W 光通量：4000lm時間（光束維持率85%） 本体：亜鉛鋼板、反射板：鋼板（両反射白色粉体塗装） カバー：ポリカーボネート（乳白） L=600mm
L L 0 1 a LEDライン照明	L L 0 2 a LEDライン照明	L L 0 4 a LEDモジュール	L L 0 4 a LEDモジュール	L L 0 5 a LEDモジュール	 LL05a（L=2750mm） 定格光束：4480lm 入力電力：21.0W 調光：PWM/DALI／位相 電源：要直流電源設備（別売） LL05f（L=1512mm） 定格光束：2440lm 入力電力：31.3W 調光：PWM/DALI／位相 電源：要直流電源設備（別売） LL05i（L=987mm） 定格光束：1630lm 入力電力：21.0W 調光：PWM/DALI／位相 電源：要直流電源設備（別売）	
L L 0 1 b LEDライン照明		L L 0 4 b LEDモジュール	L L 0 4 f LEDモジュール	L L 0 5 f LEDモジュール		
L L 0 1 c LEDライン照明		L L 0 4 c LEDモジュール	L L 0 4 h LEDモジュール	L L 0 5 i LEDモジュール		
L L 0 1 d LEDライン照明		L L 0 4 d LEDモジュール				
L L 0 1 e LEDライン照明	 LL02a（L=1492mm） 定格光束：1330lm 入力電力：29.3W	 LL04a（L=1494mm） 定格光束：1330lm 入力電力：29.5W 調光：PWM/DALI／位相 電源：要直流電源設備（別売） LL04b（L=1231mm） 定格光束：1090lm 入力電力：21.5W 調光：PWM/DALI／位相 電源：要直流電源設備（別売） LL04c（L=1144mm） 定格光束：1010lm 入力電力：20.0W 調光：PWM/DALI／位相 電源：要直流電源設備（別売） LL04d（L=989mm） 定格光束：860lm 入力電力：17.5W 調光：PWM/DALI／位相 電源：要直流電源設備（別売）	 LL04a（L=837mm） 定格光束：740lm 入力電力：15.5W 調光：PWM/DALI／位相 電源：要直流電源設備（別売） LL04f（L=487mm） 定格光束：430lm 入力電力：21.5W 調光：PWM/DALI／位相 電源：要直流電源設備（別売） LL04h（L=94mm） 定格光束：80lm 入力電力：3.4W 調光：PWM/DALI／位相 電源：要直流電源設備（別売）	 LL05a（L=2750mm） 定格光束：4480lm 入力電力：21.0W 調光：PWM/DALI／位相 電源：要直流電源設備（別売） LL05f（L=1512mm） 定格光束：2440lm 入力電力：31.3W 調光：PWM/DALI／位相 電源：要直流電源設備（別売） LL05i（L=987mm） 定格光束：1630lm 入力電力：21.0W 調光：PWM/DALI／位相 電源：要直流電源設備（別売）		

E-BL01	LEDローボールライト	E-BL02	LEDローボールライト	E-BL03	LEDスクエアボールライト	E-SL01	屋外用フレキシブルLEDモジュール	E-SL02a	LED手すり照明（片側配光タイプ）	E-SL03	屋外用フレキシブルLEDモジュール																																																																																																																																																																																																																																																																														
	 LEDローボールライト 器具光束180lm 消費電力3.5W 寸法：巾φ142・埋込深300mm 本体：アルミダイキャスト・黒色塗装仕上 ボール：アルミ・黒色塗装 セード：アクリル・透明消し 2700K・Ra83 非調光、防雨型		 LEDローボールライト LED内蔵・電源ユニット内蔵 器具光束187lm、消費電力10.4W 寸法：巾φ135・埋込深900・保護等級：IP23 本体：アルミダイキャスト（ミディウムグレアメタリック） ボール：ステンレス（ミディウムグレアメタリック） グローブ：ポリカーボネート（ブリズム・フロスト） 3000K・Ra85、全周配光タイプ、防雨型		 器具光束465lm 消費電力9W 2700K・Ra83 非調光、防雨型		 屋外用フレキシブルLED 器具光束214～2038lm 寸法：537～6059mm 3100K・Ra85 別売り直流電源装置 入力電力最大使用W数：52W		 器具光束1377lm 消費電力14W 本体：シリコン樹脂 カバー：特殊ルーパー（樹脂製） 2700K、3000K、4000K		 屋外用フレキシブルLED 器具光束190～3640lm 寸法：528～10075mm 3000K・Ra85 別売り直流電源装置																																																																																																																																																																																																																																																																														
E-LL01a	LED間接照明	E-LL02	LED間接照明	F-LL01a	LED間接照明	E-PL01	LEDボール灯	E-PL02	LEDボール灯	E-PL03	LEDボール灯																																																																																																																																																																																																																																																																														
E-LL01b	LED間接照明			F-LL02a	LED間接照明			E-PL04	LEDボール灯（注意事項サイン用）																																																																																																																																																																																																																																																																																
	 E-LL01a（L=1398） 器具光束2560lm・電球色2150lm、消費電力18.8W E-LL01b（L=1124） 器具光束2040lm・電球色1720lm、消費電力15.1W		 LED間接照明 FLR40W相当 器具光束1855lm 消費電力24.4W 寸法：器具高71mm 全長1248mm 器具幅54mm 本体：アルミ・黒色塗装 カバー：アクリル・透明消し 2700K PWM調光タイプ 防雨型 L=1200mm		 F-LL01a（L=1476） 器具光束2560lm・電球色2300lm、消費電力19.4W F-LL02a（L=594） 器具光束1020lm・電球色920lm、消費電力7.8W F-LL02d（L=1182） 器具光束2050lm・電球色1840lm、消費電力15.5W		 LEDボール灯 LED11.2W×3 器具光束1855lm 消費電力24.4W 寸法：幅250mm・高さ840mm 本体：ステンレス・アルミダイキャスト（黒色塗装） カバー：強化ガラス（クリア） 電球電圧：100/200/240V 灯具可動範囲：上下115°/左右330° 3000K・Ra83 ワイド配光、防雨型		 LEDボール灯LED7.3W×2 器具光束870lm 消費電力14.6W 寸法：幅218mm・高さ300mm 本体：アルミ・スチンレス（黒色塗装） カバー：ガラス（クリア） 電球電圧：100V・電球内蔵 灯具可動範囲：上下165°/左右260° 位置調整、ワイド配光、防雨型 ボール形状：高さ2メートル		 LED間接灯・水鏡灯250形×2相当 器具光束9900lm 消費電力122.6W、電圧100～242V 本体：鋼板（ミディウムグレアメタリック） パネル：ポリカーボネート（透明つや消し） 耐風速60m/s、3000K・Ra85、 フロント配光、防雨型、落下防止ワイヤー付、 調整サージ15kV、電源ユニット別置																																																																																																																																																																																																																																																																														
E-SP01	屋外用スポットライト	E-SP02	屋外用スポットライト	E-SP03	屋外用スポットライト	E-SP04	屋外用スポットライト	E-WW01	軒下用ウォールウォッシャーダウンライト	F-SP01	LEDブラケットライト																																																																																																																																																																																																																																																																														
	 LED電球4.8W×1 器具光束275lm 消費電力4.8W 本体：アルミ（黒色塗装） カバー：強化ガラス（クリア） 電球電圧：100V専用 灯具可動範囲：上下90°/左右360° Ra94、位置調整 ミディウム配光/ワイド配光、防雨型		 LEDスポットライト 器具光束87.6～808lm 消費電力17.8W 寸法：幅250mm・高さ230mm 本体：アルミダイキャスト フロントカバー：ポリカーボネート 2重レンズ・アクリル 電球電圧：100～240V 3000K・Ra70 防雨型 別売りルーバー付		 LEDスポットライト 器具光束1651m 消費電力17.1W 本体：アルミダイキャスト 前面パネル：高透過ガラス LED内蔵・電源ユニット内蔵 電球電圧：100V 3000K・Ra84 防雨型、保護等級：IP23、 ビーム角39度		 LEDスポットライト 器具光束285lm 消費電力10.1W 寸法：φ85・高153mm 埋込深46mm 本体：アルミダイキャスト 電球電圧：100V/242V 2700K・Ra83、防雨型 ※指定色		 LED16W 器具光束1200lm 消費電力27.3W 埋込穴：φ100 枠：アルミダイキャスト・黒色塗装上 反射板：アルミ（銀色鏡面仕上） 3000K・Ra85 一般光色タイプ/グレアレスタイプ 別売り電源ユニット		 LEDブラケットライト 器具光束690lm 消費電力11.5W 電圧100V 本体：アルミダイキャスト（3F・1F・2F付） パネル：アクリル（透明） 3000K・Ra85、LED内蔵、 電源ユニット内蔵、防雨型																																																																																																																																																																																																																																																																														
E-DL01	屋外用ダウンライト	●a	LED非常灯電源別置形	●b	LED非常灯電源別置形	●c	LED非常灯電源別置形	●d	LED非常灯電源別置形	●e	LED非常灯電源別置形																																																																																																																																																																																																																																																																														
	 LEDグレアレスダウンライト 器具光束980lm 消費電力12.5W 埋込穴：φ75 トリム：指定色 電球電圧：100～240V 3000K・Ra85 別売り電源ユニット付		 φ60、低・中天井用（～6m） LED内蔵、非常時：非常用LED点灯/常時消灯 電圧：AC/DC100V 非常灯指定番号：LCLE-002 レンズ：ガラス、本体：鋼板、 枠：アルミダイカスト（ホワイトつや消し仕上）		 φ100高断面タイプ 中・特高天井用（6～16m） LED内蔵、非常時：非常用LED点灯/常時消灯 電圧：AC/DC100V 非常灯指定番号：LCLE-002 本体：鋼板、レンズ：ガラス、 枠：アルミダイカスト（ホワイトつや消し仕上）		 直付 低・中天井用（～6m） LED内蔵、非常時：非常用LED点灯/常時消灯 電圧：AC/DC100V 非常灯指定番号：LCLE-001 本体：鋼板、レンズ：ガラス、 カバー：鋼板（ホワイトつや消し仕上）		 iDシリーズ高断面低圧仕付 低・中天井用（～6m） LED内蔵、非常時：非常用LED点灯/常時消灯 電圧：AC/DC100V 非常灯指定番号：LCLE-001 本体：鋼板、レンズ：ガラス、 カバー：アルミダイカスト（白色粉体塗装）		 iDシリーズ高断面低圧仕付 低・中天井用（～6m） LED内蔵、非常時：非常用LED点灯/常時消灯 電圧：AC/DC100V 非常灯指定番号：LCLE-001 本体：鋼板、レンズ：ガラス、 カバー：アルミダイカスト（白色粉体塗装）																																																																																																																																																																																																																																																																														
			<table><tr><th colspan="2">保守率：0.93</th><th colspan="8">KO1588556</th></tr><tr><th>器具取付高さ</th><th></th><th>2.1m</th><th>2.4m</th><th>2.6m</th><th>3.0m</th><th>3.5m</th><th>4.0m</th><th>5.0m</th><th>6.0m</th></tr><tr><td>単体配置</td><td>A1</td><td>5.0</td><td>5.1</td><td>5.2</td><td>5.2</td><td>5.2</td><td>5.1</td><td>4.9</td><td>4.4</td></tr><tr><td>直線配置</td><td>A2</td><td>12.1</td><td>12.9</td><td>13.3</td><td>13.9</td><td>14.3</td><td>14.4</td><td>14.5</td><td>14.1</td></tr><tr><td>四角配置</td><td>A4</td><td>10.1</td><td>10.9</td><td>11.4</td><td>12.3</td><td>13.2</td><td>13.8</td><td>14.5</td><td>14.1</td></tr></table>	保守率：0.93		KO1588556								器具取付高さ		2.1m	2.4m	2.6m	3.0m	3.5m	4.0m	5.0m	6.0m	単体配置	A1	5.0	5.1	5.2	5.2	5.2	5.1	4.9	4.4	直線配置	A2	12.1	12.9	13.3	13.9	14.3	14.4	14.5	14.1	四角配置	A4	10.1	10.9	11.4	12.3	13.2	13.8	14.5	14.1		<table><tr><th colspan="2">保守率：0.93</th><th colspan="8">KO1588792</th></tr><tr><th>器具取付高さ</th><th></th><th>7.0m</th><th>8.0m</th><th>9.0m</th><th>10.0m</th><th>12.0m</th><th>14.0m</th><th>16.0m</th><th></th></tr><tr><td>単体配置</td><td>A1</td><td>9.2</td><td>9.7</td><td>10.0</td><td>10.2</td><td>9.9</td><td>8.6</td><td>6.2</td><td></td></tr><tr><td>直線配置</td><td>A2</td><td>21.3</td><td>23.1</td><td>24.7</td><td>26.0</td><td>27.9</td><td>28.7</td><td>28.4</td><td></td></tr><tr><td>四角配置</td><td>A4</td><td>17.7</td><td>19.1</td><td>20.3</td><td>21.5</td><td>23.9</td><td>26.0</td><td>27.4</td><td></td></tr></table>	保守率：0.93		KO1588792								器具取付高さ		7.0m	8.0m	9.0m	10.0m	12.0m	14.0m	16.0m		単体配置	A1	9.2	9.7	10.0	10.2	9.9	8.6	6.2		直線配置	A2	21.3	23.1	24.7	26.0	27.9	28.7	28.4		四角配置	A4	17.7	19.1	20.3	21.5	23.9	26.0	27.4			<table><tr><th colspan="2">保守率：0.93</th><th colspan="8">KO1588556</th></tr><tr><th>器具取付高さ</th><th></th><th>2.1m</th><th>2.4m</th><th>2.6m</th><th>3.0m</th><th>4.0m</th><th>5.0m</th><th>6.0m</th><th></th></tr><tr><td>単体配置</td><td>A1</td><td>5.0</td><td>5.1</td><td>5.2</td><td>5.2</td><td>5.1</td><td>4.9</td><td>4.4</td><td></td></tr><tr><td>直線配置</td><td>A2</td><td>12.1</td><td>12.9</td><td>13.3</td><td>13.9</td><td>14.4</td><td>14.5</td><td>14.1</td><td></td></tr><tr><td>四角配置</td><td>A4</td><td>10.1</td><td>10.9</td><td>11.4</td><td>12.3</td><td>13.8</td><td>14.5</td><td>14.1</td><td></td></tr></table>	保守率：0.93		KO1588556								器具取付高さ		2.1m	2.4m	2.6m	3.0m	4.0m	5.0m	6.0m		単体配置	A1	5.0	5.1	5.2	5.2	5.1	4.9	4.4		直線配置	A2	12.1	12.9	13.3	13.9	14.4	14.5	14.1		四角配置	A4	10.1	10.9	11.4	12.3	13.8	14.5	14.1			<table><tr><th colspan="2">保守率：0.93</th><th colspan="8">KO1588516</th></tr><tr><th>器具取付高さ</th><th></th><th>2.1m</th><th>2.4m</th><th>2.6m</th><th>3.0m</th><th>4.0m</th><th>5.0m</th><th>6.0m</th><th></th></tr><tr><td>単体配置</td><td>A1</td><td>4.9</td><td>4.9</td><td>5.0</td><td>5.0</td><td>5.0</td><td>4.8</td><td>4.4</td><td></td></tr><tr><td>直線配置</td><td>A2</td><td>12.1</td><td>12.9</td><td>13.3</td><td>13.9</td><td>14.1</td><td>14.0</td><td>14.0</td><td></td></tr><tr><td>四角配置</td><td>A4</td><td>10.2</td><td>11.0</td><td>11.4</td><td>12.2</td><td>13.7</td><td>14.0</td><td>14.0</td><td></td></tr><tr><td></td><td>B4</td><td>10.1</td><td>10.9</td><td>11.4</td><td>12.5</td><td>13.9</td><td>14.0</td><td>14.0</td><td></td></tr></table>	保守率：0.93		KO1588516								器具取付高さ		2.1m	2.4m	2.6m	3.0m	4.0m	5.0m	6.0m		単体配置	A1	4.9	4.9	5.0	5.0	5.0	4.8	4.4		直線配置	A2	12.1	12.9	13.3	13.9	14.1	14.0	14.0		四角配置	A4	10.2	11.0	11.4	12.2	13.7	14.0	14.0			B4	10.1	10.9	11.4	12.5	13.9	14.0	14.0			<table><tr><th colspan="2">保守率：0.88</th><th colspan="8">KO1588517</th></tr><tr><th>器具取付高さ</th><th></th><th>2.1m</th><th>2.4m</th><th>2.6m</th><th>3.0m</th><th>4.0m</th><th>5.0m</th><th>6.0m</th><th></th></tr><tr><td>単体配置</td><td>A1</td><td>4.8</td><td>4.9</td><td>5.0</td><td>5.0</td><td>4.9</td><td>4.7</td><td>4.2</td><td></td></tr><tr><td>直線配置</td><td>A2</td><td>11.8</td><td>12.6</td><td>13.0</td><td>13.5</td><td>13.9</td><td>13.8</td><td>13.6</td><td></td></tr><tr><td>四角配置</td><td>A4</td><td>9.8</td><td>10.6</td><td>11.1</td><td>12.1</td><td>13.4</td><td>13.8</td><td>13.6</td><td></td></tr><tr><td></td><td>B4</td><td>10.2</td><td>10.9</td><td>11.4</td><td>12.2</td><td>13.5</td><td>13.8</td><td>13.5</td><td></td></tr></table>	保守率：0.88		KO1588517								器具取付高さ		2.1m	2.4m	2.6m	3.0m	4.0m	5.0m	6.0m		単体配置	A1	4.8	4.9	5.0	5.0	4.9	4.7	4.2		直線配置	A2	11.8	12.6	13.0	13.5	13.9	13.8	13.6		四角配置	A4	9.8	10.6	11.1	12.1	13.4	13.8	13.6			B4	10.2	10.9	11.4	12.2	13.5	13.8	13.5	
保守率：0.93		KO1588556																																																																																																																																																																																																																																																																																							
器具取付高さ		2.1m	2.4m	2.6m	3.0m	3.5m	4.0m	5.0m	6.0m																																																																																																																																																																																																																																																																																
単体配置	A1	5.0	5.1	5.2	5.2	5.2	5.1	4.9	4.4																																																																																																																																																																																																																																																																																
直線配置	A2	12.1	12.9	13.3	13.9	14.3	14.4	14.5	14.1																																																																																																																																																																																																																																																																																
四角配置	A4	10.1	10.9	11.4	12.3	13.2	13.8	14.5	14.1																																																																																																																																																																																																																																																																																
保守率：0.93		KO1588792																																																																																																																																																																																																																																																																																							
器具取付高さ		7.0m	8.0m	9.0m	10.0m	12.0m	14.0m	16.0m																																																																																																																																																																																																																																																																																	
単体配置	A1	9.2	9.7	10.0	10.2	9.9	8.6	6.2																																																																																																																																																																																																																																																																																	
直線配置	A2	21.3	23.1	24.7	26.0	27.9	28.7	28.4																																																																																																																																																																																																																																																																																	
四角配置	A4	17.7	19.1	20.3	21.5	23.9	26.0	27.4																																																																																																																																																																																																																																																																																	
保守率：0.93		KO1588556																																																																																																																																																																																																																																																																																							
器具取付高さ		2.1m	2.4m	2.6m	3.0m	4.0m	5.0m	6.0m																																																																																																																																																																																																																																																																																	
単体配置	A1	5.0	5.1	5.2	5.2	5.1	4.9	4.4																																																																																																																																																																																																																																																																																	
直線配置	A2	12.1	12.9	13.3	13.9	14.4	14.5	14.1																																																																																																																																																																																																																																																																																	
四角配置	A4	10.1	10.9	11.4	12.3	13.8	14.5	14.1																																																																																																																																																																																																																																																																																	
保守率：0.93		KO1588516																																																																																																																																																																																																																																																																																							
器具取付高さ		2.1m	2.4m	2.6m	3.0m	4.0m	5.0m	6.0m																																																																																																																																																																																																																																																																																	
単体配置	A1	4.9	4.9	5.0	5.0	5.0	4.8	4.4																																																																																																																																																																																																																																																																																	
直線配置	A2	12.1	12.9	13.3	13.9	14.1	14.0	14.0																																																																																																																																																																																																																																																																																	
四角配置	A4	10.2	11.0	11.4	12.2	13.7	14.0	14.0																																																																																																																																																																																																																																																																																	
	B4	10.1	10.9	11.4	12.5	13.9	14.0	14.0																																																																																																																																																																																																																																																																																	
保守率：0.88		KO1588517																																																																																																																																																																																																																																																																																							
器具取付高さ		2.1m	2.4m	2.6m	3.0m	4.0m	5.0m	6.0m																																																																																																																																																																																																																																																																																	
単体配置	A1	4.8	4.9	5.0	5.0	4.9	4.7	4.2																																																																																																																																																																																																																																																																																	
直線配置	A2	11.8	12.6	13.0	13.5	13.9	13.8	13.6																																																																																																																																																																																																																																																																																	
四角配置	A4	9.8	10.6	11.1	12.1	13.4	13.8	13.6																																																																																																																																																																																																																																																																																	
	B4	10.2	10.9	11.4	12.2	13.5	13.8	13.5																																																																																																																																																																																																																																																																																	
						⊗	LED客席誘導灯壁置付型	●	LED赤色表示灯																																																																																																																																																																																																																																																																																
						 客席誘導灯 壁置付型 一機2（20分間） 自己点検機能付 ニッケル水素蓄電池 型式認定番号：4AE-E-1006		 電池内蔵型（ニッケル水素蓄電池） 電源部分離タイプ（非常用電源専用型） 光源寿命60000時間 大音量付型・壁置付型 防雨型																																																																																																																																																																																																																																																																																	



博物館リニューアル改修外構その他電気工事（週休2日）

設計

令和6年3月



47

照明器具姿図（4）（改修）			No. E03
縮尺	A1:～A3:～		47

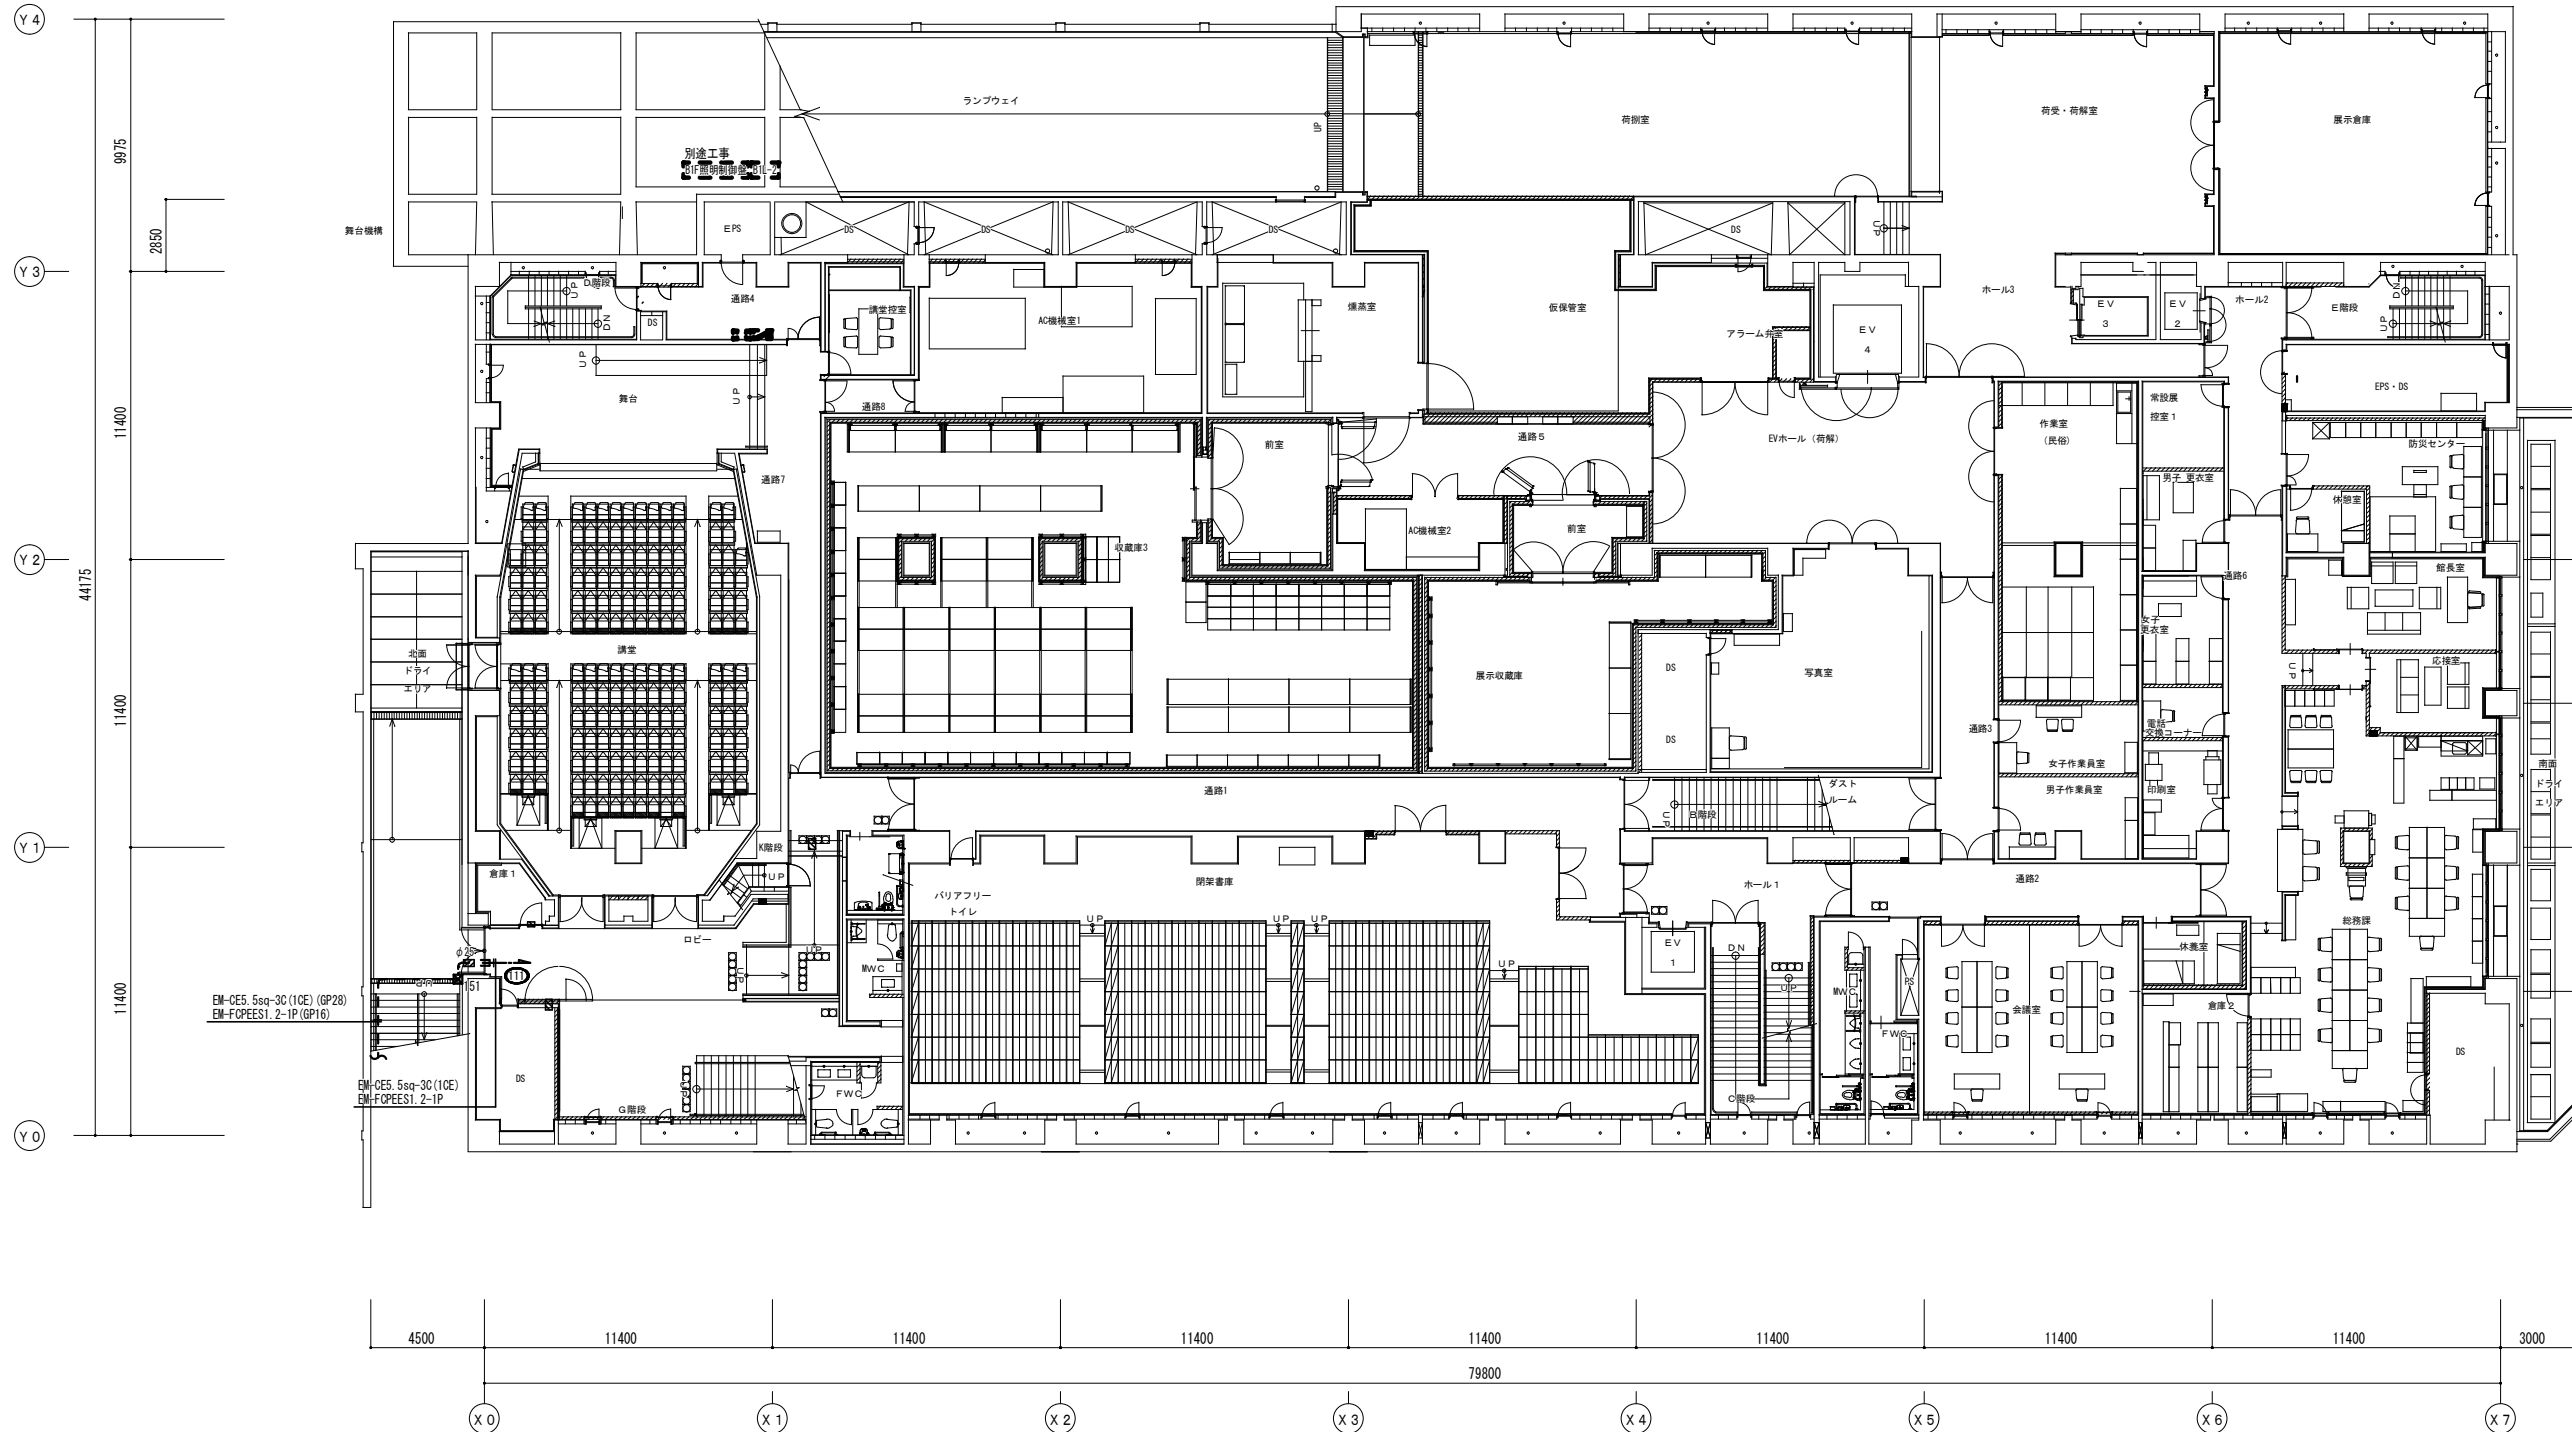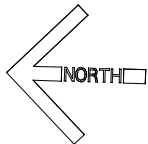


B 1 階平面図 S = 1 : 1 5 0

博物館リニューアル改修外構その他電気工事（週休2日）				設計図
本館		電灯設備 B1階平面図（改修）		No. E035
縮 尺		A1:1/150 A3:1/300		47
設計		令和 6 年 3 月 日		改訂の頁
名古屋市住宅都市局営繕部設備課				
本図記入寸法は特記なき限り「mm」単位とする。				

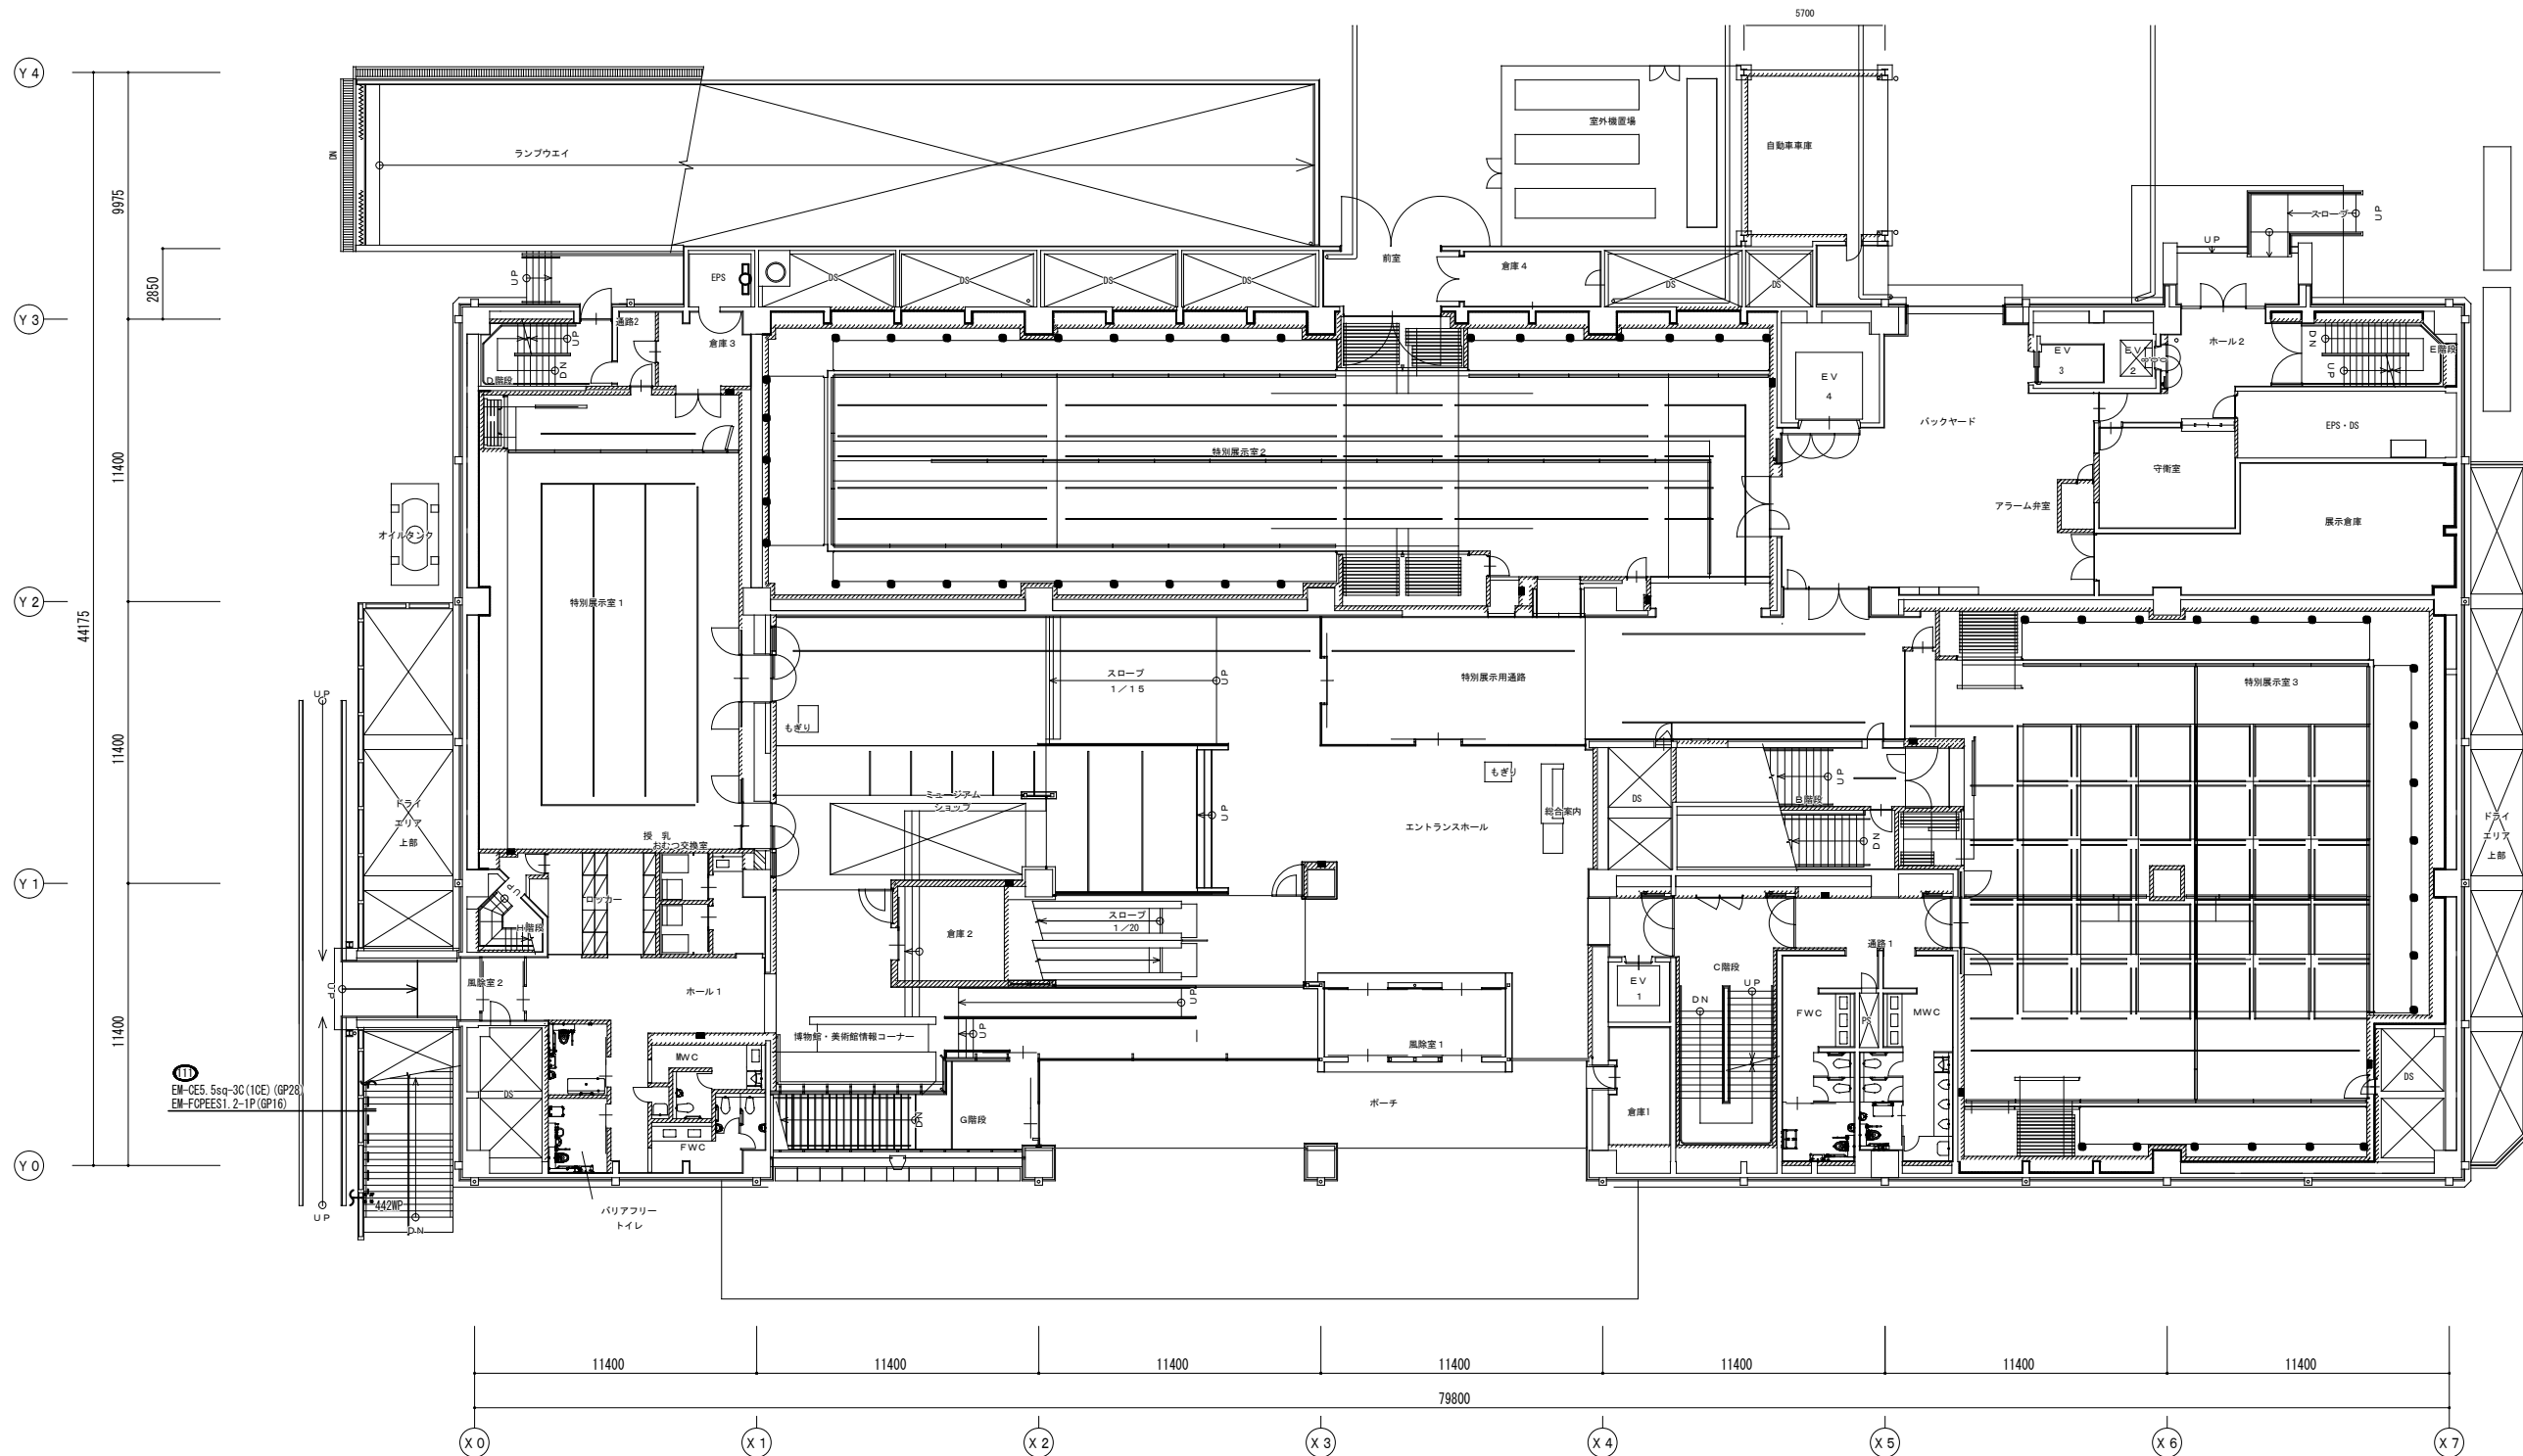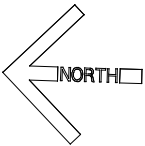


1階平面図 S = 1 : 1 5 0

博物館リニューアル改修外構その他電気工事（週休2日）				設計図
本館 電灯設備 1階平面図（改修）			No. E036	
縮 尺		A1:1/150 A3:1/300		47 枚のうち
設計		令和 6年 3月 日		
名古屋市住宅都市局営繕部設備課				
本図記入寸法は特記なき限り「mm」単位とする。				

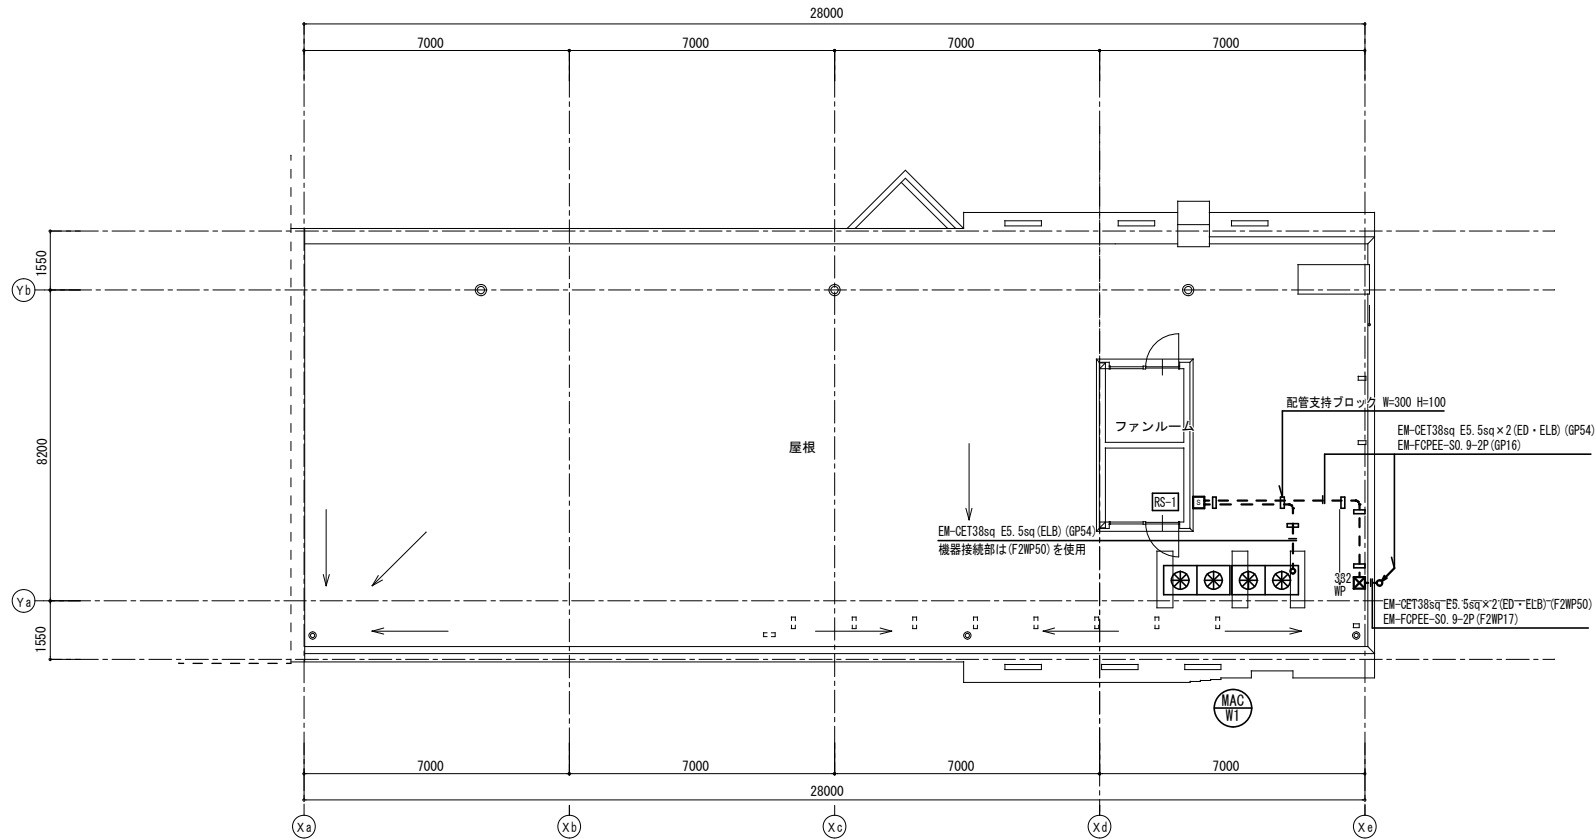

屋根伏図 S=1:100

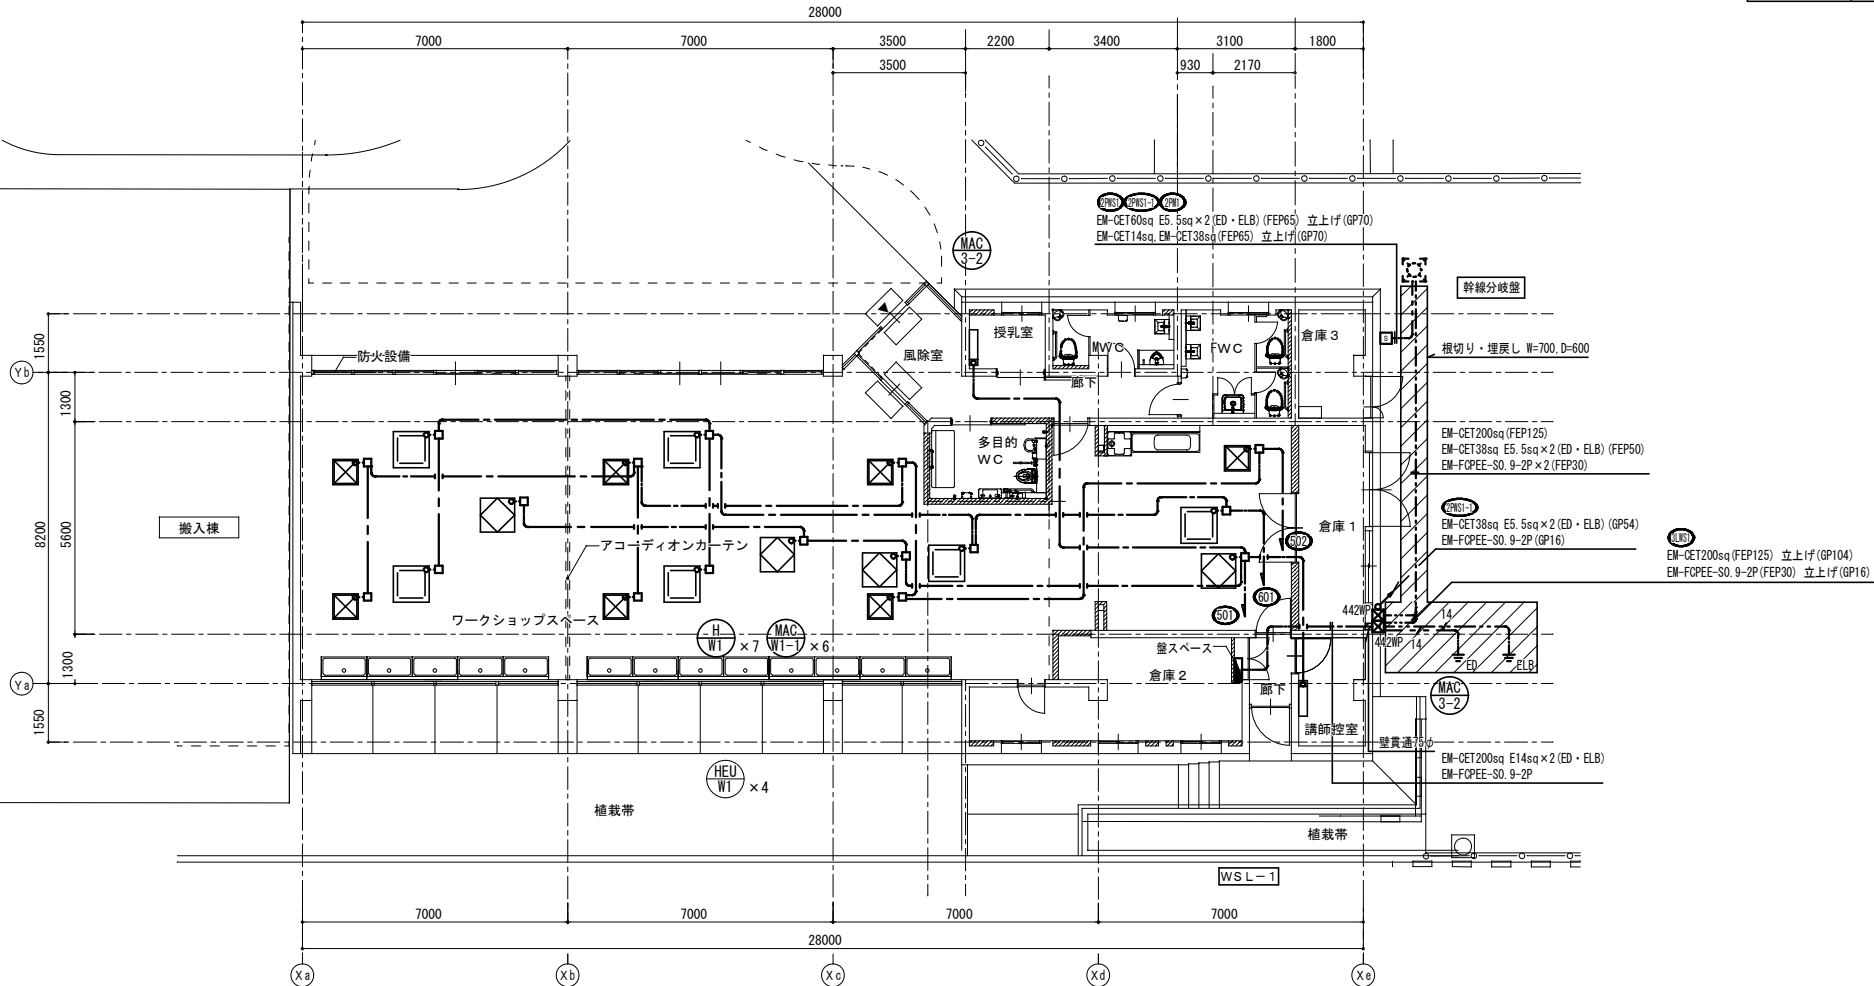

平面図 S=1:100

凡例

記号	名称	適用	備考
	電灯分電盤	分電盤結線図参照	
	手元開閉器盤	分電盤結線図参照	
	アウトレットボックス	中浅 樹脂製	
	D種接地極		
	D種接地極	ELB用	


注記: 特記なき配管配線は下記とする。

記号	配線	配管
	EM-1E14sq	(HIVE16) 地中埋設
	EM-EFP2 0-3C(10C) コログシ	(PF16) インベイ
	コログシ配線	
	地中埋設配管配線	

注1: 太線で示す機器・配線は改修対象を示し、細線で示す機器・配線は工事対象外を示す。

ブルボックスサイズ表

	332WP	300×300×200 SUS製 防水形
	442WP	400×400×200 SUS製 防水形

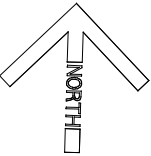

博物館リニューアル改修外構その他電気工事 (週休2日) 設計図			
ワークショップ棟 幹線・動力設備 平面図 (改修)		No. E037	改 訂 の 頁
縮 尺	A1:1/100 A3:1/200	47	
設計	令和 6 年 3 月 日		
名古屋市住宅都市局営繕部設備課			
株式会社 浦野設計		本図記入寸法は特記なき限り「mm」単位とする。	

軒下		風除室		男子WC		倉庫2		倉庫3	
DL08	7	AJ04	2	D3	4	B4	3	B2	1
Dw	5								
ワークショッブスペース		廊下		女子WC		講師控室前		倉庫1	
B7	34	AJ04	5	D3	8	B5	1	B4	2
AJ04	1								
		多機能便所		授乳室		勝手口		講師控室	
		D2	2	D2	2	Dw	1	B2	1

凡 例


記 号	名 称	適 用	備 考
	電灯分電盤	分電盤結線図参照	
	照明制御盤	照明制御システム図参照	
	照明器具	FL20W-1灯相当	
	照明器具	FL40W-1灯相当	
	照明器具	FL40W-2灯相当	
	照明器具	ダウンライト	
	照明器具	シーリングライト	
	照明器具	スポットライト	
	人感センサースイッチ観視		
	人感センサースイッチ子機		

記号	名 称	適 用	備 考
	埋込スイッチ	1P15A×1	
	埋込スイッチ	3P15A×1	
	埋込スイッチ	1P15A×1 確認表示灯付	
	センサー操作ユニット		
	埋込スイッチ	1P15A×2	
	スライダスイッチ		
	8ボタンコントロール		
	換気扇		機械設備工事

注記. 特記なき配管配線は下記とする。

記 号	配 線	配 線
	EM-EFF1.6-2C	
	EM-EFF1.6-3C	
	EM-EFF1.6-3C(1CE)	
	EM-EFF2.0-3C(1CE)	
	EM-EFF1.6-2C×2	
	EM-EFF1.6-2C×2(1CE)	
	EM-FOPEED.9-1P	
	EM-EFF1.6-3C(1CE)+EM-FOPEED.9-1P	
	EM-EFF1.6-2C×2(1CE)+EM-FOPEED.9-1P	
	EM-EFF2.0-2C×2(1CE)+EM-FOPEED.9-1P	
	EM-EFF1.6-2C×2(1CE)+EM-FOPEED.9-1P×2	
	EM-EFF2.0-2C+EM-EFF2.0-3C(1CE)	
	コロガシ配線	
	露出配管配線	
	既設配管入線	

注1. 太線で示す機器・配線は改修対象を示し、細線で示す機器・配線は工事対象外を示す。
注2. 器具色の選定は監督員と協議の上決定すること。

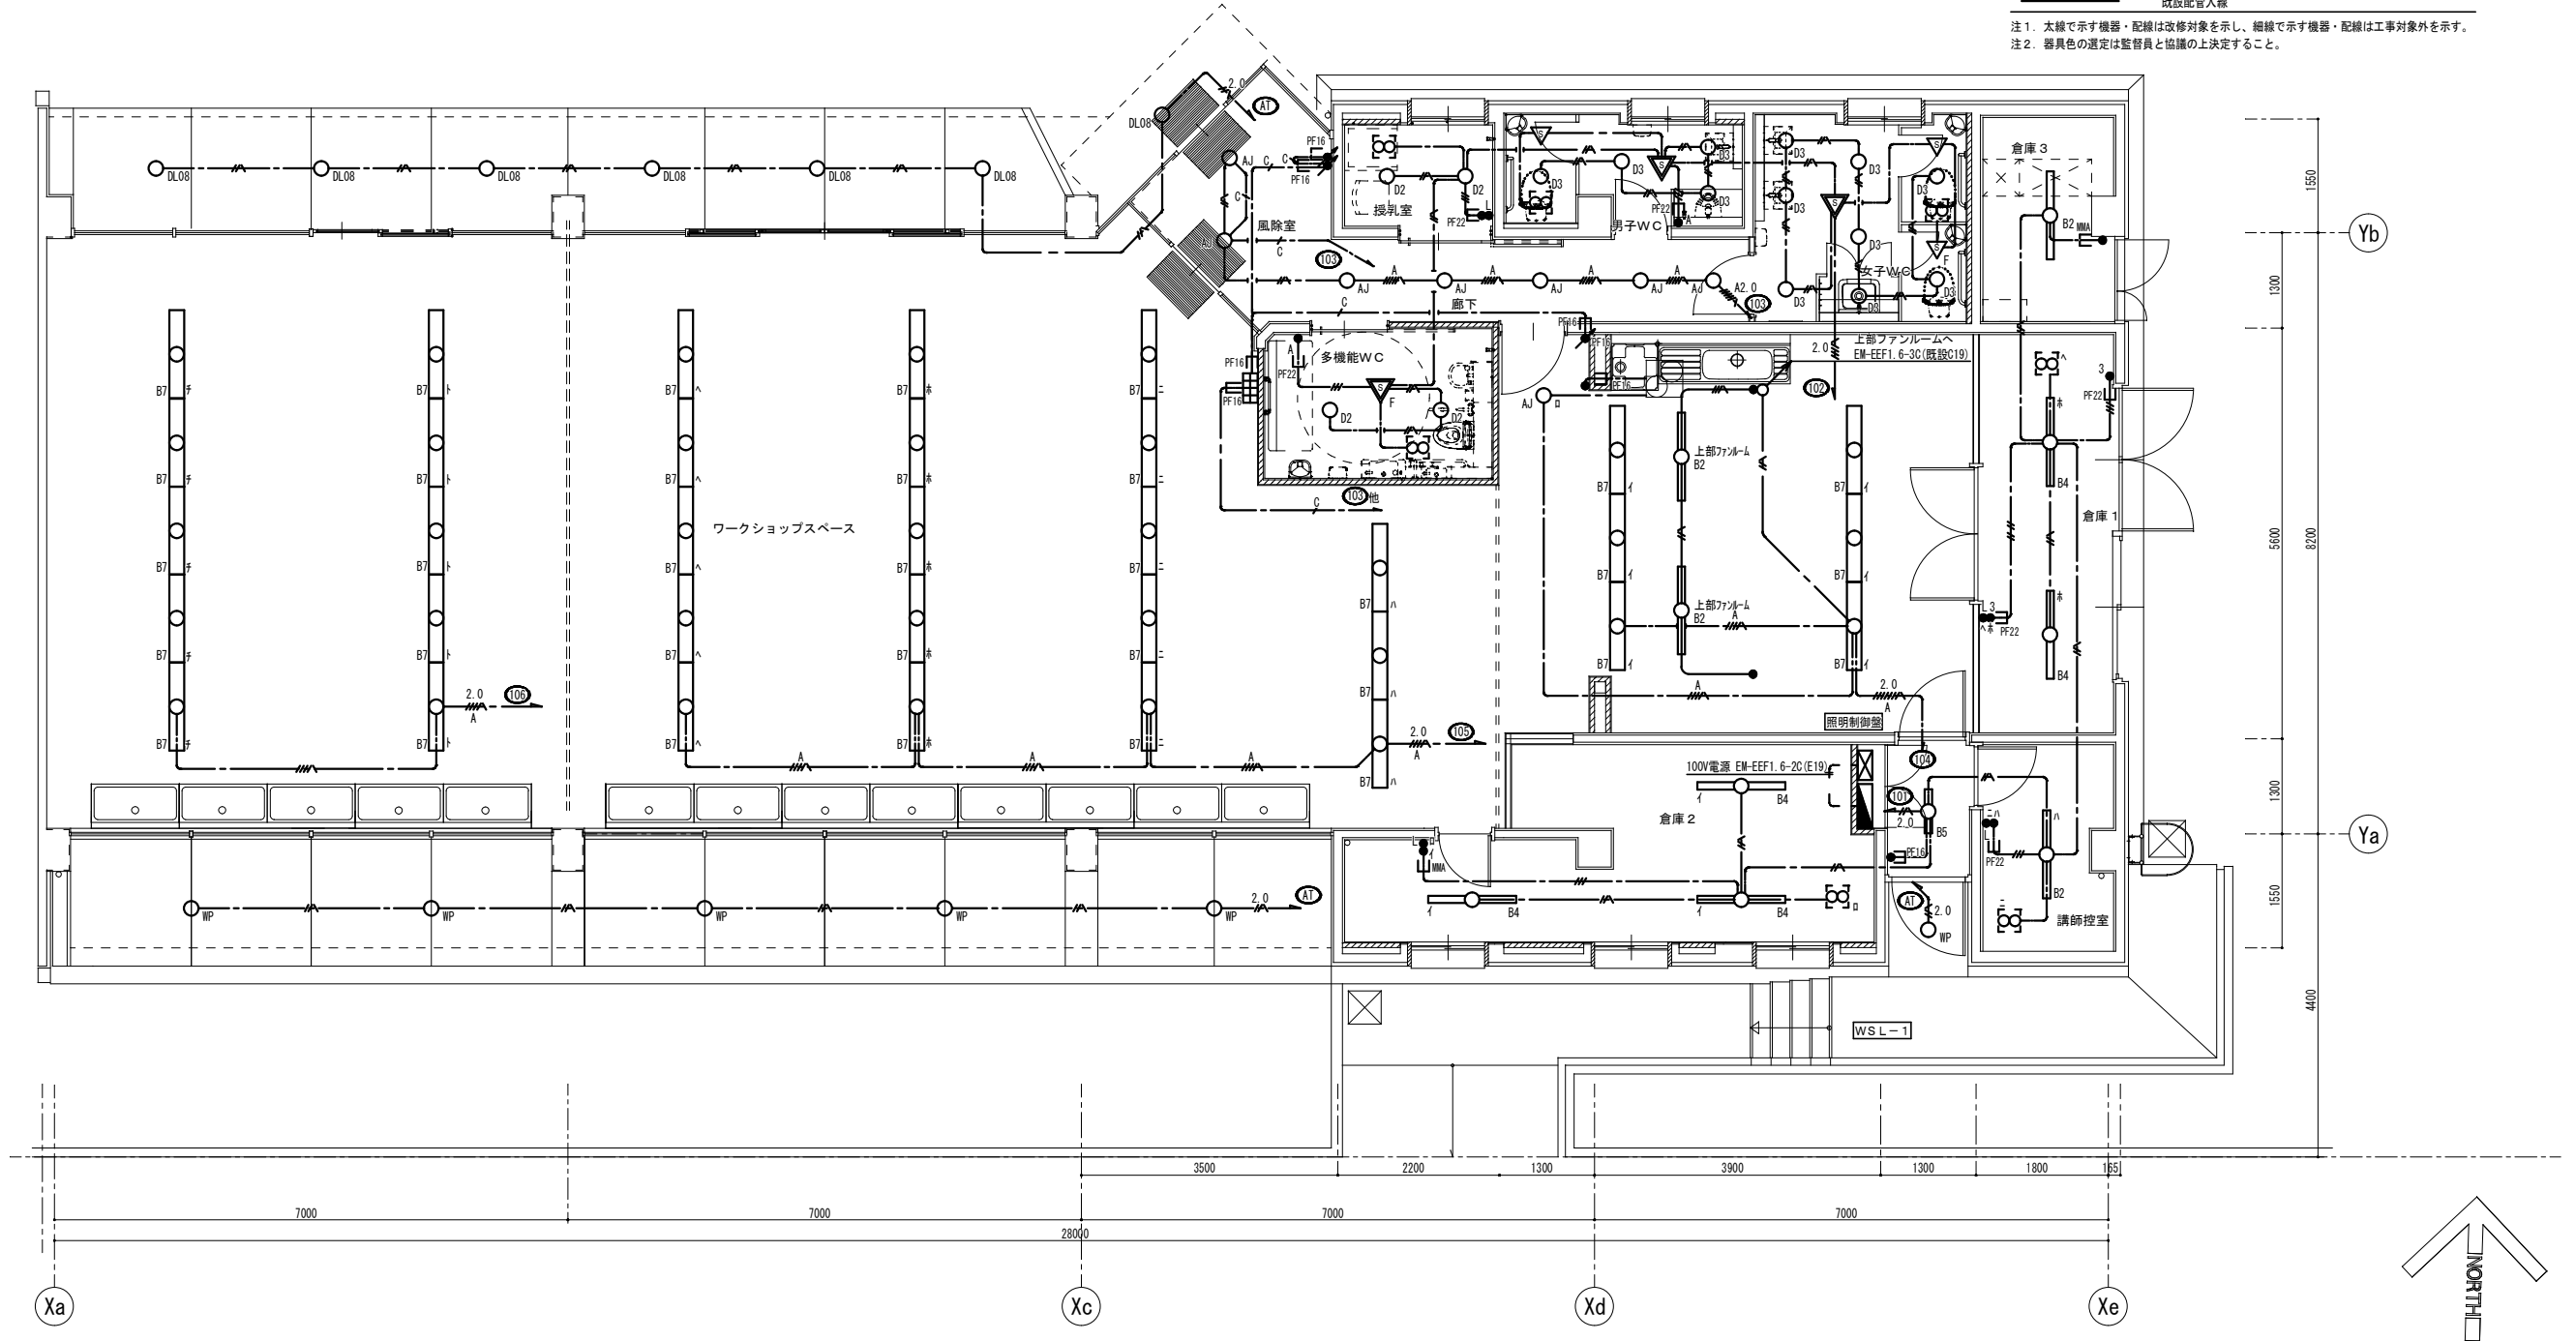

平面詳細図 S = 1 : 5 0


博物館リニューアル改修外構その他電気工事（週休2日） 設計図			
ワークショッブ棟 電灯設備 平面図（改修）			No. E038
縮 尺	A1:1/50 A3:1/100	47	改訂の頁
設計	令和 6 年 3 月 日		
名古屋市住宅都市局営繕部設備課			
株式会社 浦野設計			本図記入寸法は特記なき限り「mm」単位とする。

凡 例			
記 号	名 称	適 用	備 考
	電灯分電盤	分電盤結線図参照	
	埋込コンセント	2P15A×1 接地極・接地端子付	
	埋込コンセント	2P15A×2 接地極・接地端子付	
	埋込コンセント	2P15A×1 防水型 接地極・接地端子付	
	埋込コンセント	200V 2P15A×1 接地極・接地端子付	
	アウトレットボックス	中浅 樹脂製	
	ユニバーサル		
	電線管	PF22	
	電線管	QP25	
	A型メタルモール		

注記. 特記なき配管配線は下記とする。

記 号	配 線	配 管
	EM-EEF1.6-2C	(PF16)
	EM-EEF2.0-3C(10E)	(PF22)
	EM-CE3.5sq-3C	(PF28)
	EM-CE5.5sq-3C	(PF28)
	コログシ配線	
	露出配管配線	


注1. 太線で示す機器・配線は改修対象を示し、細線で示す機器・配線は工事対象外を示す。

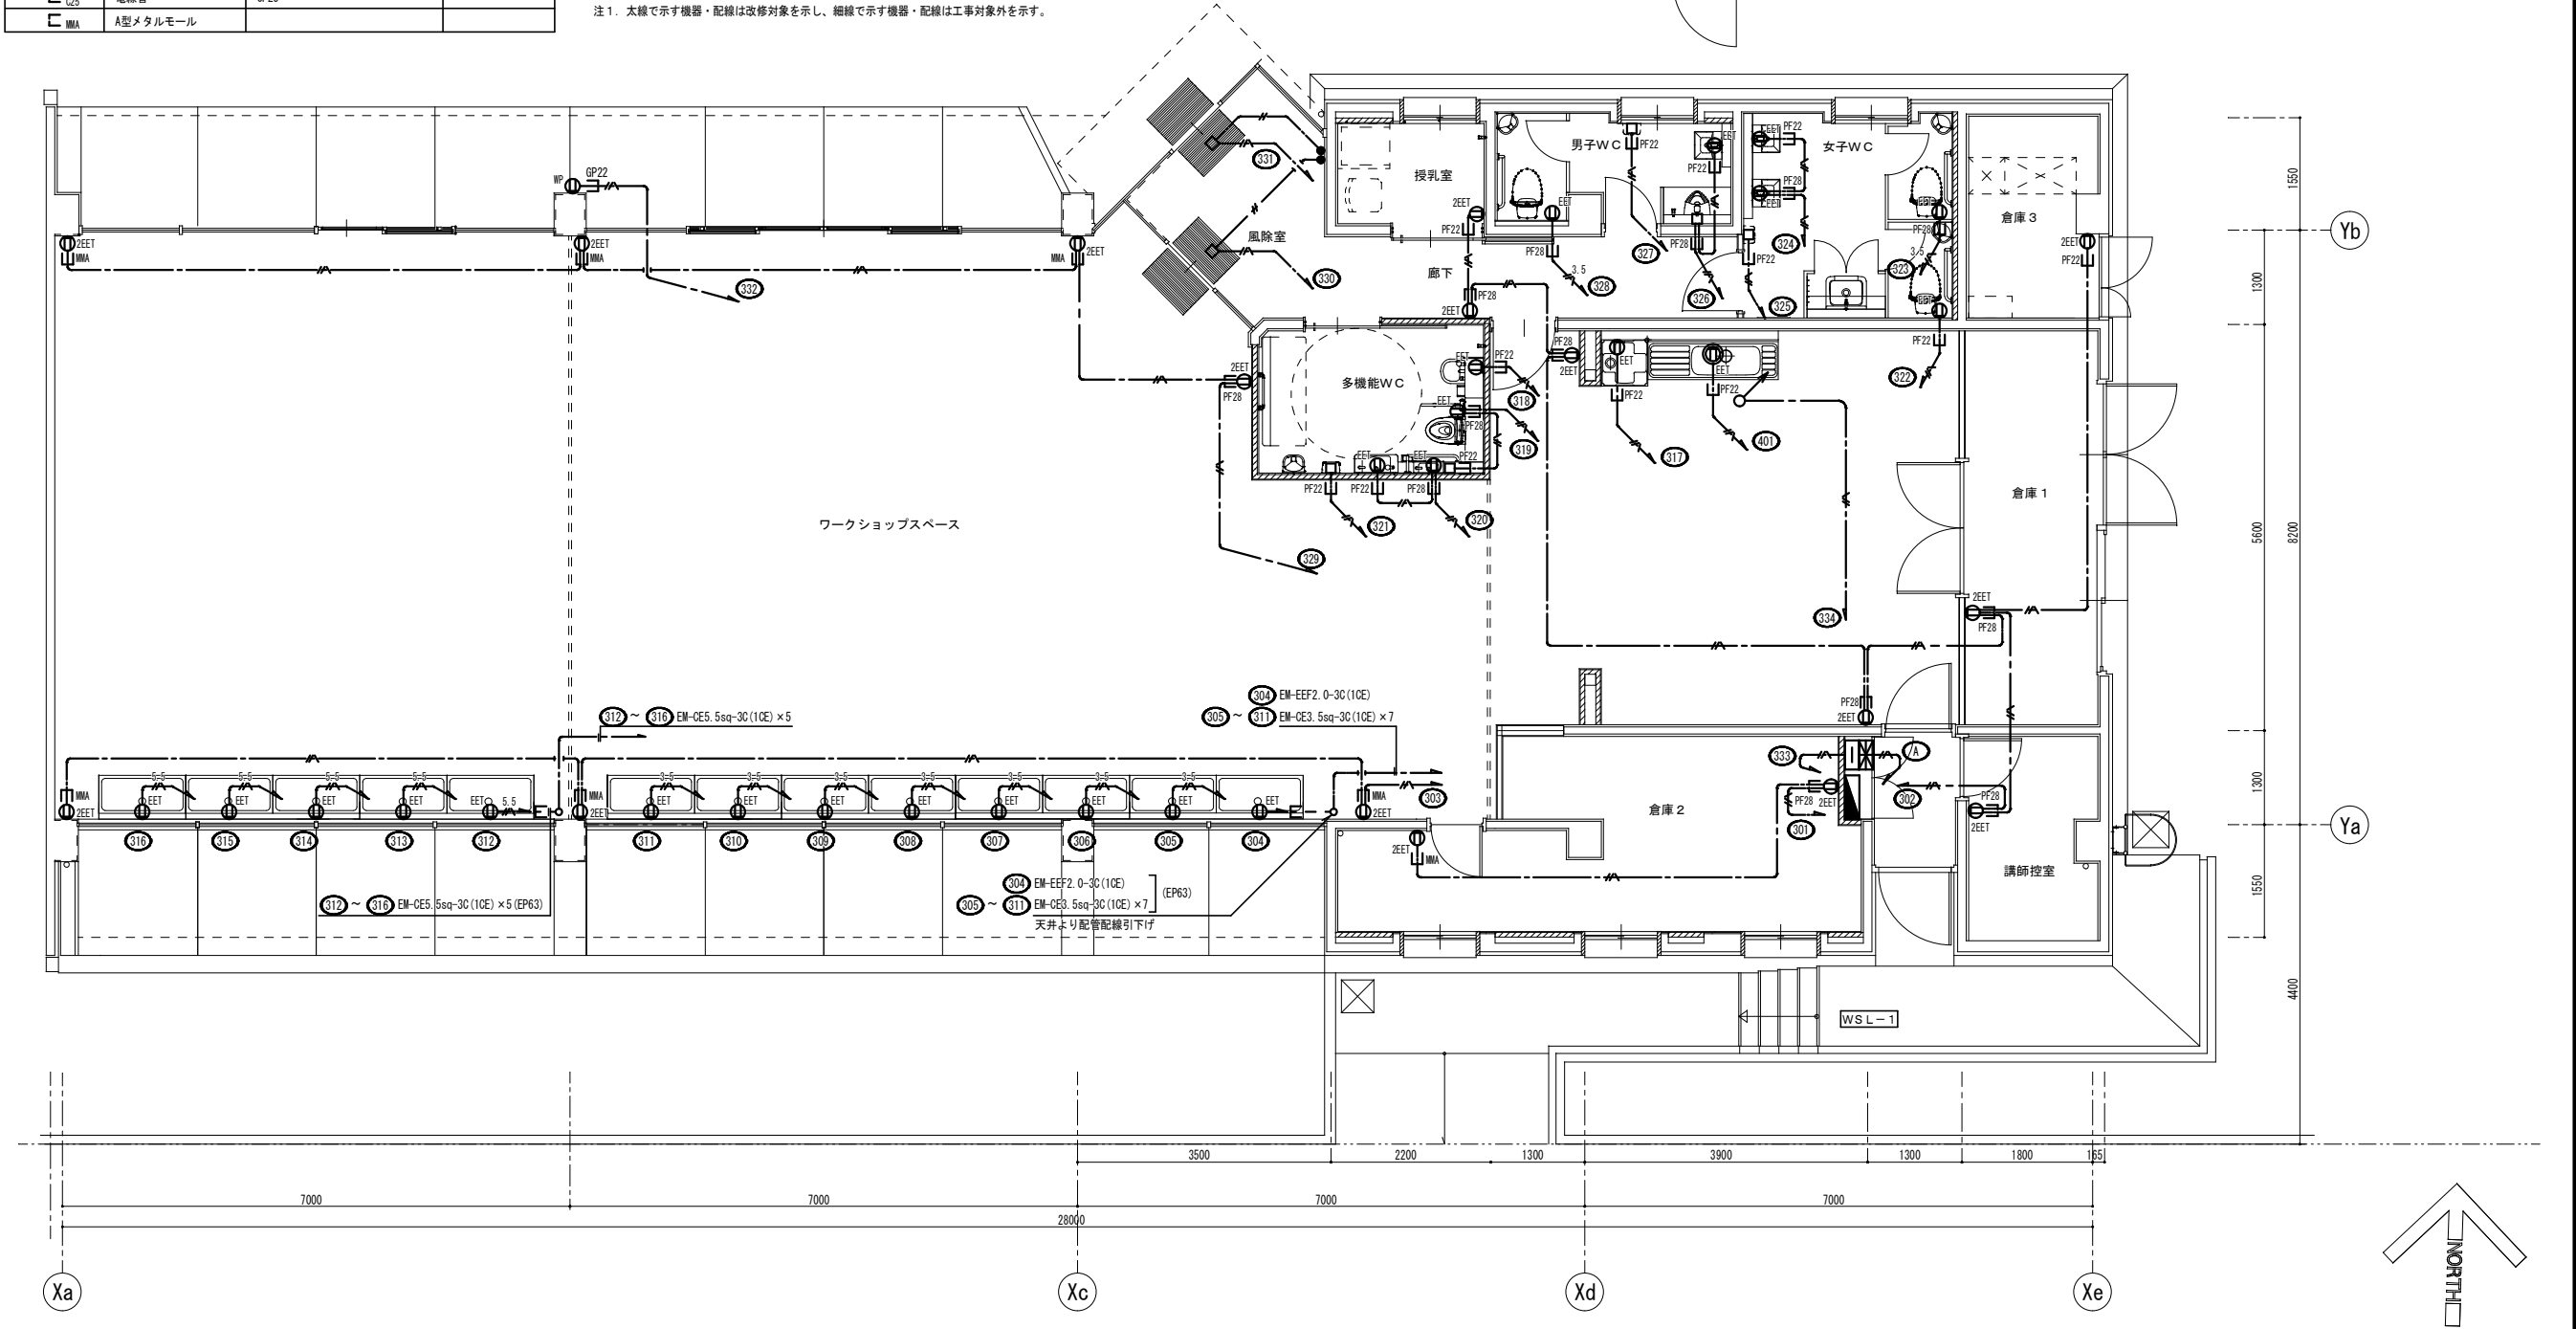

平面詳細図 S=1:50

博物館リニューアル改修外構その他電気工事（週休2日） 設計図			
ワークショップ棟 コンセント設備 平面図（改修）			No. E039
縮 尺	A1:1/50 A3:1/100	47	改訂
設計	令和 6 年 3 月 日		
名古屋市住宅都市局営繕部設備課			
株式会社 浦野設計			本図記入寸法は特記なき限り「mm」単位とする。

撤去

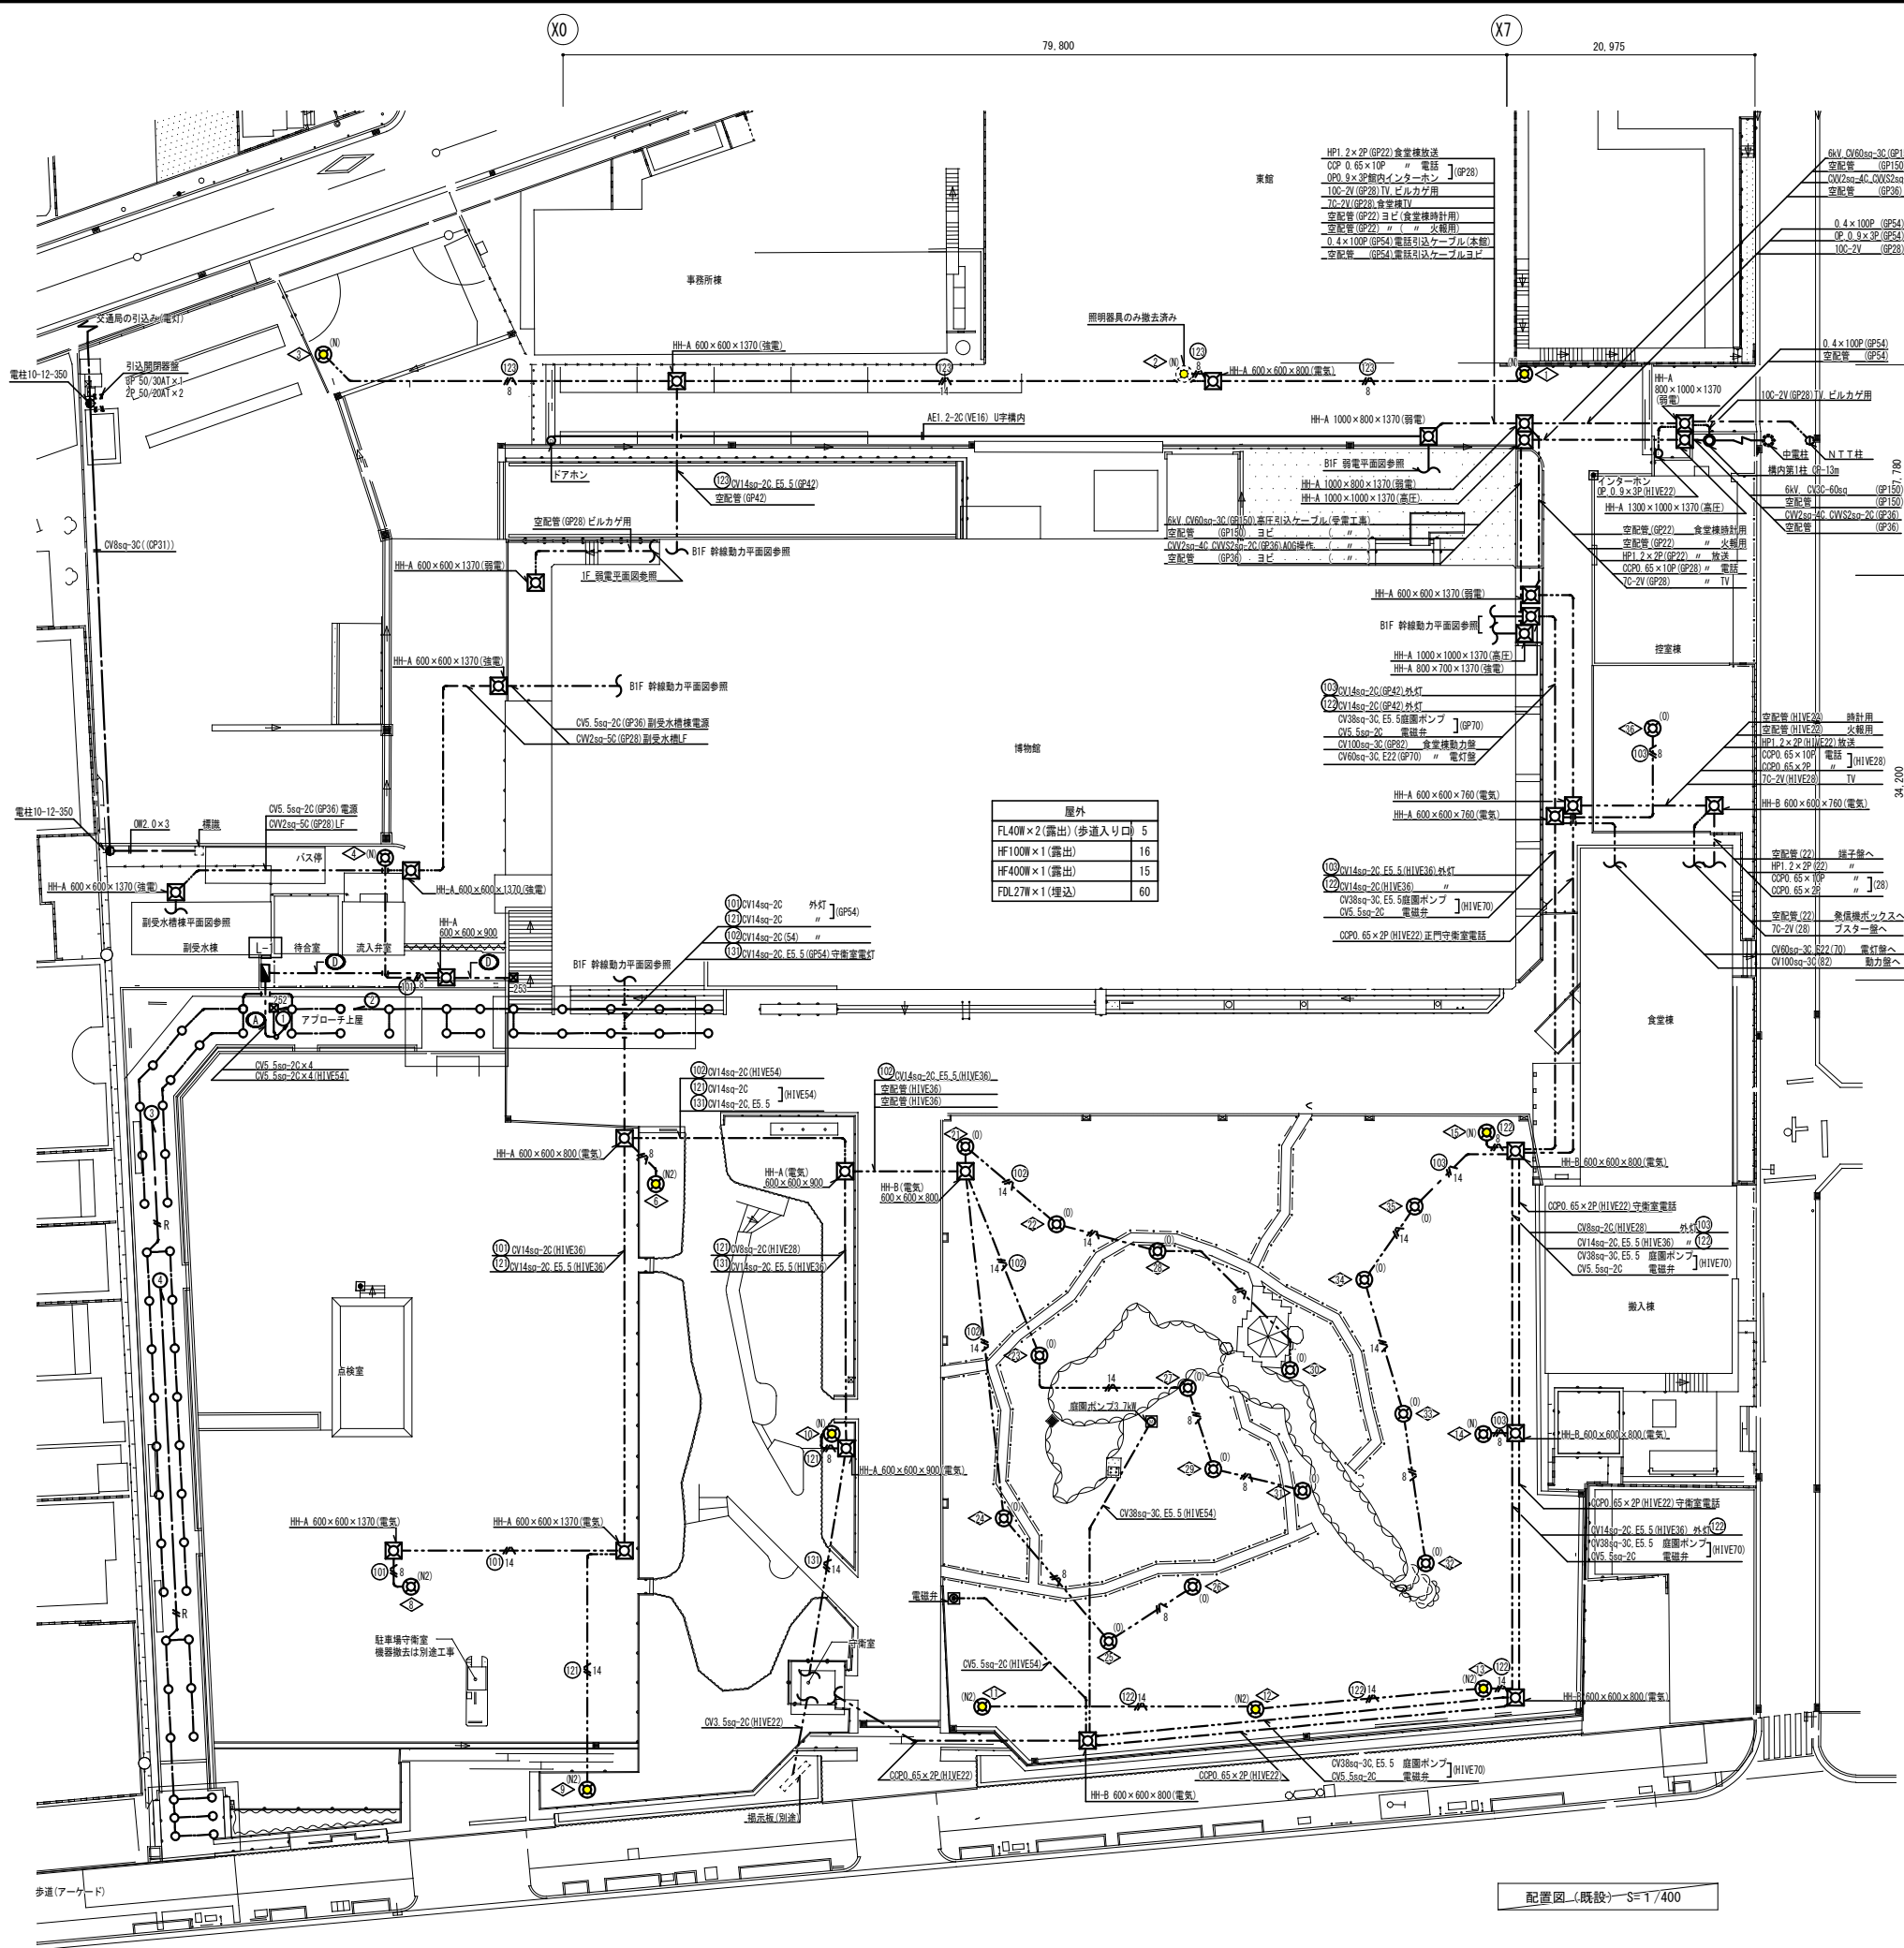


凡 例			
記 号	名 称	適 用	備 考
	電灯分電盤		
	蛍光灯	天井付	FL40W×2, FL40W×1
	"	天井付	FL20W×2, FL20W×1
	屋外灯 (外灯)		HF400W (防犯灯)
	" (外灯)		HF400W
	" (外灯)		HF400W×2 (防犯灯) / HF400W×2
	" (庭園灯)		HF100W
	コンセント	天井付	
	コンセント	壁付	
	"	壁付	T型 (クーラー用)
	電話アウトレット	壁付	
	自動点滅器	壁付	3A埋込型
	インターホン	壁付	
	タンブラスイッチ		
	ハイプロスイッチ		
	電動機		別途工事
	電機 電磁弁		
	プルボックス		
	プルボックス		重複して書かれているボックス
	ハンドホール (600φ)		HH-A (安全荷重1.5t以上, 破壊6t以上)
	" (600φ)		HH-B (" 0.6t以上, " 2.5t以上)
	回路番号		
	ポール番号		外灯1~15, 庭園灯21~36

プルボックスサイズ表		
	151	150×150×100 銅板製
	251	250×250×200 銅板製
	253	300×250×200 SUS製

注記 特記なき配管配線は下記とする。		
記 号	配 線	配 線
	IV1.6×2	(OP19) インペイ
	IV1.6×3	(OP19) インペイ
	WF2.0-2C	
	CV5.5sq-2C	
	CV8sq-2C, E2.0	(HIVE28) 地中埋設
	CV14sq-2C, E5.5	(HIVE36) 地中埋設
		インペイ配管配線
		コロガシ配線
		床インペイ配管配線
		地中埋設配管配線


注記1. 太線で示す機器・配線は撤去対象を示し、細線で示す機器・配線は工事対象外を示す。
注記2. 打込配管及び打込まれているボックスは残置とする。

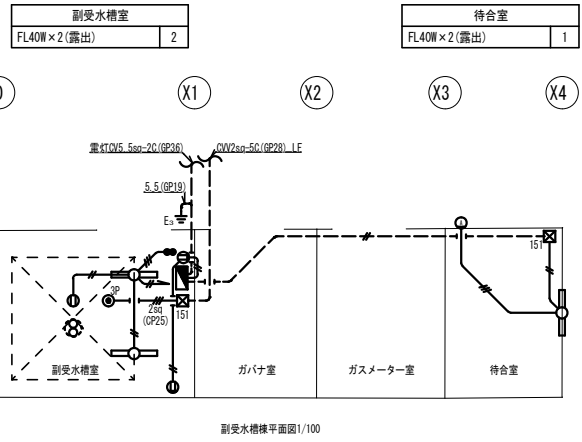


記号	名称及び電線サイズ	概設ダクト内配線	概設配管 空配管 (51) に入線	配管配線	埋設配管配線
①	市バス外灯	8sq×2			CV8sq-2C
②	アプローチ (照明)	22sq×3			CV8sq-2C (FEP50)
③	〃 (コンセント100V)	8sq×2		(51) に入線	CV8sq-2C
④	アーケード	8sq×2			CV5.5sq-2C
⑤	〃 (防犯灯)	5.5sq×2		(51) に入線	CV22sq-3C (FEP50)
⑥	接地線	E5.5sq×2			E5.5sq×1
⑦	圧スイッチ	CV2sq-3C		(25)	CV2sq-3C (FEP50)
			予備 (39)	予備 (39)	

博物館リニューアル改修外構その他電気工事 (週休2日) 設計図		
配置図 (1) (撤去)		No. E040
縮 尺	A1:1/400 A3:1/800	47 枚のうち
設計	令和 6 年 3 月 日	
名古屋市住宅都市局営繕部設備課		
株式会社 浦野設計		本図記入寸法は特記なき限り「mm」単位とする。

撤去

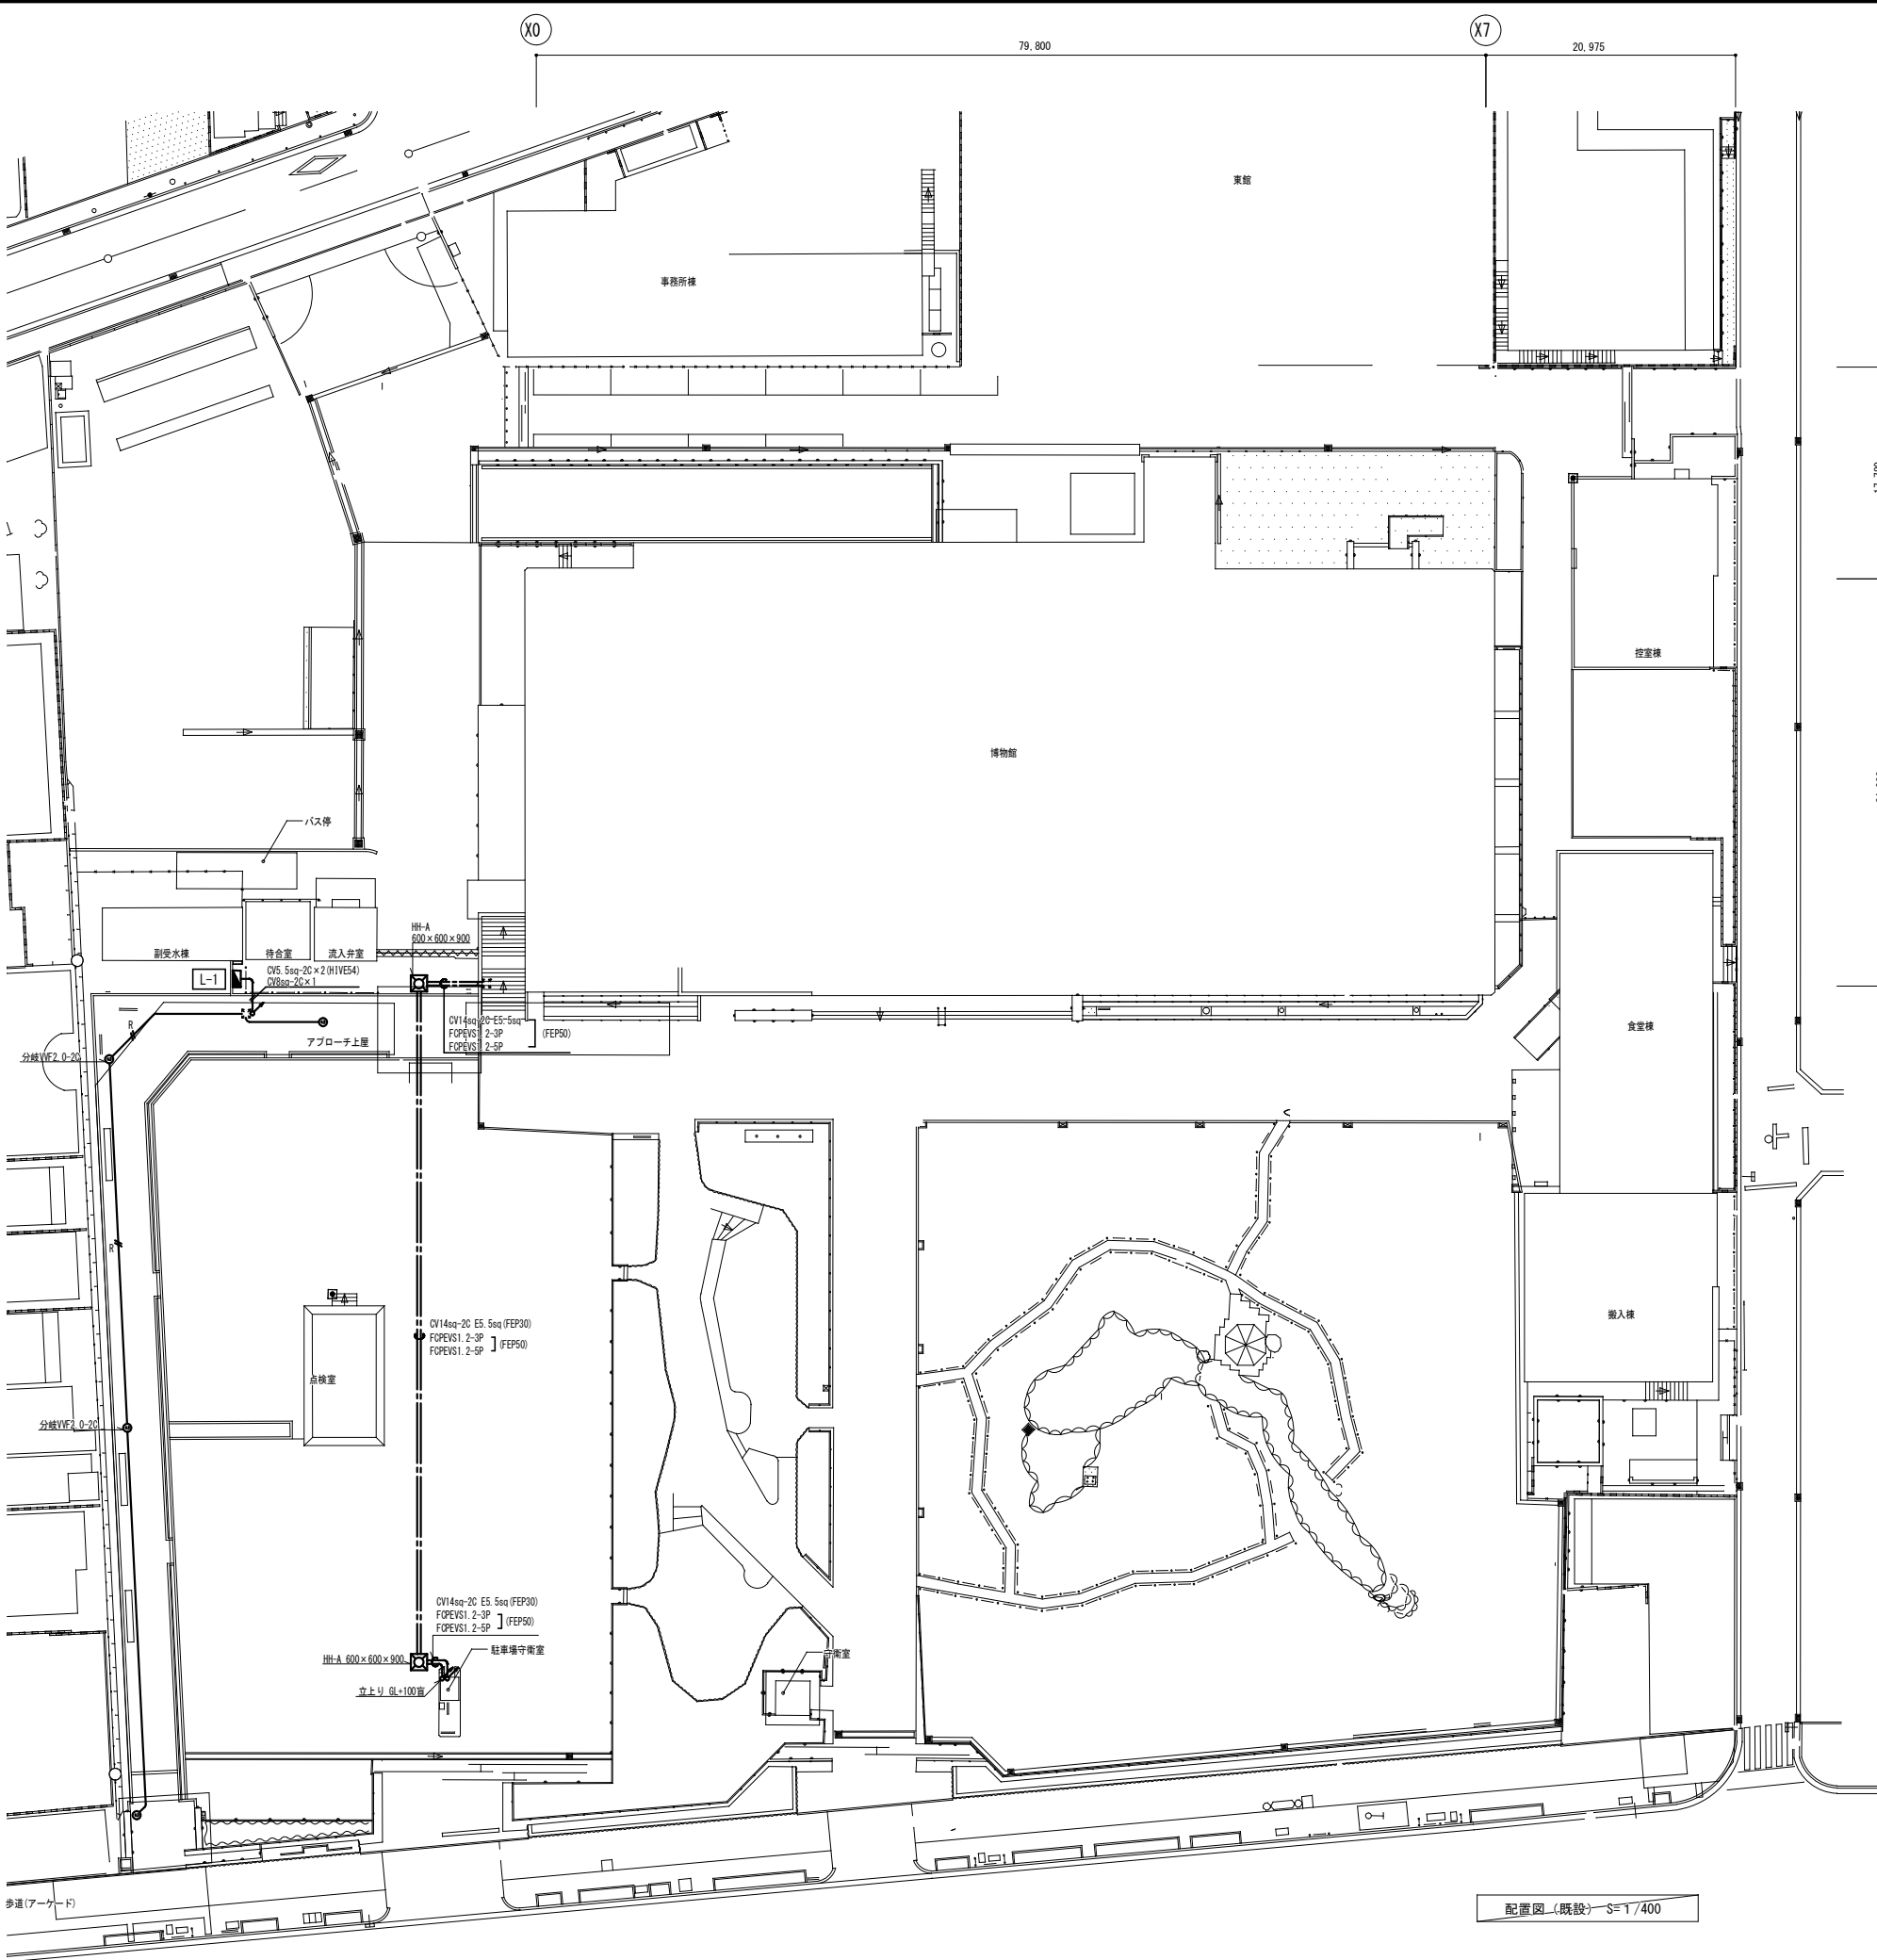

屋外	
FL20W×1(露出)	1
FL20W×2(露出)	2

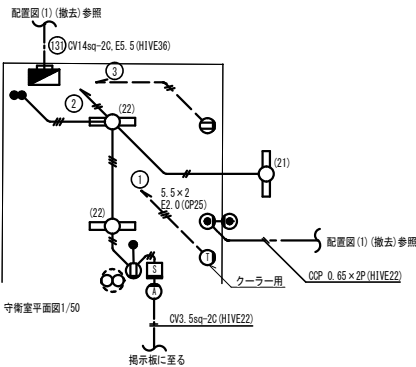


注記. 守衛室平面図1/501において、特記なき配管配線は下記とする。		
記 号	配 線	配 管
—■—	1V2.0×2	(CP19) インベイ
—■—	1V2.0×3	(CP19) インベイ
—■—	インベイ配管配線	
—■—	床インベイ配管配線	
—■—	地中埋設配管配線	

注記1. 太線で示す機器・配線は撤去対象を示し、細線で示す機器・配線は工事対象外を示す。
注記2. 打込配管及び打込まれているボックスは放棄とする。


博物館リニューアル改修外構その他電気工事（週休2日）				設計図
配置図（2）（撤去）			No. E041	
縮	尺	A1:1/400 A3:1/800		47 枚の内
設計		令和 6 年 3 月 日		
名古屋市住宅都市局営繕部設備課				
本図記入寸法は特記なき限り「mm」単位とする。				

株式会社 浦野設計

撤去

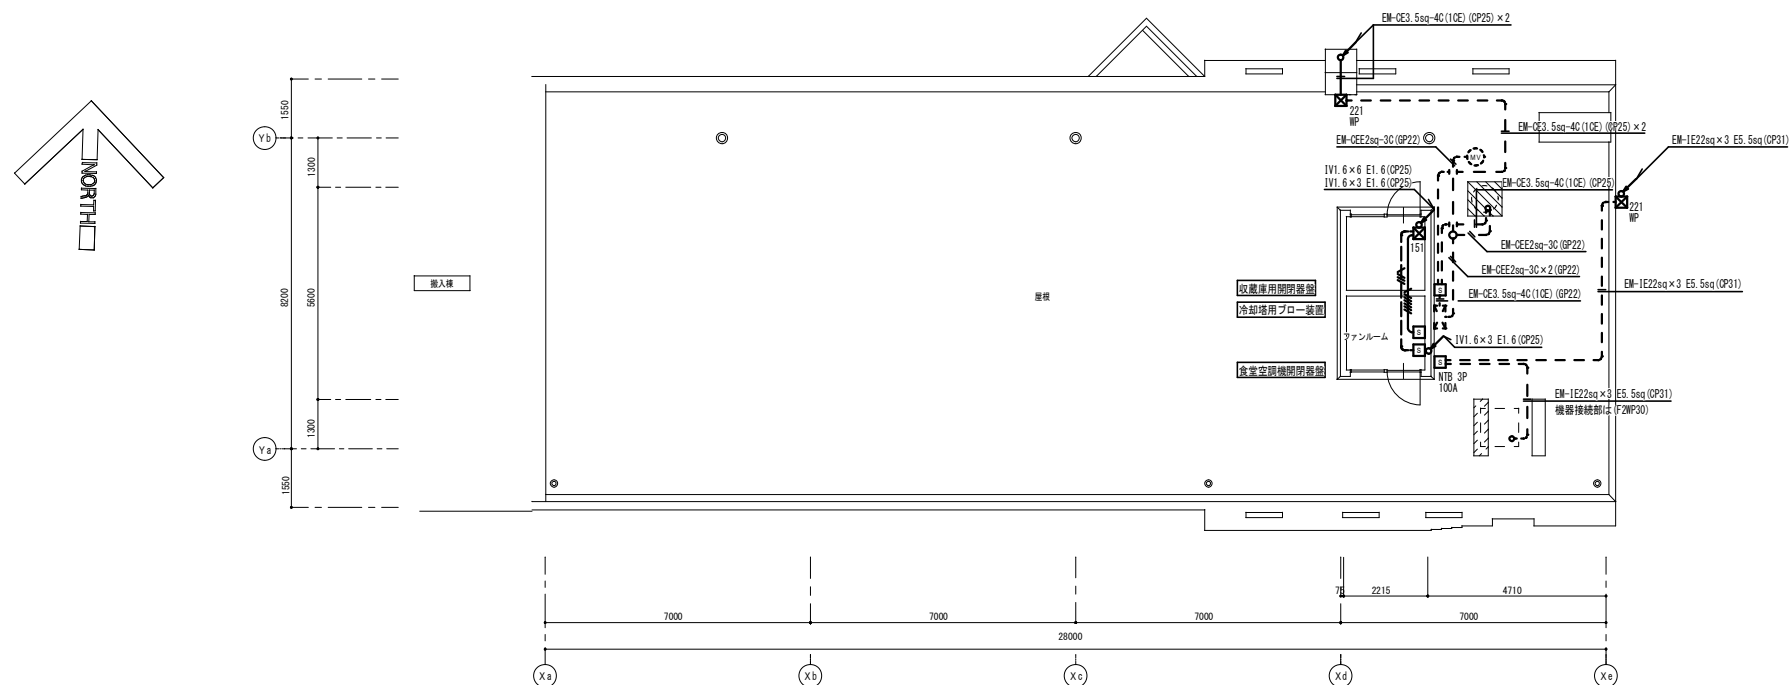

屋根伏図 S = 1 : 100

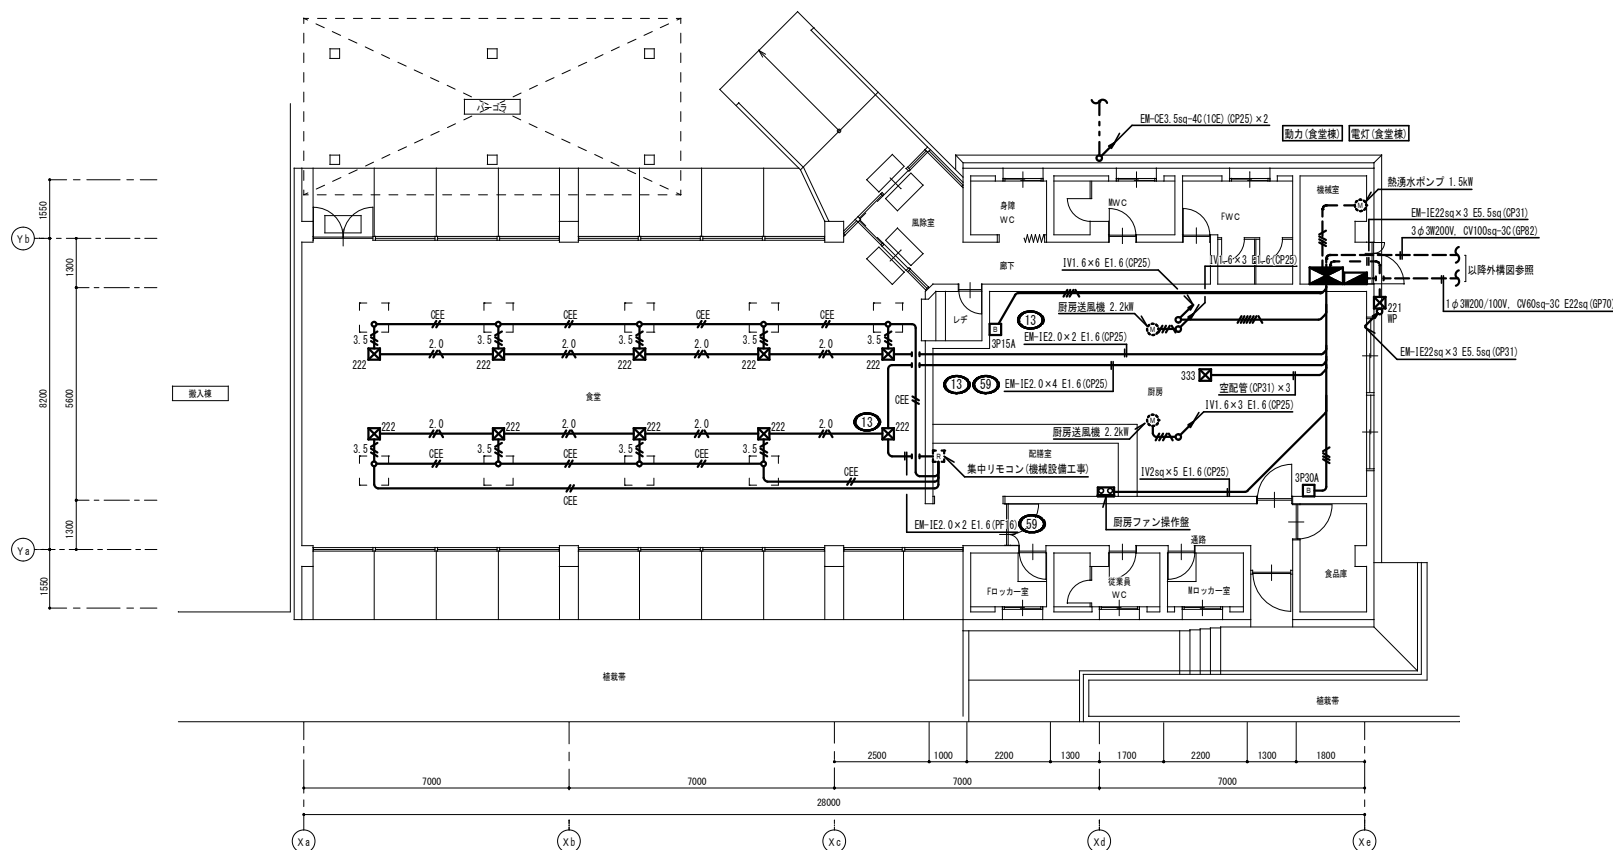

平面图 S = 1 : 100

凡 例			
記 号	名 称	通 用	備 考
	電灯分電盤	分電盤結線図参照	
	動力制御盤	分電盤結線図参照	
	遠方操作スイッチ		
	手元開閉器盤		
	ハイボロスイッチ		
	ブルボックス	サイズ表参照	
	電動機		機械設備工事
	集中リモン		機械設備工事
	電動ボール弁		機械設備工事
	立上り 引下げ		

ブルボックスサイズ表


☒ 222	200×200×200 銅板製
☒ 333	300×300×300 銅板製
☒ 221NP	300×300×200 SUS製 防水形

注記. 特記なき配管配線は下記とする。


記 号	配 線	配 管
	IV1.6×4	(CP25) インベイ
	IV1.6×3 E1.6	(CP25) インベイ
	IV1.6×6 E1.6	(CP25) インベイ
	EM-1E2.0×3 E1.6	(CP25) インベイ
	IV2.0×3 E1.6	(CP25) インベイ
	EM-DE3.5sq-3C(10E)	
	EM-DEE2sq-2C	(PF16) インベイ
	空配管	(CP19) インベイ
	インベイ配管配線	
	床インベイ配管配線	
	露出配管配線	

注1. 太線で示す機器・配線は撤去対象を示し、細線で示す機器・配線は工事対象外を示す。
注2. 打込配管及び打込まれているボックスは残置とする。

博物館リニューアル改修外構その他電気工事（連休2日）				設計図
食堂棟 幹線・動力設備 平面図（撤去）				No. E042
縮 尺	A1:1/100 A3:1/200			47 枚の内
設計	令和	6年	3月	日
名古屋市住宅都市局営繕部設備課				
本図記入寸法は特記なき限り「mm」単位とする。				

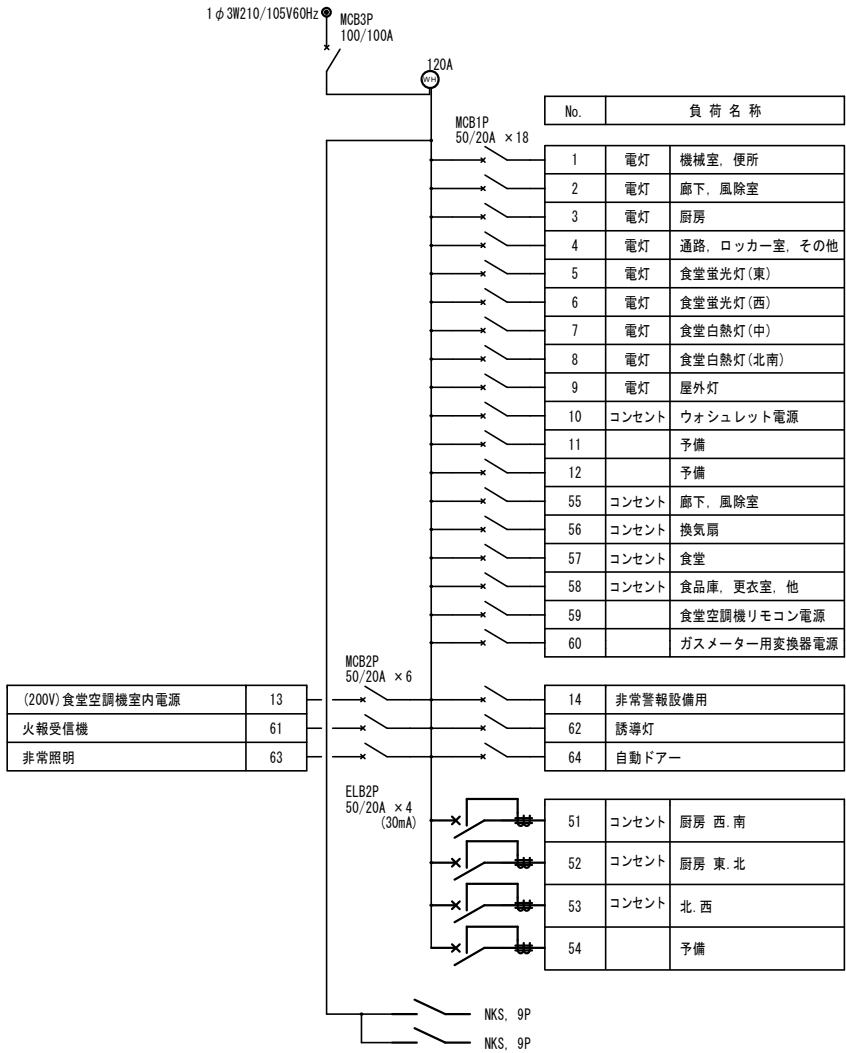


電灯(食堂棟)結線図

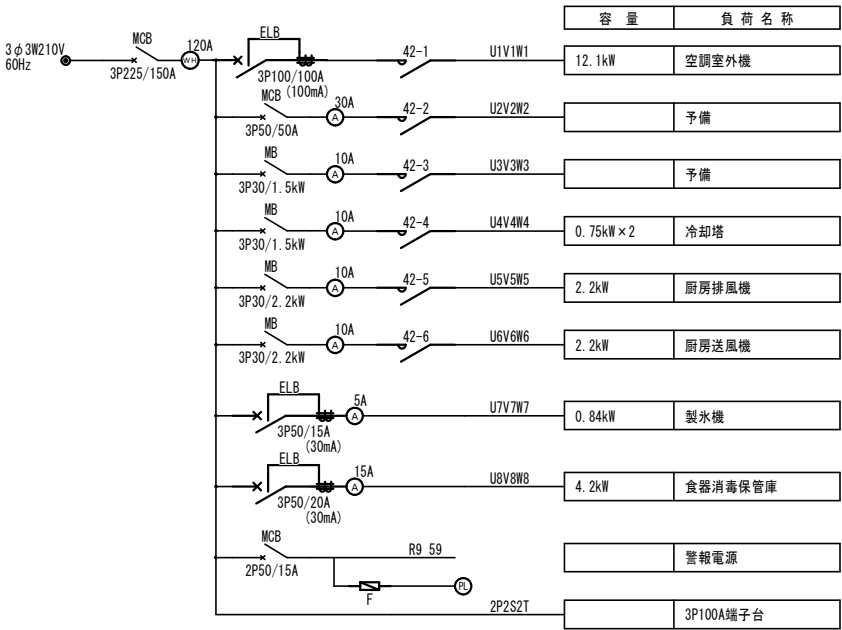

動力(食堂棟)結線図

撤去

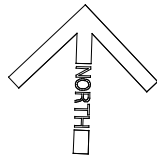


底	
IL60W×1 (埋込)	9
食堂	
FL40W×3 (埋込)	16
FL20W×1 (B級避難口誘導灯) (露出)	2
FL20W×1 (B級避難口誘導灯) (吊下げ型)	1
IL20W×1 (埋込, 非常用照明)	3
IL60W×1 (埋込)	23

風除室	
FL20W×1 (B級避難口誘導灯) (露出)	1
IL20W×1 (埋込, 非常用照明)	1
IL60W×1 (埋込)	6
レジ	
IL20W×1 (埋込, 非常用照明)	1
IL60W×1 (埋込)	2

身障WC	
FL10W×1 (露出)	1
FL20W×2 (埋込)	1
MWC	
FL10W×1 (露出)	1
FL20W×2 (埋込)	2
FWC	
FL10W×1 (露出)	1
FL20W×2 (埋込)	3

機械室	
FL40W×1 (露出型)	2
廊下	
IL60W×1 (埋込)	3
IL20W×1 (埋込, 非常用照明)	1

厨房	
FL15W×1 (殺菌灯, 露出型)	4
FL40W×2 (露出)	10
FL20W×1 (B級避難口誘導灯) (露出)	1
IL20W×1 (埋込, 非常用照明)	2

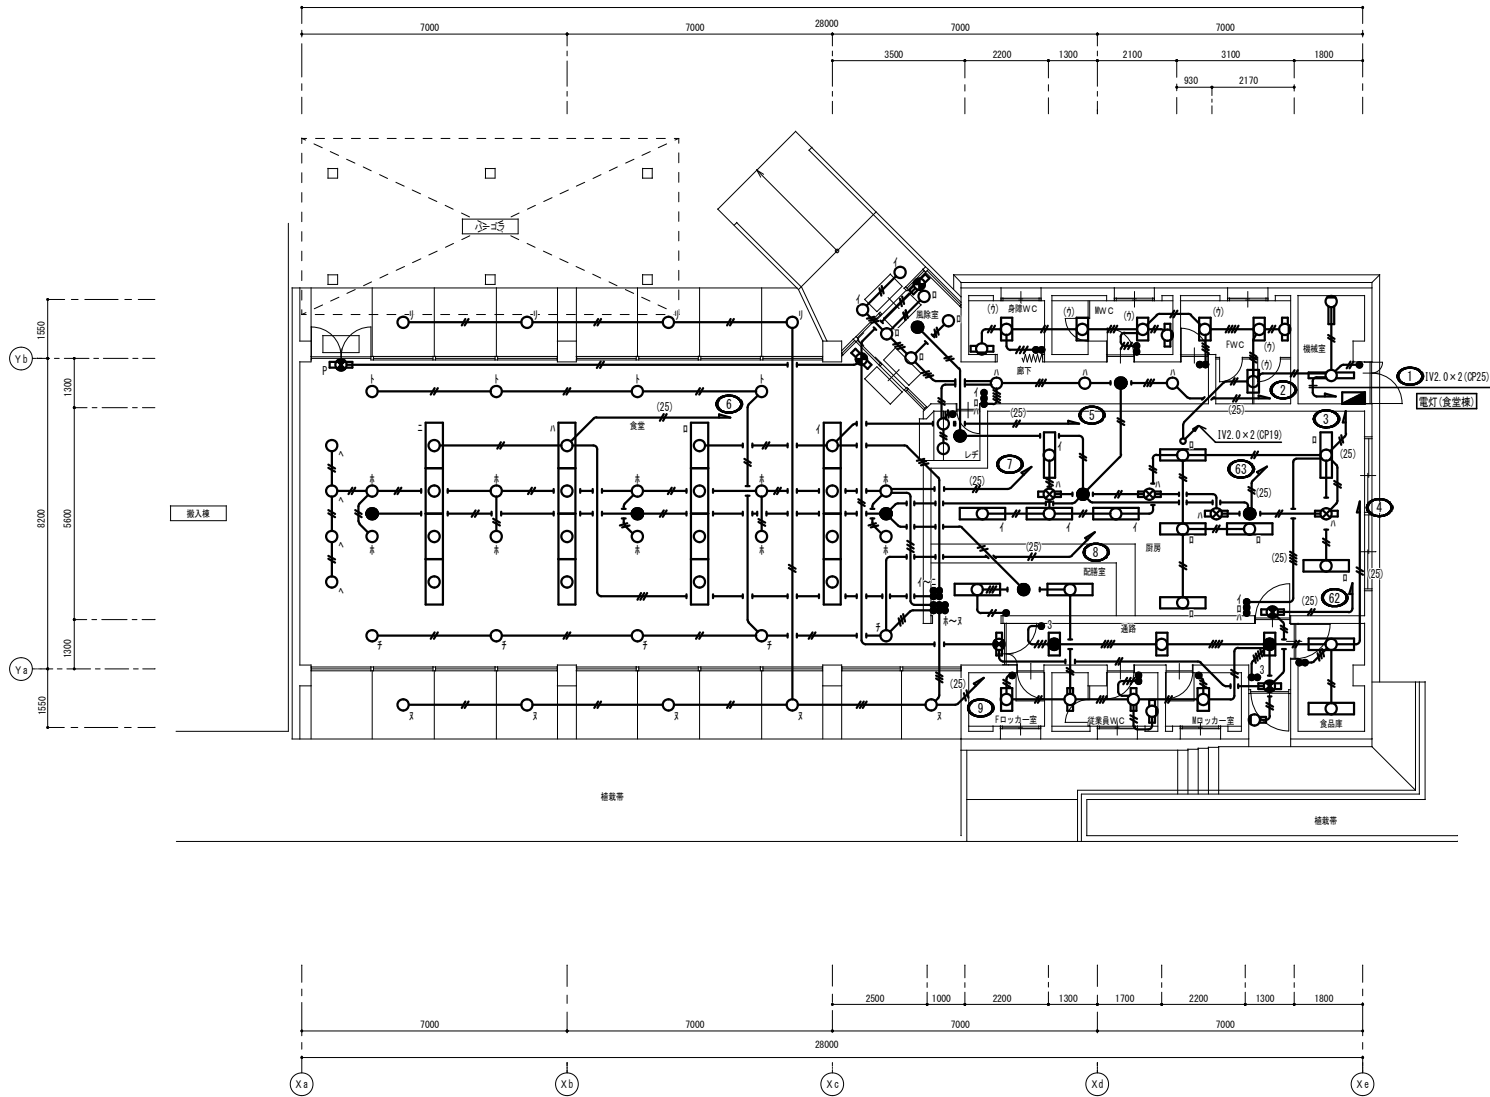


配膳室	
FL40W×2 (露出)	2
IL20W×1 (埋込, 非常用照明)	1
通路	
FL20W×1 (露出)	1
FL20W×2 (露出)	1
FL20W×2 (露出, BT結込)	2
FL20W×1 (B級避難口誘導灯) (露出)	1

フロッカー室	
FL20W×2 (露出)	1
従業員WC	
FL10W×1 (露出)	1
FL20W×1 (露出)	2

Mロッカー室	
FL20W×2 (露出)	1

食品庫	
FL40W×2 (露出)	2

平面図 S = 1 : 1 0 0

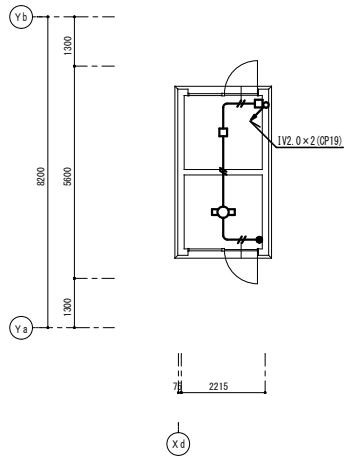

ファンルーム	
FL20W×1 (露出)	1

凡 例

記 号	名 称	適 用	備 考
	電灯分電盤	分電盤結線図参照	
	照明器具	FL20W×2 露出型	
	照明器具	FL20W×2 埋込型	
	照明器具	FL40W×2 露出型	
	照明器具	FL40W×3 埋込型	
	照明器具	FL20W×2 露出型 非常照明付	
	照明器具	FL20W×1 露出型 壁付	
	照明器具	FL40W×1 露出型 壁付	
	照明器具	FL15W×1 露出型	殺菌灯
	照明器具	ダウンライト	
	非常照明	埋込型	
	避難口誘導灯	C級	Pはパイプ吊
	埋込スイッチ	1P15A×1	
	埋込スイッチ	1P15A×2	
	埋込スイッチ	1P15A×3	
	埋込スイッチ	1P15A×4	
	埋込スイッチ	1P15A×6	
	埋込スイッチ	3W15A×1	
	埋込スイッチ	1P15A×1+3W15A×1	
	立上り 引下げ		



注記. 特記なき配管配線は下記とする。

記 号	配 線	配 管
	IV2.0×2	(CP19) インベイ
	IV2.0×3	(CP19) インベイ
	IV2.0×4	(CP25) インベイ
	IV2.0×2	(CP25) インベイ
	インベイ配管配線	


注1. 太線で示す機器・配線は撤去対象を示し、細線で示す機器・配線は工事対象外を示す。
注2. 打込配管及び打込まれているボックスは残置とする。

博物館リニューアル改修外構その他電気工事 (週休2日) 設計図			
食堂棟 電灯設備平面図 (撤去)			No. E044
縮 尺	A1:1/100 A3:1/200	47	枚の9
設計	令和 6 年 3 月 日		
名古屋市住宅都市局営繕部設備課			
株式会社 浦野設計			本図記入寸法は特記なき限り「mm」単位とする。

撤去

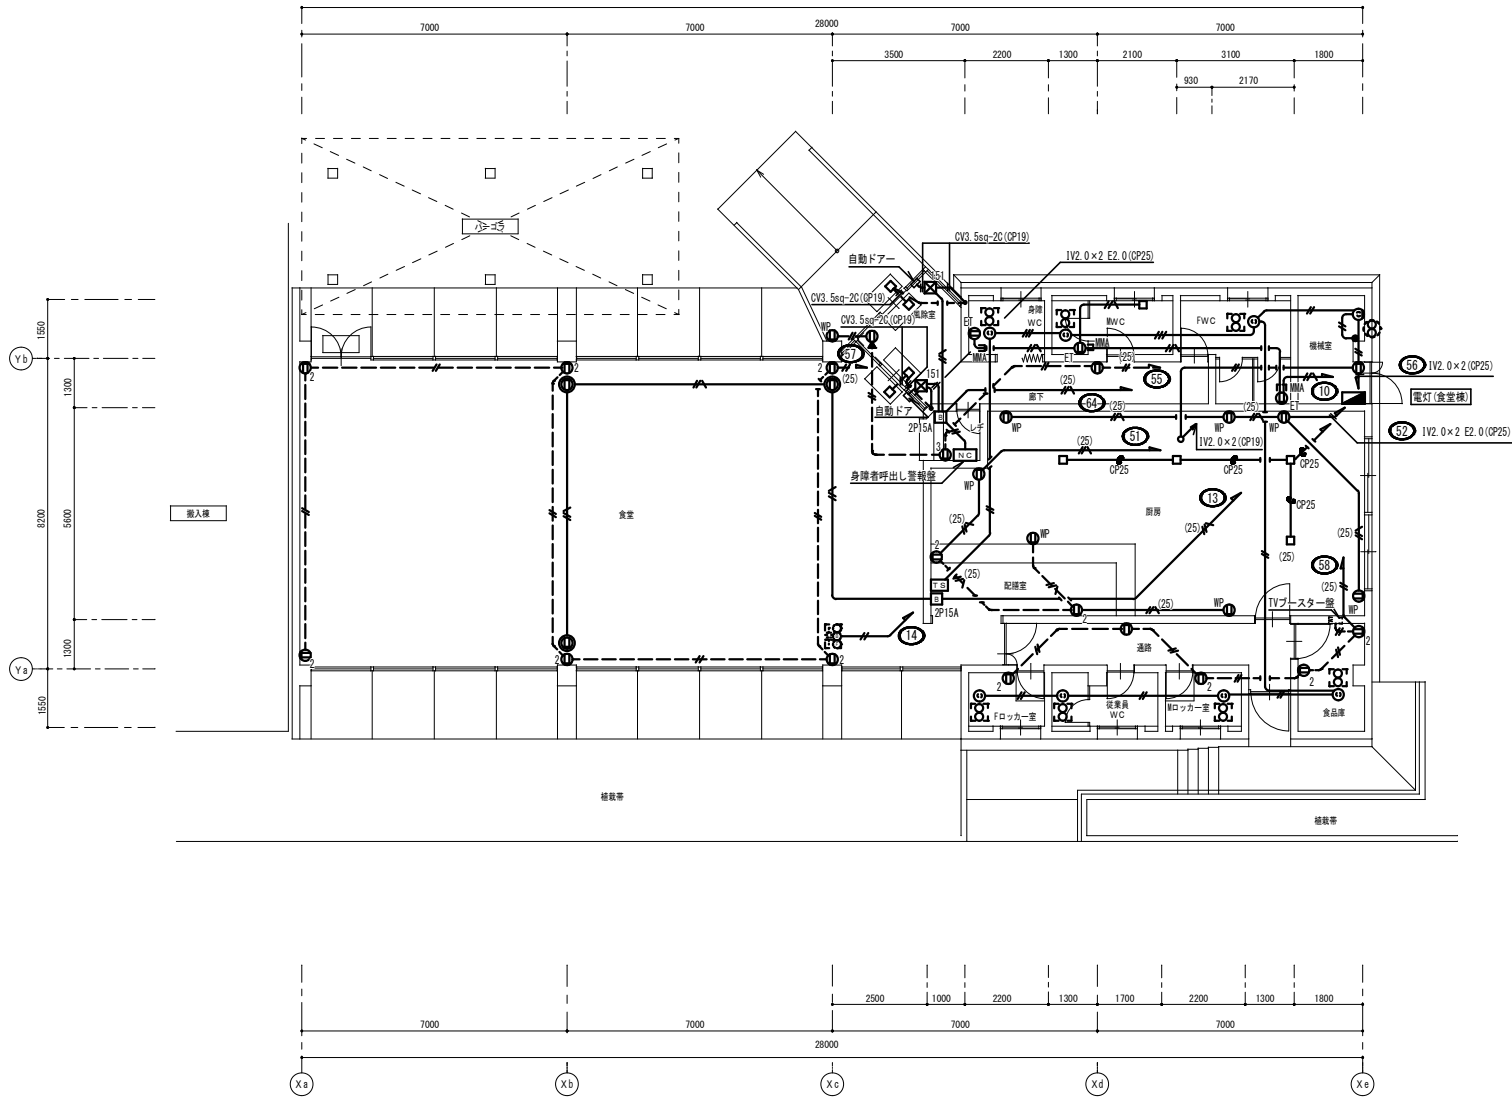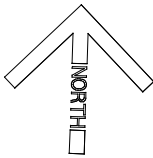

平面図 S = 1 : 1 0 0

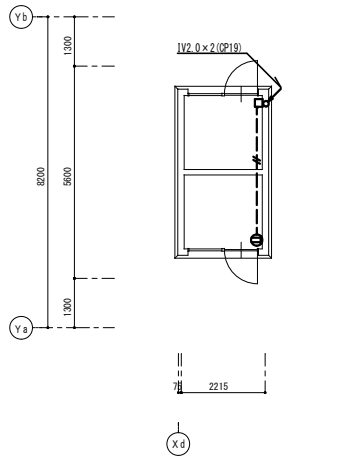

屋根伏図 S = 1 : 1 0 0

凡 例

記 号	名 称	適 用	備 考
	電灯分電盤	分電盤結線図参照	
	埋込コンセント	2P15A×2	
	埋込コンセント	2P15A×1 接地端子付	
	埋込コンセント	2P15A×1 接地極・接地端子付	防雨カバー付
	埋込コンセント	200V 2P15A×1	
	手元開閉器盤		
	ハイプロスイッチ		
	埋込スイッチ	1P15A×1	
	タイマースイッチ		
	プルボックス	サイズ表参照	
	アウトレットボックス	中浅 金属製	
	非常警報装置		
	立下げ	MMA	
	壁付換気扇		機械設備工事
	天井換気扇		機械設備工事
	立上り 引下げ		

プルボックスサイズ表

	151	150×150×100 銅板製
--	-----	-----------------

注記. 特記なき配管配線は下記とする。



記 号	配 線	配 管
	IV2.0×2	(CP19) インベイ
	IV2.0×3	(CP19) インベイ
	IV2.0×2 E2.0	(CP19) インベイ
	IV2.0×2	(CP25) インベイ
	IV2.0×2 E2.0	(CP25) インベイ
	インベイ配管配線	
	床インベイ配管配線	

注1. 太線で示す機器・配線は撤去対象を示し、細線で示す機器・配線は工事対象外を示す。
注2. 打込配管及び打込まれているボックスは残置とする。

博物館リニューアル改修外構その他電気工事（週休2日） 設計図			
食堂棟 コンセント設備 平面図（撤去）			No. E045
縮 尺	A1:1/100 A3:1/200	47	枚の
設計	令和 6 年 3 月 日		
名古屋市住宅都市局営繕部設備課			
本図記入寸法は特記なき限り「mm」単位とする。			

株式会社 浦野設計

撤去

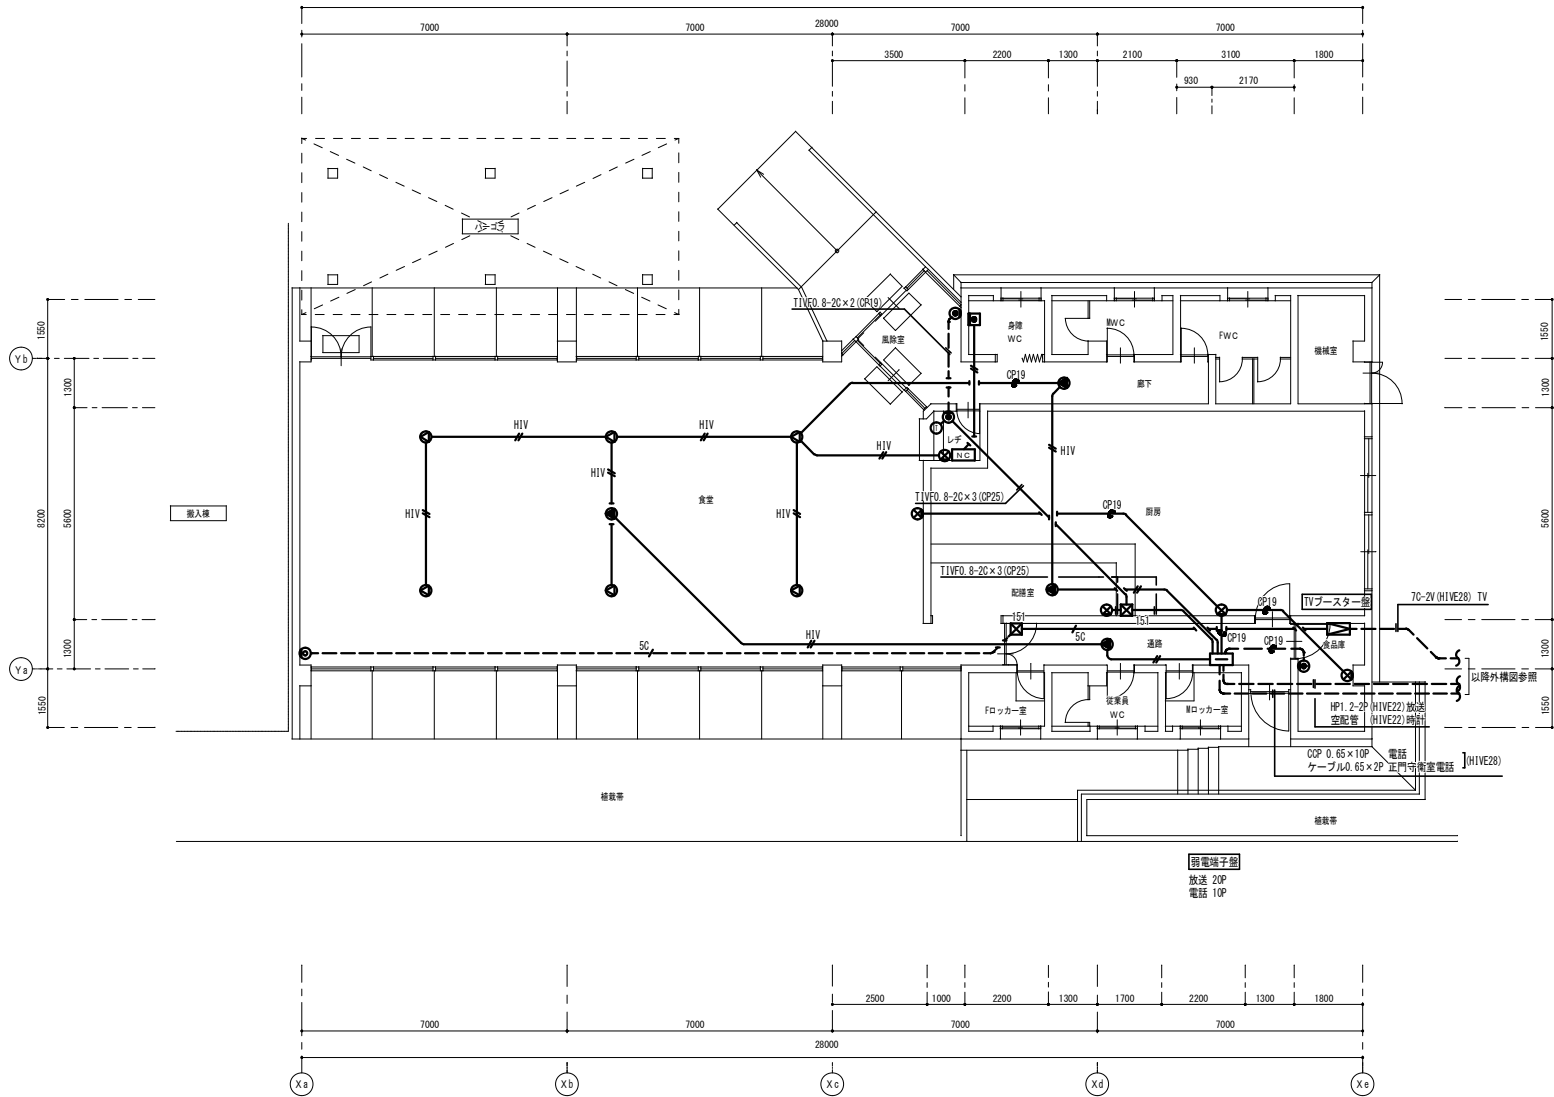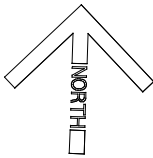

平面図 S = 1 : 1 0 0

凡 例

記 号	名 称	適 用	備 考
	天井盒		
	TVブラスター盒		
	天井スピーカー		
	天井スピーカー		非常放送用
	電話用アウトレット	壁付	
	電話機		
	直列ユニット	壁付	
	トイレ呼出表示器	1回線 壁掛型	
	呼出押ボタン		
	ハトメプレート		
	プルボックス	サイズ表参照	

プルボックスサイズ表

	151	150×150×100 鋼板製
--	-----	-----------------

注記 特記なき配管配線は下記とする。

記 号	配 線	配 管
	IV1. 2×2	(CP19) インベイ
	HIV1. 2×2	(CP19) インベイ
	5C-2V	(CP19) インベイ
	空配管	(CP19) インベイ
	インベイ配管配線	
	床インベイ配管配線	

注1. 太線で示す機器・配線は撤去対象を示し、細線で示す機器・配線は工事対象外を示す。
注2. 打込配管及び打込まれているボックスは残置とする。

博物館リニューアル改修外構その他電気工事（週休2日） 設計図

食堂棟 弱電設備平面図（撤去） No. E046

縮 尺 A1:1/100 A3:1/200 47 枚の1



設計 令和 6 年 3 月 日

名古屋市住宅都市局営繕部設備課


株式会社 浦野設計

本図記入寸法は特記なき限り「mm」単位とする。

撤去

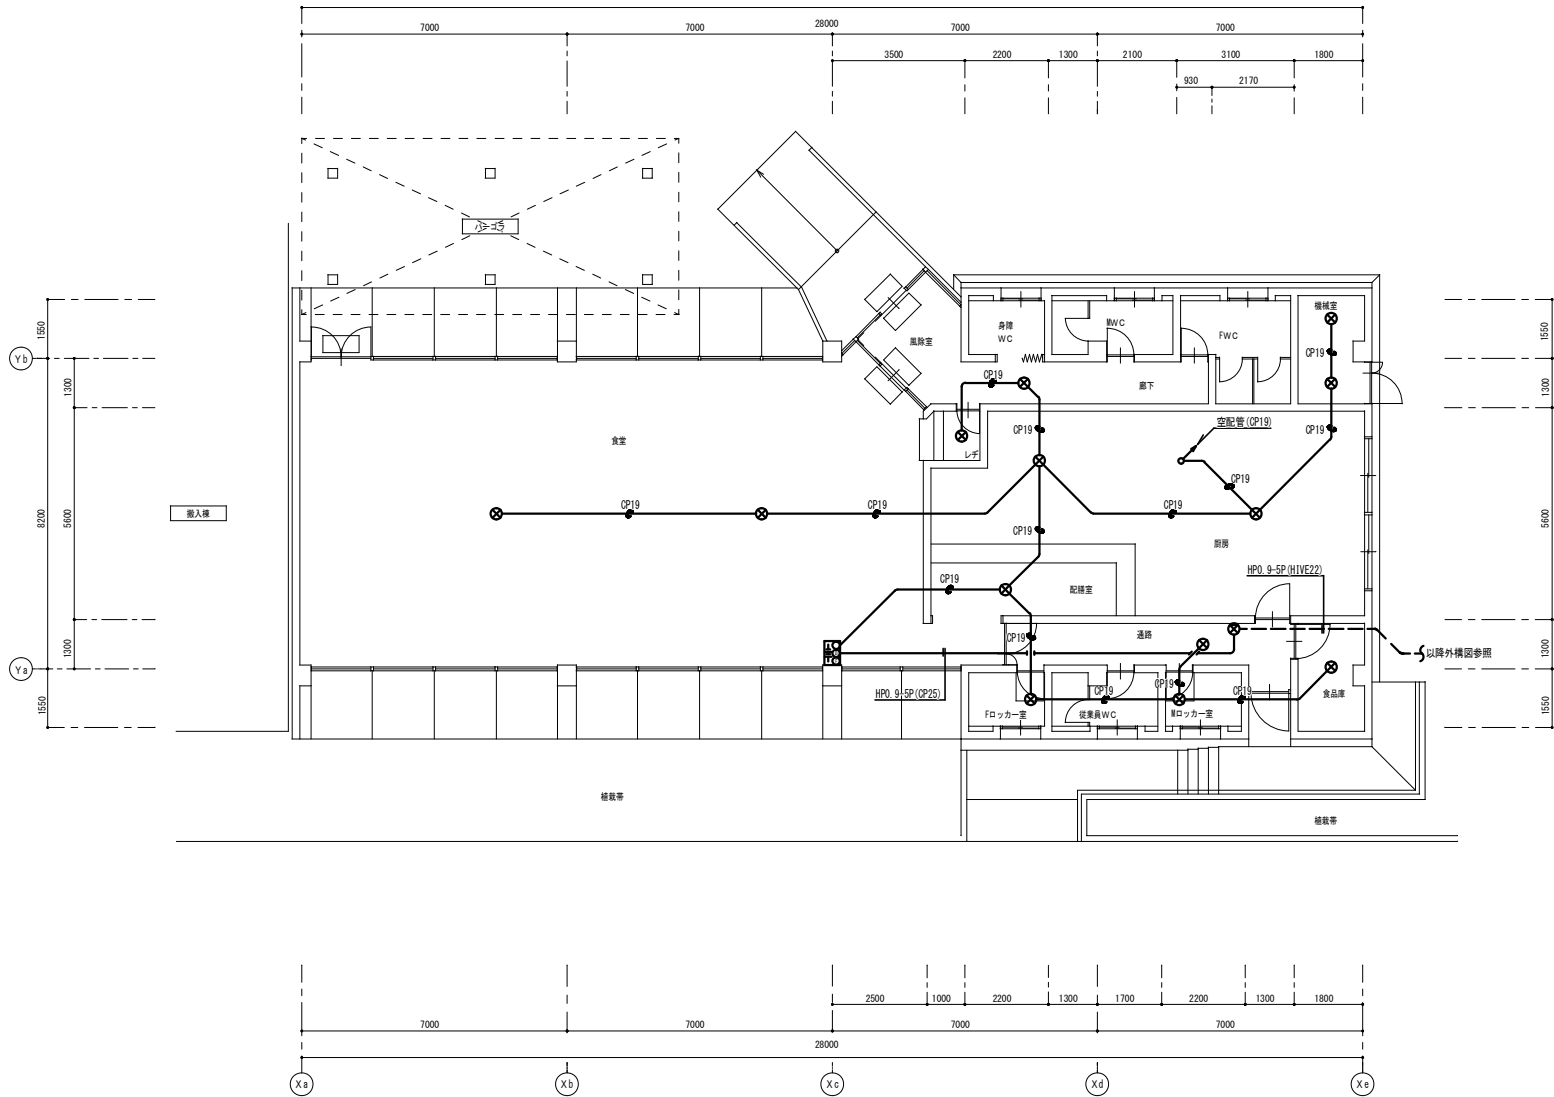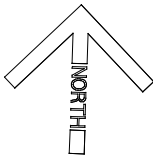

平面図 S = 1 : 1 0 0

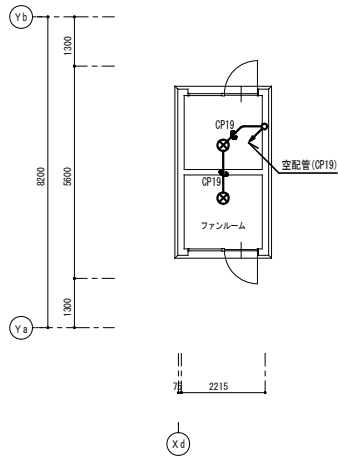

屋根伏図 S = 1 : 1 0 0

凡 例

記 号	名 称	適 用	備 考
	非常警報装置	露出型	
	ブランクプレート	天井付	
	立上り 引下げ		

注記 特記なき配管配線は下記とする。

記 号	配 線	配 管
	CP19	(CP19) インベイ
	インベイ配管配線	
	床インベイ配管配線	

注1 太線で示す機器・配線は撤去対象を示し、細線で示す機器・配線は工事対象外を示す。
注2 打込配管及び打込まれているボックスは残置とする。

博物館リニューアル改修外構その他電気工事（週休2日） 設計図

食堂棟 自動火災報知設備平面図（撤去） No. E047

縮 尺 A1:1/100 A3:1/200 47 枚のうち

設計 令和 6 年 3 月 日

名古屋市住宅都市局営繕部設備課

株式会社 浦野設計

本図記入寸法は特記なき限り「mm」単位とする。