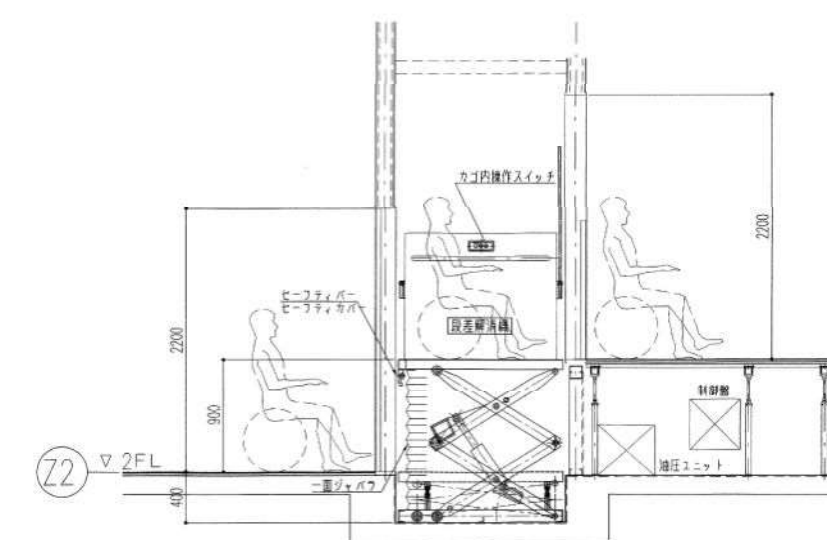
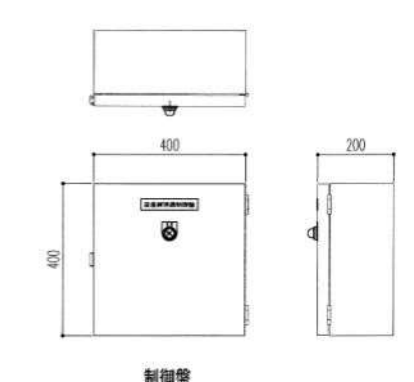
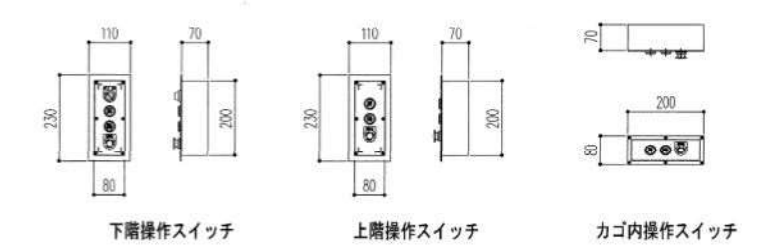
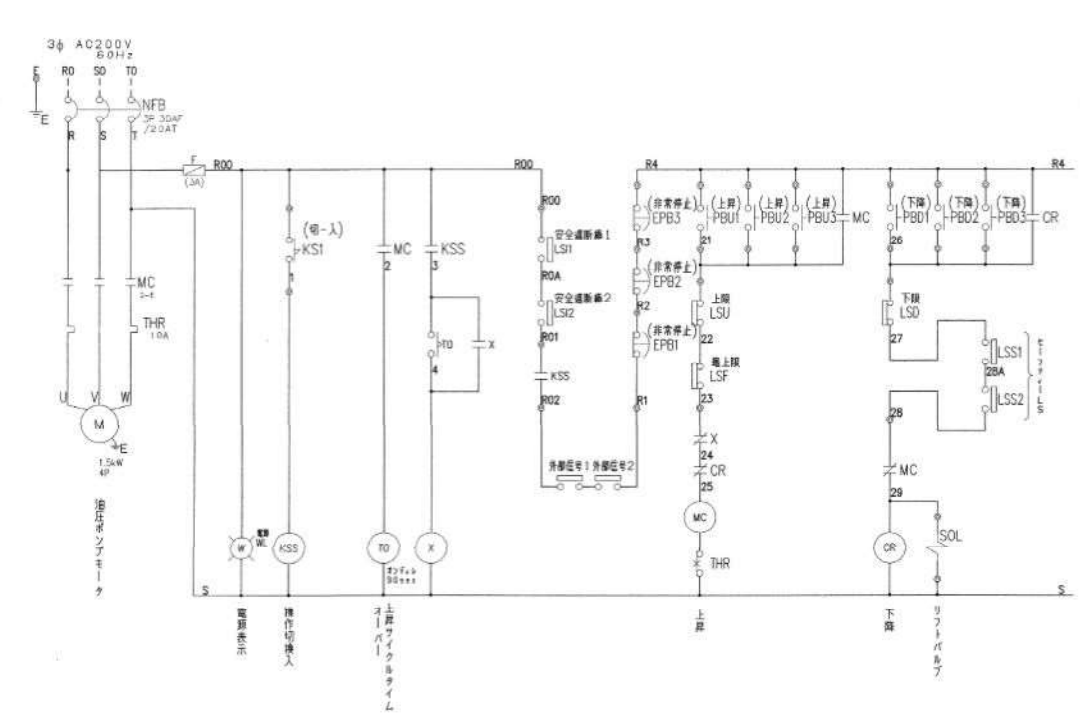
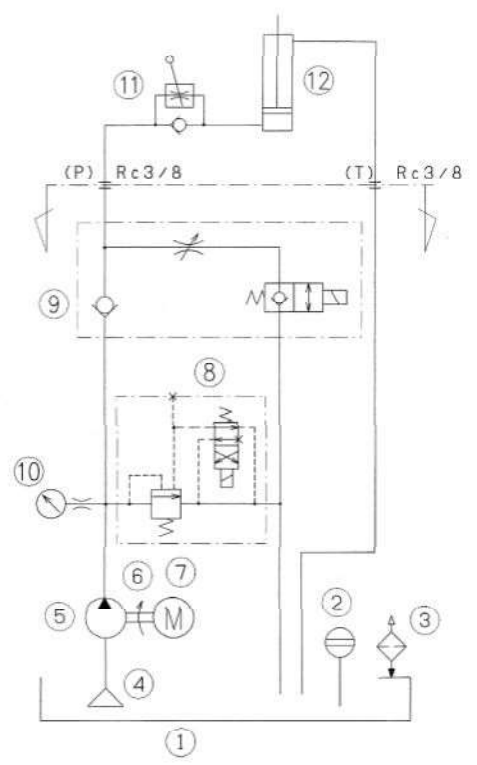
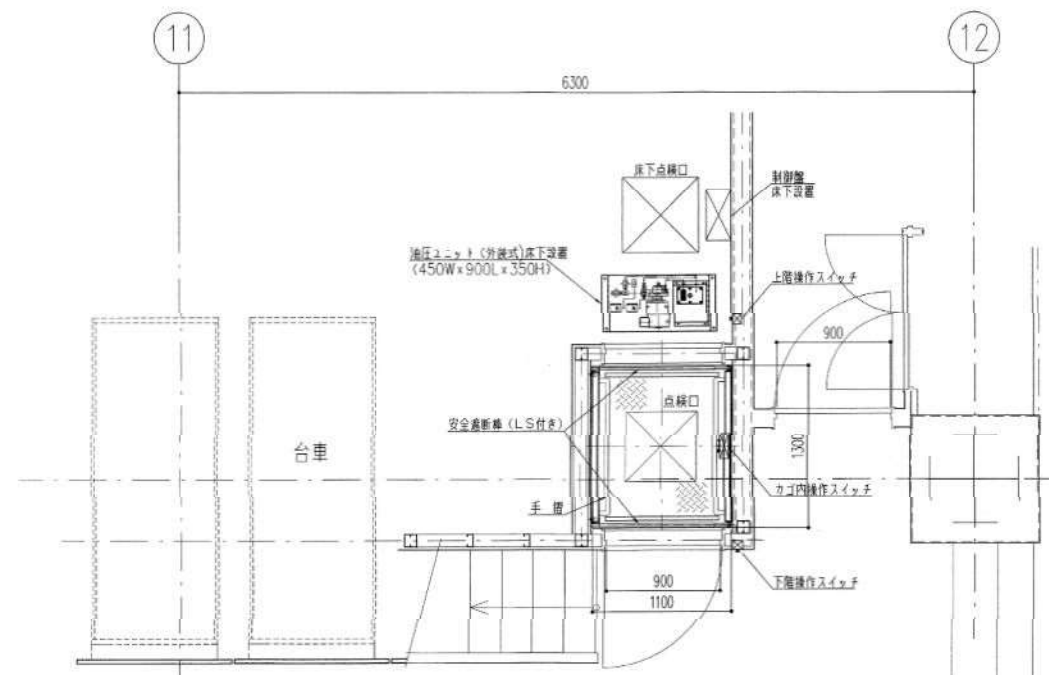




段差解消機 仕様表

諸元	仕上寸法
用途	車椅子用リフト
型式	シザース式
荷重	180kg (1名)
リフト	900mm
最高高さ	1200mm
テーブル	1300×900mm
モーター	4P 1.5kw 全閉外扇
電源	3相 200 V60Hz 1.5kw
シリンダー	φ125×230s
上昇時間	約20sec. (2.4mm/min.)
操作	押釦式×3
自重	400kg
塗装色	指定色
その他	日本昇降機センターの認定品とする。

段差解消機 仕上仕様

仕上仕様	仕上仕様
1. カゴ内遮断柵	SUS304
2. カゴ内手摺	SUS304
3. カゴ内側部パネル	SS
4. カゴ床面	ゴムタイルφ51張り
5. 乗降扉	SS
6. 車止メ	SUS304
7. 押ボタン	SS

段差解消機 工事区分表

工事区分	建築工事	電気設備工事
車椅子リフト本体	○	
入線・結線工事	○	
制御盤取付工事	○	
ピット工事	○	
・一次側電源引込工事 (3相 200V 60Hz 1.5kw)		○
・制御盤～操作盤間の埋設配管工事 (25C×2箇所)	○	
・制御盤～ピット内の埋設配管工事 (31C×1箇所)	○	
・制御盤～扉間の埋設配管工事 (25C×2箇所)	○	
・インターホーン本体及び配管配線	○	
・操作盤取付工事 (2箇所)	○	

西区役所等複合庁舎（在宅サービスセンター併設）移動改築工事 設計図
西区在宅サービスセンター（区役所等複合庁舎併設）新築工事
講堂詳細図-13（段差解消機） D-080
縮尺 1/30 286
設計
平成18年11月 日
名古屋市住宅都市局宮路部宮路課
名古屋市社会福祉協議会
株式会社 N T T ファシリティーズ
本図記入寸法は特記なき限り（mm）単位とする

調光裝置特記仕様

(1)定 额

ア.電源方式 3φ4W 182V/1D5V 110kVA 60Hz
1φ3W 200V/100V 10kVA 60Hz
イ.周囲温度 5°C ~ 40°C
エ.使用方法 連続使用
工.負荷回路 最大回路数 演出46回路+客席11.3回路・客席H1D4回路

(2) システム構成

ア.調光制御入力信号はデジタル信号DMX-512(USITT規格)とする。

(3) 主幹・調光器盤仕様

7. 3φ4W 182V/105V 60Hz 110kVAの舞台照明用電源を受電し、
 純主幹MCCBを経て、調光器及び各主幹系へ分岐・給電する。
 イ、受電給電表示灯を付ける。
 ウ、内部には純主幹MCCB・分岐MCCB等及び中継端子を収納する。
 エ、サスペンションライト用DMX分配器を収納する。
 オ、衣庫一般照明HID用照明回路(リモコン)を収納する。

・演出及び実演！L回路用調光器

- ア、位相制御方式の調光器を収容するラック筐で、前面に負荷分岐MCCBを設けるものとする。
- イ、調光器は導入方式とし、交換が容易なものとする。
- ロ、調光器の定格電圧は最小値10Vとする。
- エ、調光器の応答速度は50msec以内とする。
- オ、負荷接続、遮断に對してMCCBによる調光器保護を確保するものとする。
- カ、調光器は調光電圧の調整が可能で、出力電圧値を一定に制御するものとする。
(電源電圧値が調光出力電圧値より3V以上高い場合)
- キ、調光装置にて手元調光制御ができるものとする。
- ク、回路毎に、電圧・過電流などの異常検出機能を持つものとする。
- ケ、電圧毎に電圧基準上りの輸出電圧制御を行うものとする。
- コ、筐体に異常検知を制御盤に表示し、障害箇所の確認ができるものとする。

(4) 調光操作卓仕機

ア.操作面には各種フェーダ類、スイッチ類、表示器類等を配置し、内部には、直流電源、基板等の制御部品を収める。

イ.プリセットフェーダは48本×2段とする。

ウ.サブマスターフェーダは10本×10ページとする。

エ.図14の図1の各種出力機能モニターできるものとする。

—1. 客席照明操作

ア. 音響調光操作はプリセットフェーダ×5本を設け、手動操作と一括した操作とが各々のフェーダチャンネル毎に切り替え操作できる。

イ. 自動操作は上限、下限設定操作と自動調光スイッチの操作により調光ができる。又、調光速度は0秒～40秒の範囲で任意に調整できる。

ウ. 舞台台座操作器は照明操作卓と切り替えて「明」、「止」、「暗」の押引スイッチにて自動調光操作ができる。

エ. 音響調光器にも演出制御チャンネルに組み込める。

-2. パッチメモリー

ア. 入力チャンネル数 48CH。
イ. 出力回路数は最大 512回路。
ウ. パッチ場面記憶数 4場面。
エ. 直セット、調セット操作ができる。
オ. 負荷回路個別、チャンネル個別、場面一括等の消去操作ができる。

-3. レベルメモリー機能

イ. 調光レベル値入力はプリセットフェーダーから行えるものとし、セッTFエーDは48本×2段とする。

-4. レベルメモリー入力

ア。ライトが点灯している調光レベル値を記憶できる。

一5. レベルメモリー修正操作仕様

イ。記憶段階正は再記憶と他の新規又は記憶済の任意のシーンに記憶できる。

-6. レベルメモリー消去

ア. シーンデータを1シーン単位で個別消去できる。

-7. レベルメモリー再生

ア. クロスフェーダの操作にて順次再生ができ、未記憶のシーンは飛び越し再生する。

-8. チェイスメモリー

イ. 48チャンネル×最大25ステップ/1パターンの記憶ができる。
ウ. ステップの変化時間は 0.5〜9.9秒の間で 0.1秒単位に設定できる。

-9. フロッピーディスク

イ、ディスクットの記録内容を準本体に読み出しできるものとし、各項目ごと
に読み出しできる。

負荷設備 構成表

記号	機 器 名 称	仕 様	数量	単位	回路数				容 量 (kw)	工事区分		備考
					調光3kw	調光2kw	直	DMX		別途	本工事	
B.L	ボーダーライト	150Wハロゲン X 60灯 3色配線 L=9.0m	1	列	3				9			
S.L	サスペンションフライダクト	C型20Aコンセント X 27ヶ付 L=9.0m	1	列	9				27			
		DMX出力コネクタX1、平行15AコンセントX1付					1	1	1.5			
	周上用順响器具	500Wハロゲン平凸レンズスポット (ハンガー付)	6	台								
		500Wハロゲンフレネルレンズスポット (ハンガー付)	12	台								
U.H	アッパーホリゾンライト	200Wハロゲン X 60灯 3色配線 L=9.0m	1	列	6				18			
L.H	ローアホリゾンライト	150Wハロゲン X 12灯 3色配線 L=1.8m	5	台	6				18			
F.C	フロアコンセント	C型30Aコンセント X 3口用	6	台	12				36			
C.L	シーリングスポットライト	500Wハロゲン平凸レンズスポット (ハンガー付)	12	台	6				18			
	周上用ウォールコンセント	C型20Aコンセント X 3口用	6	個								
客WC	客席ウォールコンセント	C型20Aコンセント X 2口用	2	個		4			8			
CP	センターピンスポットライト	700Wクセノンピンスポットライト (スタンド・整流器付)	1	台								
	周上用コンセント	C型20Aコンセント X 2口用	1	個			2		4			
J.B	ジョイントボックス	30A - 4回路用	7	個								
		DMX制御用	1	個								
CR	ケーブルリール	8sq - 7C X 8m用 (ボーダーケーブル付)	6	台								
		5.5sq-3C X 8m用 (ボーダーケーブル付) (DMX電源用)	1	台								
		DMX制御用 X 8m用 (DMXケーブル付)	1	台								
	変換コード	C型30Aプラグ - C型20Aコネクタ X2m	12	本								
	分岐コード	C型20Aプラグ - C型20Aコネクタ X2 X0.5m	6	本								
	エフェクトスポットライト	1KWハロゲンエフェクトスポット (ハンガー付)	1	台								
	ディスクマシン	φ465用	1	台								
	オブジェクティブレンズ	焦点距離 4"	1	台								
		焦点距離 6"	1	台								
	ディスクプレート	φ465	6	枚								
	スライドキャリヤマスク		1	台								
	鏡板	4X5マット (メタル)	5	枚								
		4X5マット (ガラス)	5	枚								
	カラーフィルター	指定色	50	枚								
	電球	実数+予備10% (但し、クセノンランプは除く)	1	式								
	客席一般照明	照明器具	1	式						○		
	合計	総容量							139.5			
		演出用 3kw 調光回路			42							
		演出用 2kw 調光回路				4						
		直回路					3					100V直
		DMX						1				
		客席用 1L 2kw 調光回路				3						
		HID 20A回路					4					200V直


調光裝置 構成表

記号	機 器 名 称	仕 種	数量	単位	工事区分		備 考			
					別途	本工事				
(A)	主幹・調光器盤（検出機能付）	給主幹MCCB 4P 400AF/350AT	X	1	台	○	受電 3φ4w 182v/105v 110kVA 60Hz			
		HID主幹MCCB 3P 100AF/50AT	X	1	台		受電 1φ3w 200v/100v 10kVA 60Hz			
		操作主幹MCCB 2P 50AF/10AT	X	1	式					
		舞台用調光器 1L3kW	X	42	回路					
		舞台用調光器 1L2kW	X	4	回路					
		客席用調光器 1L2kW	X	3	回路					
		客席HID用 器20A	X	4	回路		リモコン			
		調光制御回路	X	1	式					
		作業灯制御回路	X	1	式					
		DMX制御部	X	1	式					
		冷却ファン	X	1	式					
		(B)	調光操作卓（監視機能付）	マスターフェーダ	X		1	本	○	
				クロスフェーダ	X		1	基		
プリセットフェーダ	48本			X	2	段				
サブマスターフェーダ	X			10	本（10ページ）					
チェイス操作部	X			1	式（3パターン×25ステップ）					
パッチ操作部	X			1	式					
パッチ場面	X			4	場面					
シーンメモリー	X			200	シーン記憶					
制御回路	X			512	回路					
外部記憶操作部	X			1	式					
客席調光操作部	X			1	式					
作業灯操作部	X			1	式					
(C)	舞台増操作器			監視用モニター	X	1	台	○		
		HID用スイッチ	X	4	個					
		サブマスターフェーダ	X	10	本					
		客席調光操作部	X	1	式					
		作業灯操作部	X	1	式					
(D)	調光操作卓用コネクタボックス	電源コネクタ	X	1	式	○				
		制御コネクタ	X	1	式					
(E)	HIDスイッチパネル	スイッチ	X	4	個	○				
	本機品・付属品			1	式	○				

西沢設計事務所(住宅サービスセンター併合) 有限会社電気工事		完成図
西沢サービスセンター(設計所併合の合併部) 有限会社電気工事		
舞台照明設備 特記仕様及び構成表		No.167
幅 尺	N.S	180
完成		平成21年11月 日
名古屋市住宅都市局常務部設備課		
名古屋市社会福祉協議会		
株式会社 N.T.T.エレクトロニクス		
本図記入寸法は特記なき限り (mm) 単位とする		

施工：サンワコムシス・信立 特別共同企業体

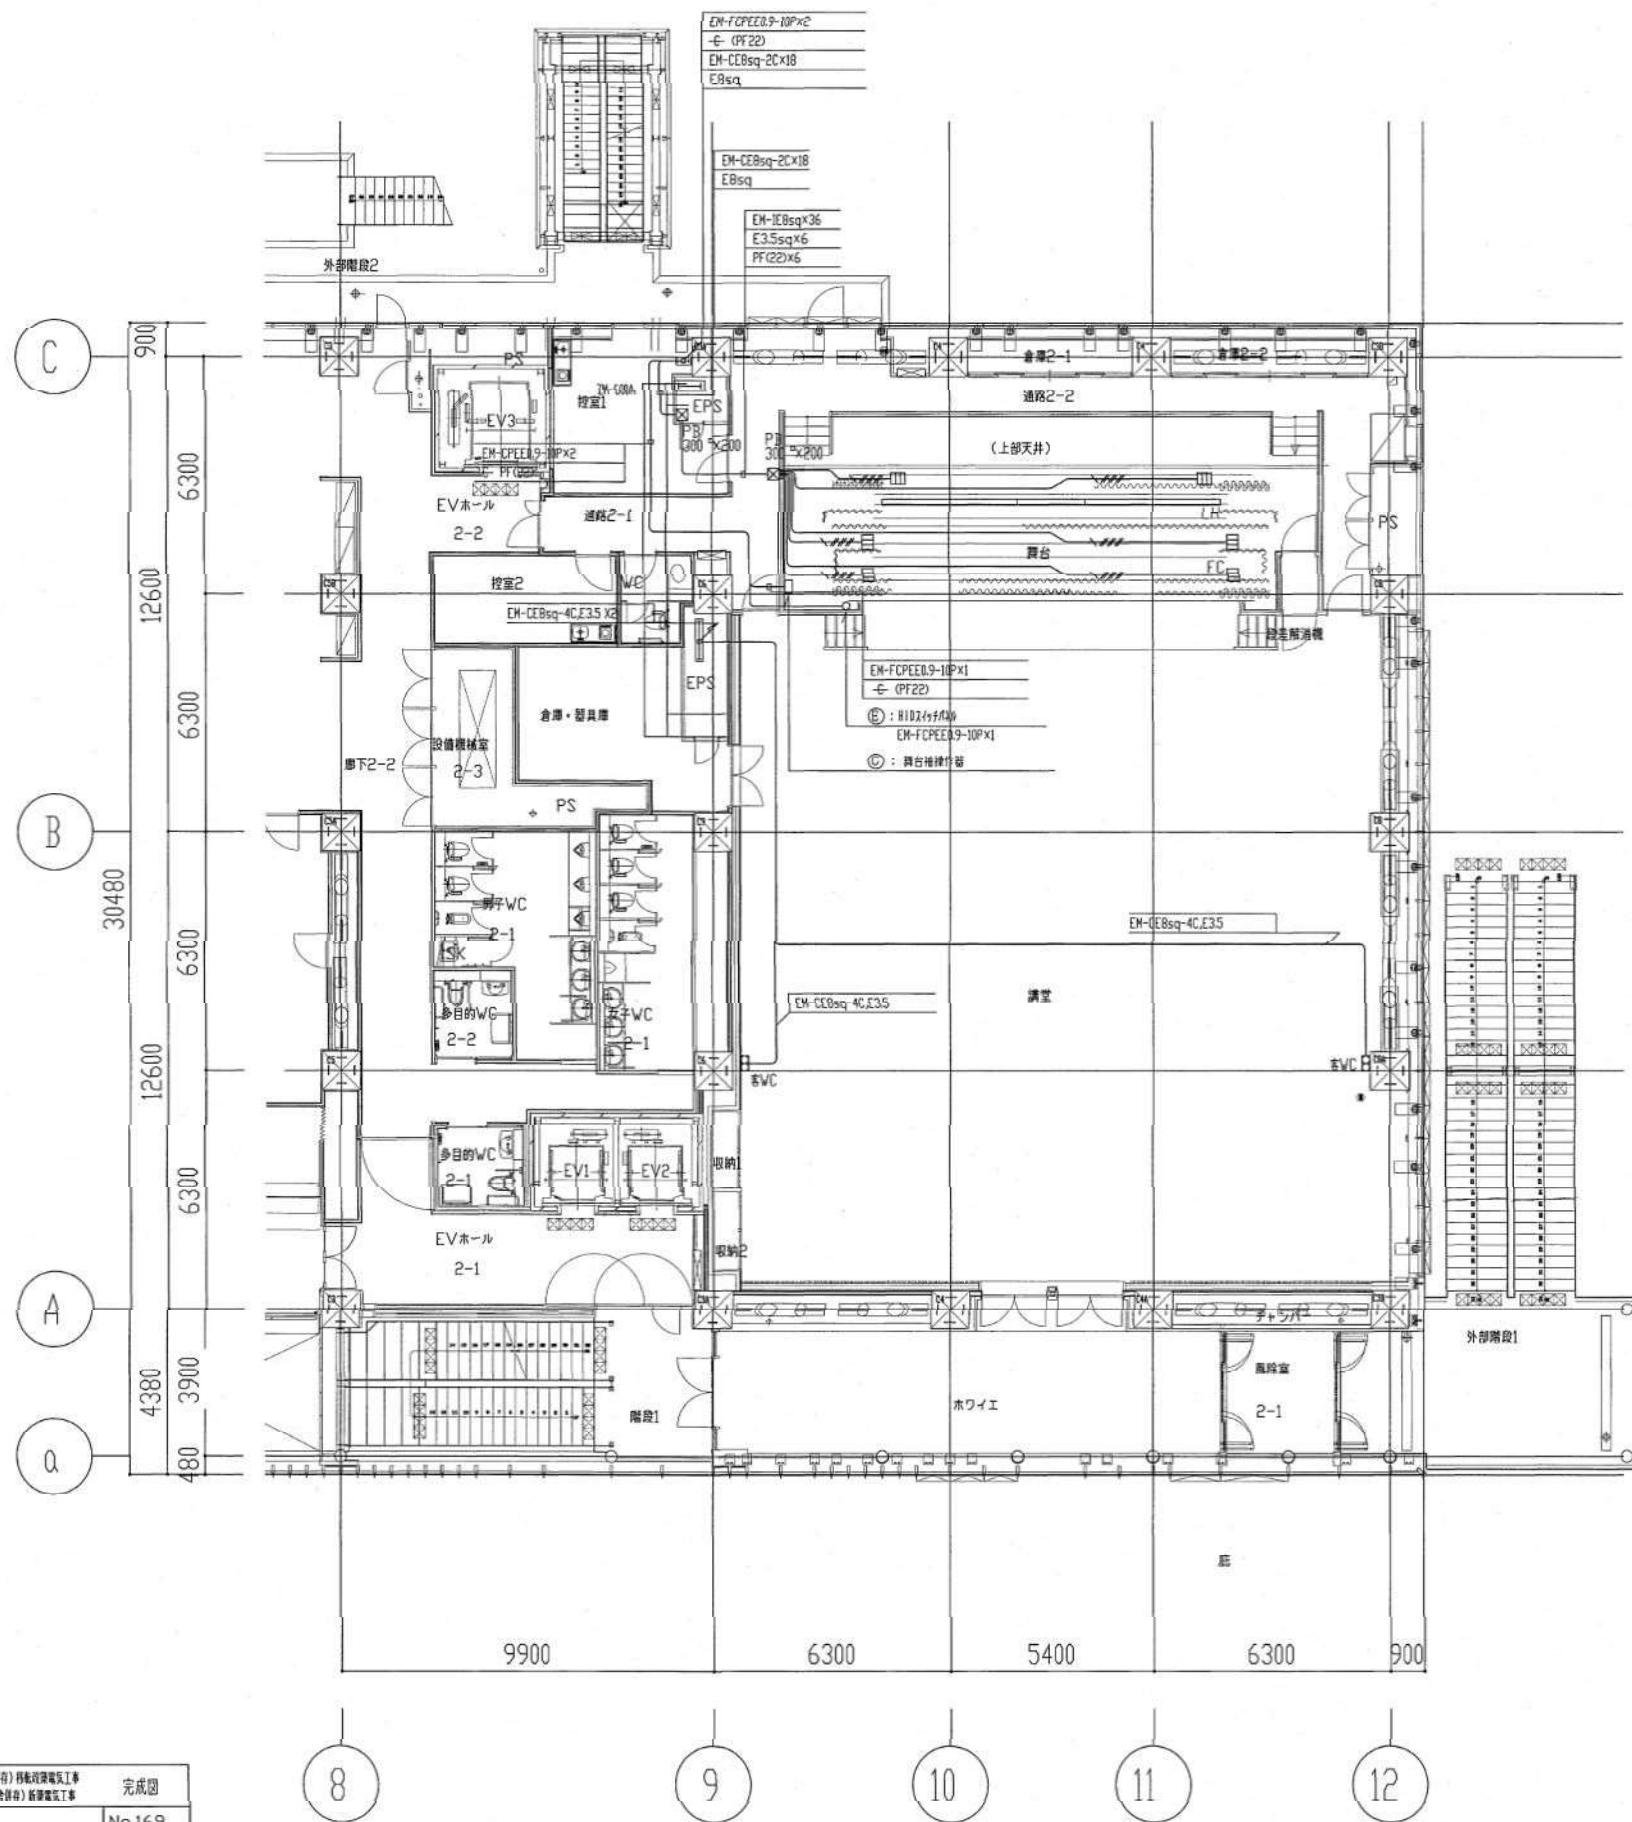施工：内藤電機株式会社 名古屋支店




記号	名称	内容	数量
□ LH	ドア・サッシ・ライト	150W/100V/12H L=1.8m	
□ FC	フロア・コンセント	C型 30Aコンセント 30個	
□ VC	客室・トイレ・コンセント	C型 30Aコンセント 20個	

※示無き配線・配管は下記の通り。
 EM-IE8sq×6,E3.5(E31)

西区環境整備委員会（住宅サービスセンター）特別共同企業体	完成図
西区社会福祉センター（仮設施設）新築工事	
舞台照明設備 2階平面図	No.169
縮尺	1/100
完成	180
平成21年11月	日
名古屋市住宅都市局営繕部設備課	
名古屋市社会福祉協議会	
株式会社 NTTアグリア	
本図記入寸法は特記なき限り（mm）単位とする	

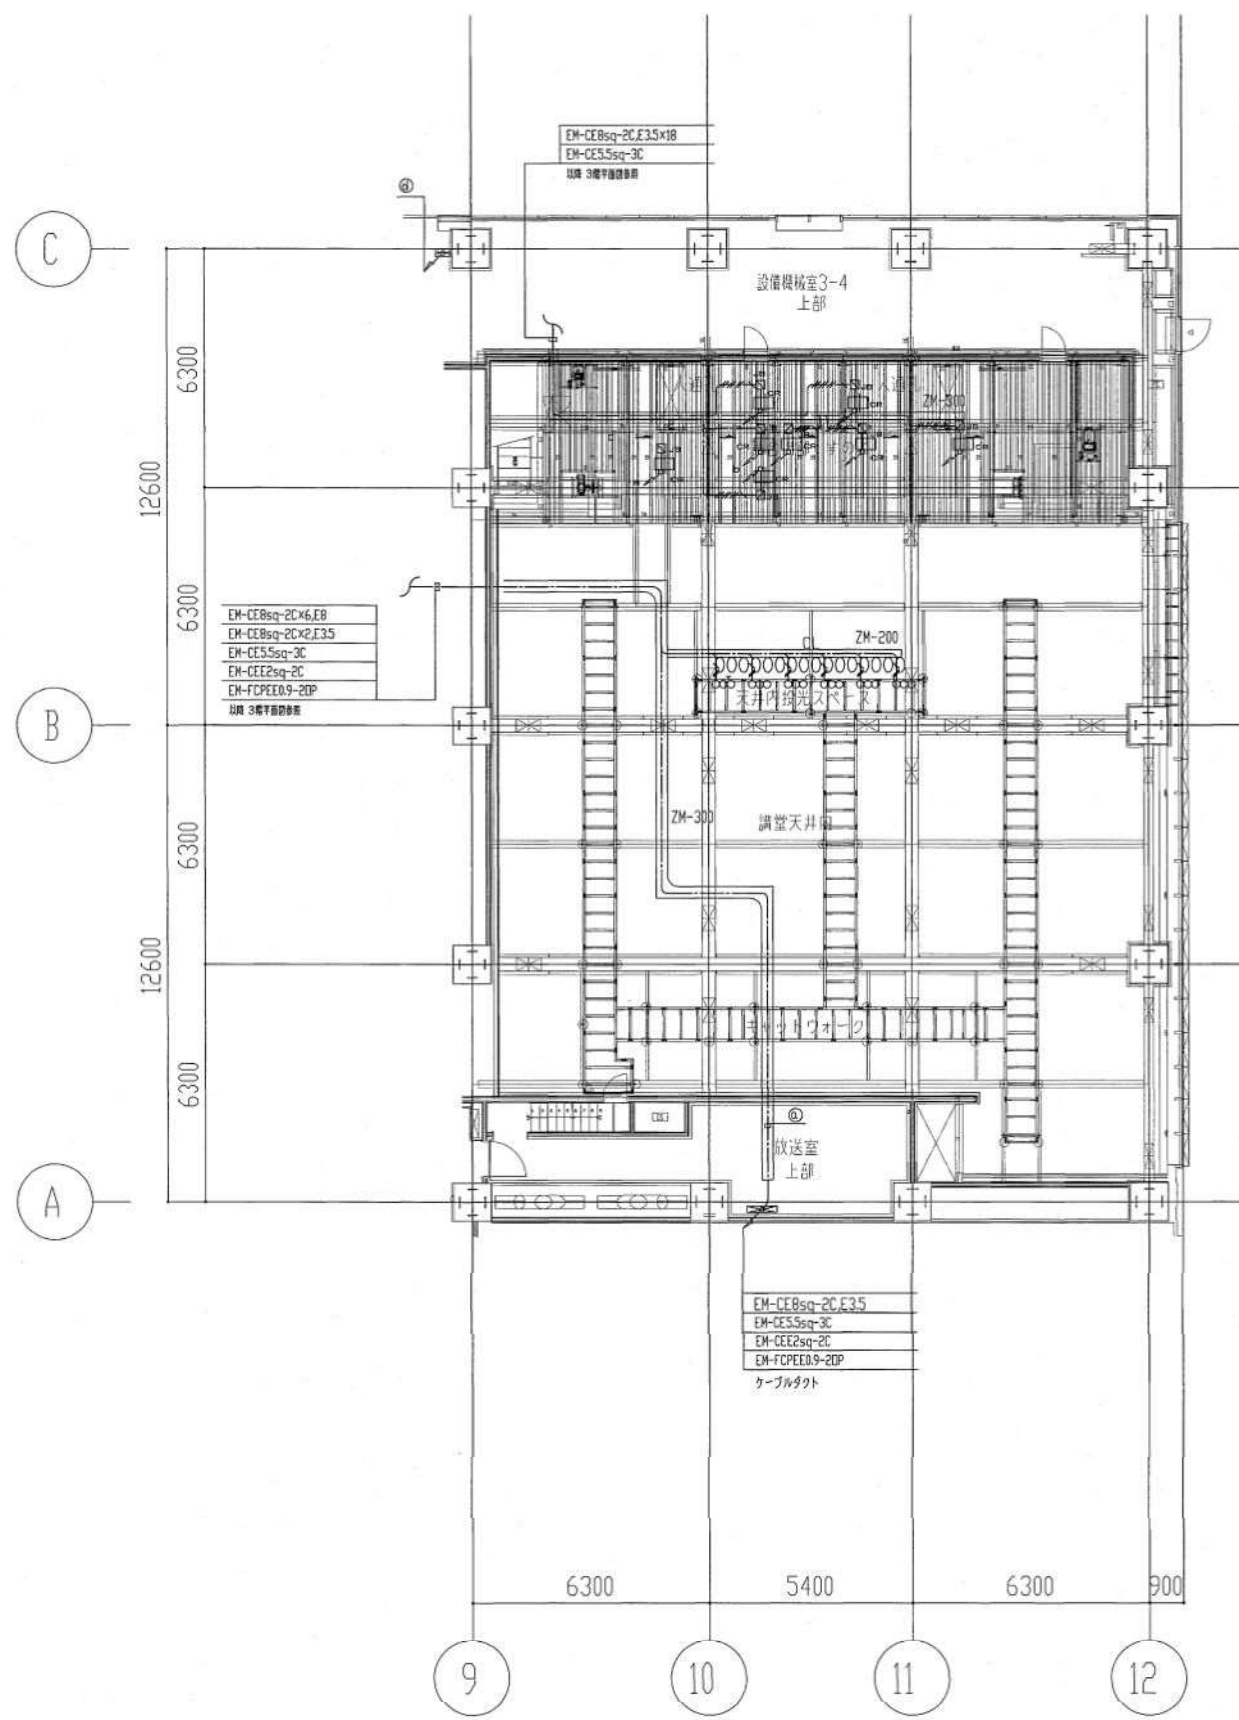施工：サンワコムシス・信立 特別共同企業体
 施工：内藤電機株式会社 名古屋支店



EM-CE5, 5sq-3CX1	(E31)	
EM-FCPE0, 9-20PX1	(E39)	
EM-CEE-S2sq-2CX1	(E25)	
EM-UTP7x7K87x5)X1	(E25)	
DMX203-2PX1	(E25)	
DMX203-2PX1	(E25)	

WD300x100		
EM-CE5, 5sq-3CX1		
EM-FCPE0, 9-20PX1		
EM-CEE-S2sq-2CX1		
EM-UTP7x7K87x5)X1		
DMX203-2PX1		
DMX203-2PX1		
EM-IE8sqX36		
EBsq		

WD300x100 セレクター付		
EM-CE5, 5sq-3CX1		
EM-FCPE0, 9-20PX1		
EM-CEE-S2sq-2CX1		
EM-UTP7x7K87x5)X1		
DMX203-2PX1		
DMX203-2PX1		
DMX203-2PX1		
EM-IE8sqX24		
EBsq		

WD300x100 セレクター付		
EM-CE5, 5sq-3CX1		
EM-FCPE0, 9-20PX1		
EM-CEE-S2sq-2CX1		
EM-UTP7x7K87x5)X1		
DMX203-2PX1		
DMX203-2PX1		
DMX203-2PX1		
EM-CE5, 5sq-3CX1		
EM-IE8sqX60		
EBsq		

記号	名称	内容	備考
○CL	シーリングスポットライト	500Wハロゲン平凸レンズスポット	
○○○	シーリングウォールコンセント	C型 20Aコンセント 20用	
□JB	ジョイントボックス	30A 4用	
□CR	ケーブルリール	8sq-7CX8m付	
□CR	ケーブルリール	5, 5sq-3CX8m付 (DMX電源用)	
□CR	ケーブルリール	DMX制御用X8m付	

指示無き配線・配管は下記の通り。

EM-IE8sqX2,E3.5(E25)


EM-IE8sqX4,E3.5(E31)

EM-IE8sqX6,E3.5(E31)

西尾建設株式会社 (住宅サービスセンター) 移転改修電気工事	完成図
西尾建設株式会社 (住宅サービスセンター) 移転改修電気工事	完成図
舞台照明設備 スノコ階平面図	No.171
縮尺 1/100	180
完成	
平成21年11月 日	
名古屋住宅都市局営繕部設備課	
名古屋社会福祉協議会	
株式会社 NTTフタバエ	
本図記入寸法は特記なき限り (mm) 単位とする	

施工：サンワコムシス・信立 特別共同企業体

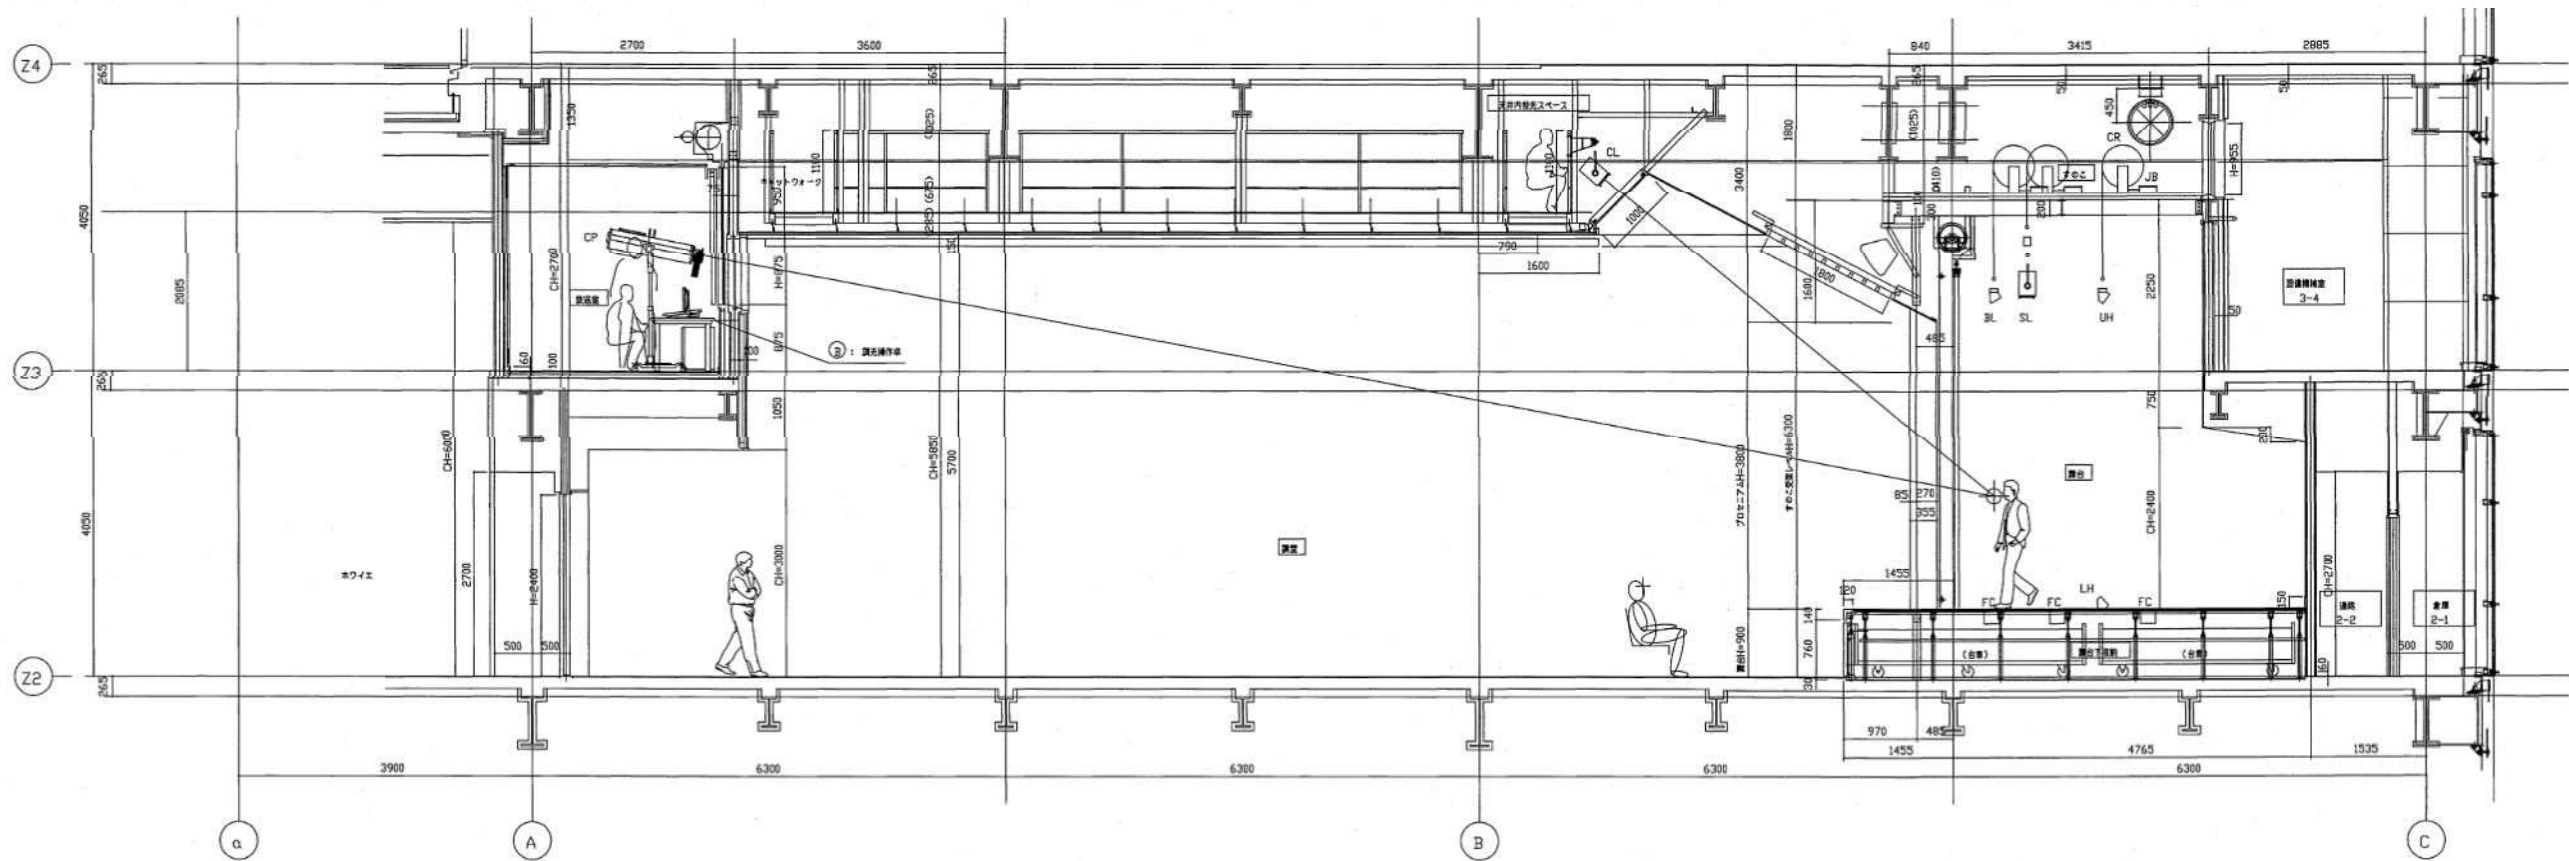施工：内藤電機株式会社 名古屋支店



凡例

記号	名称	内容	単位
BL	ボデーライト	150W/φ100×600 L=9m	
SL	スリムダウンライト	C型 20Aコンセント X270° L=9m	
	スリムダウンライト	500W/φ100×600 L=9m	
	スリムダウンライト	500W/φ100×600 L=9m	
UH	フッソーライト	200W/φ100×600 L=9m	
CL	シーリングライト	500W/φ100×600 L=9m	
	シーリングコンセント	C型 20Aコンセント 20m	
CP	センターピンスポットライト	700W/φ100×600 L=9m	
LH	ローアングルライト	150W/φ100×600 L=9m	
FC	フロアコンセント	C型 30Aコンセント 30m	
WVC	壁面コンセント	C型 30Aコンセント 20m	

西宮市役所等関係施設（在宅サービスセンター等）移転改修工事 西宮市役所等関係施設（在宅サービスセンター等）移転改修工事		完成図
舞台照明設備 断面図	No.172	
縮尺	1/50	180
完成		
平成21年11月 日		
名古屋市住宅都市局営繕部設備課		
名古屋市社会福祉協議会		
株式会社 NTTフロンティア		
本図記入寸法は特記なき限り（mm）単位とする		

施工：サンワコムシス・信立 特別共同企業体
施工：内藤電機株式会社 名古屋支店

No.	機 器 名 称	数 量	機 器 仕 様	参 考 品 番
1	デジタルHDMIレコーダ (別途工事)	1 台	形式 20インチ、10バス、8ポートフルHDレコーダ、8ポートフルHD 入力回路 アナログ：モノ/ステレオ、2チャンネル、48kHz、176-178kHz、(L、R) X1、99kHz X1 デジタル：マルチチャンネル (AES/EBU) X8 出力回路 アナログ：ステレオ (L、R) X1、グループ (1-4)、AUX1、2チャンネルフルHD (1-8) X8 アナログ：ステレオ X1、2、3、4、5、6、7、8、9、10、11、12、13、14、15、16、17、18、19、20、21、22、23、24、25、26、27、28、29、30、31、32、33、34、35、36、37、38、39、40、41、42、43、44、45、46、47、48、49、50、51、52、53、54、55、56、57、58、59、60、61、62、63、64、65、66、67、68、69、70、71、72、73、74、75、76、77、78、79、80、81、82、83、84、85、86、87、88、89、90、91、92、93、94、95、96、97、98、99、100、101、102、103、104、105、106、107、108、109、110、111、112、113、114、115、116、117、118、119、120、121、122、123、124、125、126、127、128、129、130、131、132、133、134、135、136、137、138、139、140、141、142、143、144、145、146、147、148、149、150、151、152、153、154、155、156、157、158、159、160、161、162、163、164、165、166、167、168、169、170、171、172、173、174、175、176、177、178、179、180、181、182、183、184、185、186、187、188、189、190、191、192、193、194、195、196、197、198、199、200、201、202、203、204、205、206、207、208、209、210、211、212、213、214、215、216、217、218、219、220、221、222、223、224、225、226、227、228、229、230、231、232、233、234、235、236、237、238、239、240、241、242、243、244、245、246、247、248、249、250、251、252、253、254、255、256、257、258、259、260、261、262、263、264、265、266、267、268、269、270、271、272、273、274、275、276、277、278、279、280、281、282、283、284、285、286、287、288、289、290、291、292、293、294、295、296、297、298、299、300、301、302、303、304、305、306、307、308、309、310、311、312、313、314、315、316、317、318、319、320、321、322、323、324、325、326、327、328、329、330、331、332、333、334、335、336、337、338、339、340、341、342、343、344、345、346、347、348、349、350、351、352、353、354、355、356、357、358、359、360、361、362、363、364、365、366、367、368、369、370、371、372、373、374、375、376、377、378、379、380、381、382、383、384、385、386、387、388、389、390、391、392、393、394、395、396、397、398、399、400、401、402、403、404、405、406、407、408、409、410、411、412、413、414、415、416、417、418、419、420、421、422、423、424、425、426、427、428、429、430、431、432、433、434、435、436、437、438、439、440、441、442、443、444、445、446、447、448、449、450、451、452、453、454、455、456、457、458、459、460、461、462、463、464、465、466、467、468、469、470、471、472、473、474、475、476、477、478、479、480、481、482、483、484、485、486、487、488、489、490、491、492、493、494、495、496、497、498、499、500、501、502、503、504、505、506、507、508、509、510、511、512、513、514、515、516、517、518、519、520、521、522、523、524、525、526、527、528、529、530、531、532、533、534、535、536、537、538、539、540、541、542、543、544、545、546、547、548、549、550、551、552、553、554、555、556、557、558、559、560、561、562、563、564、565、566、567、568、569、570、571、572、573、574、575、576、577、578、579、580、581、582、583、584、585、586、587、588、589、590、591、592、593、594、595、596、597、598、599、600、601、602、603、604、605、606、607、608、609、610、611、612、613、614、615、616、617、618、619、620、621、622、623、624、625、626、627、628、629、630、631、632、633、634、635、636、637、638、639、640、641、642、643、644、645、646、647、648、649、650、651、652、653、654、655、656、657、658、659、660、661、662、663、664、665、666、667、668、669、670、671、672、673、674、675、676、677、678、679、680、681、682、683、684、685、686、687、688、689、690、691、692、693、694、695、696、697、698、699、700、701、702、703、704、705、706、707、708、709、710、711、712、713、714、715、716、717、718、719、720、721、722、723、724、725、726、727、728、729、730、731、732、733、734、735、736、737、738、739、740、741、742、743、744、745、746、747、748、749、750、751、752、753、754、755、756、757、758、759、760、761、762、763、764、765、766、767、768、769、770、771、772、773、774、775、776、777、778、779、780、781、782、783、784、785、786、787、788、789、790、791、792、793、794、795、796、797、798、799、800、801、802、803、804、805、806、807、808、809、810、811、812、813、814、815、816、817、818、819、820、821、822、823、824、825、826、827、828、829、830、831、832、833、834、835、836、837、838、839、840、841、842、843、844、845、846、847、848、849、850、851、852、853、854、855、856、857、858、859、860、861、862、863、864、865、866、867、868、869、870、871、872、873、874、875、876、877、878、879、880、881、882、883、884、885、886、887、888、889、890、891、892、893、894、895、896、897、898、899、900、901、902、903、904、905、906、907、908、909、910、911、912、913、914、915、916、917、918、919、920、921、922、923、924、925、926、927、928、929、930、931、932、933、934、935、936、937、938、939、940、941、942、943、944、945、946、947、948、949、950、951、952、953、954、955、956、957、958、959、960、961、962、963、964、965、966、967、968、969、970、971、972、973、974、975、976、977、978、979、980、981、982、983、984、985、986、987、988、989、990、991、992、993、994、995、996、997、998、999、1000、1001、1002、1003、1004、1005、1006、1007、1008、1009、1010、1011、1012、1013、1014、1015、1016、1017、1018、1019、1020、1021、1022、1023、1024、1025、1026、1027、1028、1029、1030、1031、1032、1033、1034、1035、1036、1037、1038、1039、1040、1041、1042、1043、1044、1045、1046、1047、1048、1049、1050、1051、1052、1053、1054、1055、1056、1057、1058、1059、1060、1061、1062、1063、1064、1065、1066、1067、1068、1069、1070、1071、1072、1073、1074、1075、1076、1077、1078、1079、1080、1081、1082、1083、1084、1085、1086、1087、1088、1089、1090、1091、1092、1093、1094、1095、1096、1097、1098、1099、1100、1101、1102、1103、1104、1105、1106、1107、1108、1109、1110、1111、1112、1113、1114、1115、1116、1117、1118、1119、1120、1121、1122、1123、1124、1125、1126、1127、1128、1129、1130、1131、1132、1133、1134、1135、1136、1137、1138、1139、1140、1141、1142、1143、1144、1145、1146、1147、1148、1149、1150、1151、1152、1153、1154、1155、1156、1157、1158、1159、1160、1161、1162、1163、1164、1165、1166、1167、1168、1169、1170、1171、1172、1173、1174、1175、1176、1177、1178、1179、1180、1181、1182、1183、1184、1185、1186、1187、1188、1189、1190、1191、1192、1193、1194、1195、1196、1197、1198、1199、1200、1201、1202、1203、1204、1205、1206、1207、1208、1209、1210、1211、1212、1213、1214、1215、1216、1217、1218、1219、1220、1221、1222、1223、1224、1225、1226、1227、1228、1229、1230、1231、1232、1233、1234、1235、1236、1237、1238、1239、1240、1241、1242、1243、1244、1245、1246、1247、1248、1249、1250、1251、1252、1253、1254、1255、1256、1257、1258、1259、1260、1261、1262、1263、1264、1265、1266、1267、1268、1269、1270、1271、1272、1273、1274、1275、1276、1277、1278、1279、1280、1281、1282、1283、1284、1285、1286、1287、1288、1289、1290、1291、1292、1293、1294、1295、1296、1297、1298、1299、1300、1301、1302、1303、1304、1305、1306、1307、1308、1309、1310、1311、1312、1313、1314、1315、1316、1317、1318、1319、1320、1321、1322、1323、1324、1325、1326、1327、1328、1329、1330、1331、1332、1333、1334、1335、1336、1337、1338、1339、1340、1341、1342、1343、1344、1345、1346、1347、1348、1349、1350、1351、1352、1353、1354、1355、1356、1357、1358、1359、1360、1361、1362、1363、1364、1365、1366、1367、1368、1369、1370、1371、1372、1373、1374、1375、1376、1377、1378、1379、1380、1381、1382、1383、1384、1385、1386、1387、1388、1389、1390、1391、1392、1393、1394、1395、1396、1397、1398、1399、1400、1401、1402、1403、1404、1405、1406、1407、1408、1409、1410、1411、1412、1413、1414、1415、1416、1417、1418、1419、1420、1421、1422、1423、1424、1425、1426、1427、1428、1429、1430、1431、1432、1433、1434、1435、1436、1437、1438、1439、1440、1441、1442、1443、1444、1445、1446、1447、1448、1449、1450、1451、1452、1453、1454、1455、1456、1457、1458、1459、1460、1461、1462、1463、1464、1465、1466、1467、1468、1469、1470、1471、1472、1473、1474、1475、1476、1477、1478、1479、1480、1481、1482、1483、1484、1485、1486、1487、1488、1489、1490、1491、1492、1493、1494、1495、1496、1497、1498、1499、1500、1501、1502、1503、1504、1505、1506、1507、1508、1509、1510、1511、1512、1513、1514、1515、1516、1517、1518、1519、1520、1521、1522、1523、1524、1525、1526、1527、1528、1529、1530、1531、1532、1533、1534、1535、1536、1537、1538、1539、1540、1541、1542、1543、1544、1545、1546、1547、1548、1549、1550、1551、1552、1553、1554、1555、1556、1557、1558、1559、1560、1561、1562、1563、1564、1565、1566、1567、1568、1569、1570、1571、1572、1573、1574、1575、1576、1577、1578、1579、1580、1581、1582、1583、1584、1585、1586、1587、1588、1589、1590、1591、1592、1593、1594、1595、1596、1597、1598、1599、1600、1601、1602、1603、1604、1605、1606、1607、1608、1609、1610、1611、1612、1613、1614、1615、1616、1617、1618、1619、1620、1621、1622、1623、1624、1625、1626、1627、1628、1629、1630、1631、1632、1633、1634、1635、1636、1637、1638、1639、1640、1641、1642、1643、1644、1645、1646、1647、1648、1649、1650、1651、1652、1653、1654、1655、1656、1657、1658、1659、1660、1661、1662、1663、1664、1665、1666、1667、1668、1669、1670、1671、1672、1673、1674、1675、1676、1677、1678、1679、1680、1681、1682、1683、1684、1685、1686、1687、1688、1689、1690、1691、1692、1693、1694、1695、1696、1697、1698、1699、1700、1701、1702、1703、1704、1705、1706、1707、1708、1709、1710、1711、1712、1713、1714、1715、1716、1717、1718、1719、1720、1721、1722、1723、1724、1725、1726、1727、1728、1729、1730、1731、1732、1733、1734、1735、1736、1737、1738、1739、1740、1741、1742、1743、1744、1745、1746、1747、1748、1749、1750、1751、1752、1753、1754、1755、1756、1757、1758、1759、1760、1761、1762、1763、1764、1765、1766、1767、1768、1769、1770、1771、1772、1773、1774、1775、1776、1777、1778、1779、1780、1781、1782、1783、1784、1785、1786、1787、1788、1789、1790、1791、1792、1793、1794、1795、1796、1797、1798、1799、1800、1801、1802、1803、1804、1805、1806、1807、1808、1809、1810、1811、1812、1813、1814、1815、1816、1817、1818、1819、1820、1821、1822、1823、1824、1825、1826、1827、1828、1829、1830、1831、1832、1833、1834、1835、1836、1837、1838、1839、1840、1841、1842、1843、1844、1845、1846、1847、1848、1849、1850、1851、1852、1853、1854、1855、1856、1857、1858、1859、1860、1861、1862、1863、1864、1865、1866、1867、1868、1869、1870、1871、1872、1873、1874、1875、1876、1877、1878、1879、1880、1881、1882、1883、1884、1885、1886、1887、1888、1889、1890、1891、1892、1893、1894、1895、1896、1897、1898、1899、1900、1901、1902、1903、1904、1905、1906、1907、1908、1909、1910、1911、1912、1913、1914、1915、1916、1917、1918、1919、1920、1921、1922、1923、1924、1925、1926、1927、1928、1929、1930、1931、1932、1933、1934、1935、1936、1937、1938、1939、1940、1941、1942、1943、1944、1945、1946、1947、1948、1949、1950、1951、1952、1953、1954、1955、1956、1957、1958、1959、1960、1961、1962、1963、1964、1965、1966、1967、1968、1969、1970、1971、1972、1973、1974、1975、1976、1977、1978、1979、1980、1981、1982、1983、1984、1985、1986、1987、1988、1989、1990、1991、1992、1993、1994、1995、1996、1997、1998、1999、2000、2001、2002、2003、2004、2005、2006、2007、2008、2009、2010、2011、2012、2013、2014、2015、2016、2017、2018、2019、2020、2021、2022、2023、2024、2025、2026、2027、2028、2029、2030、2031、2032、2033、2034、2035、2036、2037、2038、2039、2040、2041、2042、2043、2044、2045、2046、2047、2048、2049、2050、2051、2052、2053、2054、2055、2056、2057、2058、2059、2060、2061、2062、2063、2064、2065、2066、2067、2068、2069、2070、2071、2072、2073、2074、2075、2076、2077、2078、2079、2080、2081、2082、2083、2084、2085、2086、2087、2088、2089、2090、2091、2092、2093、2094、2095、2096、2097、2098、2099、2100、2101、2102、2103、2104、2105、2106、2107、2108、2109、2110、2111、2112、2113、2114、2115、2116、2117、2118、2119、2120、2121、2122、2123、2124、2125、2126、2127、2128、2129、2130、2131、2132、2133、2134、2135、2136、2137、2138、2139、2140、2141、2142、2143、2144、2145、2146、2147、2148、2149、2150、2151、2152、2153、2154、2155、2156、2157、2158、2159、2160、2161、2162、2163、2164、2165、2166、2167、2168、2169、2170、2171、2172、2173、2174、2175、2176、2177、2178、2179、2180、2181、2182、2183、2184、2185、2186、2187、2188、2189、2190、2191、2192、2193、2194、2195、2196、2197、2198、2199、2200、2201、2202、2203、2204、2205、2206、2207、2208、2209、2210、2211、2212、2213、2214、2215、2216、2217、2218、2219、2220、2221、2222、2223、2224、2225、2226、2227、2228、2229、2230、2231、2232、2233、2234、2235、2236、2237、2238、2239、2240、2241、2242、2243、2244、2245、2246、2247、2248、2249、2250、2251、2252、2253、2254、2255、2256、2257、2258、2259、2260、2261、2262、2263、2264、2265、2266、2267、2268、2269、2270、2271、2272、2273、2274、2275、2276、2277、2278、2279、2280、2281、2282、2283、2284、2285、2286、2287、2288、2289、2290、2291、2292、2293、2294、2295、2296、2297、2298、2299、2300、2301、2302、2303、2304、2305、2306、2307、2308、2309、2310、2311、2312、2313、2314、2315、2316、2317、2318、2319、2320、2321、2322、2323、2324、2325、2326、2327、2328、2329、2330、2331、2332、2333、2334、2335、2336、2337、2338、2339、2340、2341、2342、2343、2344、2345、2346、2347、2348、2349、2350、2351、2352、2353、2354、2355、2356、2357、2358、2359、2360、2361、2362、2363、2364、2365、2366、2367、2368、2369、2370、2371、2372、2373、2374、2375、2376、2377、2378、2379、2380、2381、2382、2383、2384、2385、2386、2387、2388、2389、2390、2391、2392、2393、2394、2395、2396、2397、2398、2399、2400、2401、2402、2403、2404、2405、2406、2407、2408、2409、2410、2411、2412、2413、2414、2415、2416、2417、2418、2419、2420、2421、2422、2423、2424、2425、2426、2427、2428、2429、2430、2431、2432、2433、2434、2435、2436、2437、2438、2439、2440、2441、2442、2443、2444、2445、2446、2447、2448、2449、2450、2451、2452、2453、2454、2455、2456、2457、2458、2459、2460、2461、2462、2463、2464、2465、2466、2467、2468、2469、2470、2471、2472、2473、2474、2475、2476、2477、2478、2479、2480、2481、2482、2483、2484、2485、2486、2487、2488、2489、2490、2491、2492、2493、2494、2495、2496、2497、2498、2499、2500、2501、2502、2503、2504、2505、2506、2507、2508、2509、2510、2511、2512、2513、2514、2515、2516、2517、2518、2519、2520、2521、2522、2523、2524、2525、2526、2527、2528、2529、2530、2531、2532、2533、2534、2535、2536、2537、2538、2539、2540、2541、2542、2543、2544、2545、2546、2547、2548、2549、2550、2551、2552、2553、2554、2555、2556、2557、2558、2559、2560、2561、2562、2563、2564、2565、2566、2567、2568、2569、2570、2571、2572、2573、2574、2575、2576、2577、2578、2579、2580、2581、2582、2583、2584、2585、2586、2587、2588、2589、2590、2591、2592、2593、2594、2595、2596、2597、2598、2599、2600、2601、2602、2603、2604、2605、2606、2607、2608、2609、2610、2611、2612、2613、2614、2615、2616、2617、2618、2619、2620、2621、2622、2623、2624、2625、2626、2627、2628、2629、2630、2631、2632、2633、2634、2635、2636、2637、2638、2639、2640、2641、2642、2643、2644、2645、2646、2647、2648、2649、2650、2651、2652、2653、2654、2655	

西宮研究所等組合(在宅サービスセンター併有)特設改修電気工事		完成図
西宮在宅サービスセンター(匠研究所等組合併有)新築電気工事		
音響設備 特記仕様書(1)		No. 173
縮尺	NLS	180
完成		
		平成21年11月 日
名古屋市住宅都市局営繕設備課		
名古屋市社会福祉協議会		
縮尺会社 NITエファシチメース		
本図記入寸法は特記なき限り (mm) 単位とする		


施工：サンワコムシス・信立 特別共同企業体

No.	機 器 名 称	数 量	機 器 仕 様	参 考 品 番
5	舞台増音機 (別添工事)	1 台	入力 モノラルX6、ステレオ(L、R) X8、サブX1、増幅X2 出力 メインX2、モノラルX2、サブX2、REC(L、R) X2、映像X1 形式 兼用CD、MDコンベクションデッキ 使用ディスク CD/CD-R/CD-RW(CD)、ミニディスク(MD) 記録モード STEREO/MONO/LP2/LP4(MD) 録音時間 80分(標準) カセットデッキ (1) トラック 2チャンネル (兼用) ヘッド構成 録音/再生ヘッドX1、消音ヘッドX1 電源制御部 (1) 電源 AC100V ACコンセント 非接地X2、接地X9(全コンセント合計14、8A以下) 材料 E1A19インダクタマウントバネに準拠、キースター付、消磁ユニット付	
6	プロセニアムスピーカー (別添工事)	1 式	(2) 形式 2ウェイバスレフタイプ 指向性 絞角X40° 許容入力 400W/8Ω 周波数特性 70Hz~20kHz 出力音圧レベル 99dB(1m/1W)	
7	サイドスピーカー (別添工事)	2 式	(1) 形式 2ウェイバスレフタイプ 指向性 絞角X40° 許容入力 400W/8Ω 周波数特性 70Hz~20kHz 出力音圧レベル 99dB(1m/1W)	
8	固定型スピーカー (別添工事)	2 台	(1) 形式 2ウェイバスレフタイプ 指向性 絞角X40° 許容入力 400W/8Ω 周波数特性 70Hz~20kHz 出力音圧レベル 99dB(1m/1W)	
9	ステージスピーカー (別添工事)	2 式	(1) 形式 2ウェイバスレフタイプ 指向性 絞角X40° 許容入力 400W/8Ω 周波数特性 70Hz~20kHz 出力音圧レベル 99dB(1m/1W)	
10	はね張りスピーカー (別添工事)	2 台	(1) 形式 2ウェイバスレフタイプ 指向性 絞角X40° 許容入力 160W/8Ω 周波数特性 70Hz~20kHz 出力音圧レベル 99dB(1m/1W)	
11	移動型スピーカー (別添工事)	2 台	(1) 形式 2ウェイバスレフタイプ 指向性 絞角X40° 許容入力 300W/8Ω 周波数特性 70Hz~18kHz 出力音圧レベル 99dB(1m/1W)	
12	モニタースピーカー (別添工事)	2 台	(1) 形式 2ウェイバスレフタイプ 指向性 絞角X40° 許容入力 160W/8Ω 周波数特性 45Hz~22kHz(-10dB) 出力音圧レベル 87dB(1m/1W)	
13	ホワイエスピーカー (別添工事)	3 台	(1) 形式 2ウェイバスレフタイプ 指向性 絞角X40° 許容入力 160W/8Ω 周波数特性 45Hz~22kHz(-10dB) 出力音圧レベル 87dB(1m/1W)	
14	天井埋込スピーカー(ATT付) 演説用 (別添工事)	5 台	(1) 形式 2ウェイバスレフタイプ 指向性 絞角X40° 許容入力 160W/8Ω 周波数特性 45Hz~22kHz(-10dB) 出力音圧レベル 87dB(1m/1W)	
15	天井埋込スピーカー(ATT無) 演説用 (別添工事)	4 台	(1) 形式 2ウェイバスレフタイプ 指向性 絞角X40° 許容入力 160W/8Ω 周波数特性 45Hz~22kHz(-10dB) 出力音圧レベル 87dB(1m/1W)	
16	アンプ (別添工事)	4 台	(1) 形式 2ウェイバスレフタイプ 指向性 絞角X40° 許容入力 160W/8Ω 周波数特性 45Hz~22kHz(-10dB) 出力音圧レベル 87dB(1m/1W)	
17	ワイヤレスアンテナ (別添工事)	4 台	(1) 形式 2ウェイバスレフタイプ 指向性 絞角X40° 許容入力 160W/8Ω 周波数特性 45Hz~22kHz(-10dB) 出力音圧レベル 87dB(1m/1W)	
18	エアモニターマイクホン (別添工事)	2 式	(1) 形式 2ウェイバスレフタイプ 指向性 絞角X40° 許容入力 160W/8Ω 周波数特性 45Hz~22kHz(-10dB) 出力音圧レベル 87dB(1m/1W)	
19	舞台下手コンソント (別添工事)	1 面	(1) 形式 2ウェイバスレフタイプ 指向性 絞角X40° 許容入力 160W/8Ω 周波数特性 45Hz~22kHz(-10dB) 出力音圧レベル 87dB(1m/1W)	
20	舞台上手コンソント (別添工事)	1 面	(1) 形式 2ウェイバスレフタイプ 指向性 絞角X40° 許容入力 160W/8Ω 周波数特性 45Hz~22kHz(-10dB) 出力音圧レベル 87dB(1m/1W)	

No.	機 器 名 称	数 量	機 器 仕 様	参 考 品 番
21	マイクコンソントボックス(2ヶ用) (別添工事)	5 台	使用コネクター XLR3-13X2 ボックス 鋼板製、防塵仕様 使用コネクター XLR4-13X2	
22	スピーカーコンソントボックス(2ヶ用) (別添工事)	2 台	使用コネクター XLR4-13X2 ボックス 鋼板製、防塵仕様 使用コネクター XLR4-13X1	
23	スピーカーコンソントボックス(1ヶ用) (別添工事)	2 台	使用コネクター XLR4-13X1 ボックス 鋼板製、防塵仕様 使用コネクター XLR3-31X4	
24	ラインコンソントプレート(4ヶ用) (別添工事)	1 台	使用コネクター XLR3-31X4 使用コネクター XLR3-13X1	
25	マイクコンソントプレート(1ヶ用) (別添工事)	3 台	使用コネクター XLR3-13X1 使用コネクター XLR3-13X1	
26	インカムコンソント (別添工事)	2 台	使用コネクター XLR3-13X1 使用コネクター XLR3-13X1	
27	可搬型子機 (別添工事)	2 台	使用コネクター XLR3-13X1 使用コネクター XLR3-13X1	
28	ベルトバック子機 (別添工事)	2 台	使用コネクター XLR3-13X1 使用コネクター XLR3-13X1	
29	ヘッドセット (別添工事)	4 台	使用コネクター XLR3-13X1 使用コネクター XLR3-13X1	
30	無線送信機 (別添工事)	4 台	使用コネクター XLR3-13X1 使用コネクター XLR3-13X1	
31	無線受信機 (別添工事)	10 台	使用コネクター XLR3-13X1 使用コネクター XLR3-13X1	
32	ヘッドホン (別添工事)	10 台	使用コネクター XLR3-13X1 使用コネクター XLR3-13X1	
33	シールドインダクター (別添工事)	10 台	使用コネクター XLR3-13X1 使用コネクター XLR3-13X1	
34	ダイナミックマイクホン (別添工事)	10 本	使用コネクター XLR3-13X1 使用コネクター XLR3-13X1	
35	ワイヤレスマイク(ハンド型) (別添工事)	5 台	使用コネクター XLR3-13X1 使用コネクター XLR3-13X1	
36	ワイヤレスマイク(マイク型) (別添工事)	2 台	使用コネクター XLR3-13X1 使用コネクター XLR3-13X1	
37	ワイヤレスマイク(卓上型) (別添工事)	2 台	使用コネクター XLR3-13X1 使用コネクター XLR3-13X1	
38	マイクスタンド(卓上型) (別添工事)	3 台	使用コネクター XLR3-13X1 使用コネクター XLR3-13X1	
39	マイクスタンド(床型) (別添工事)	5 台	使用コネクター XLR3-13X1 使用コネクター XLR3-13X1	
40	マイクスタンド(ブーム型) (別添工事)	4 台	使用コネクター XLR3-13X1 使用コネクター XLR3-13X1	
41	ワイヤレス充電器 (別添工事)	4 台	使用コネクター XLR3-13X1 使用コネクター XLR3-13X1	
42	予備品・消耗品 (別添工事)	1 式	使用コネクター XLR3-13X1 使用コネクター XLR3-13X1	


西区役所等複合庁舎(在宅サービスセンター併設) 移転設備電気工事	完成品
西区在宅サービスセンター(区役所等複合庁舎併設) 新設電気工事	
官署設備 特記仕様書(2)	No. 174
規 尺	NLS
完成	
平成21年11月 日	
名古屋住宅都市局営繕部設備課	
名古屋社会福祉協議会	
株式会社 NTTファシリティーズ	
本図記入寸法は特記なき限り (mm) 単位とする	

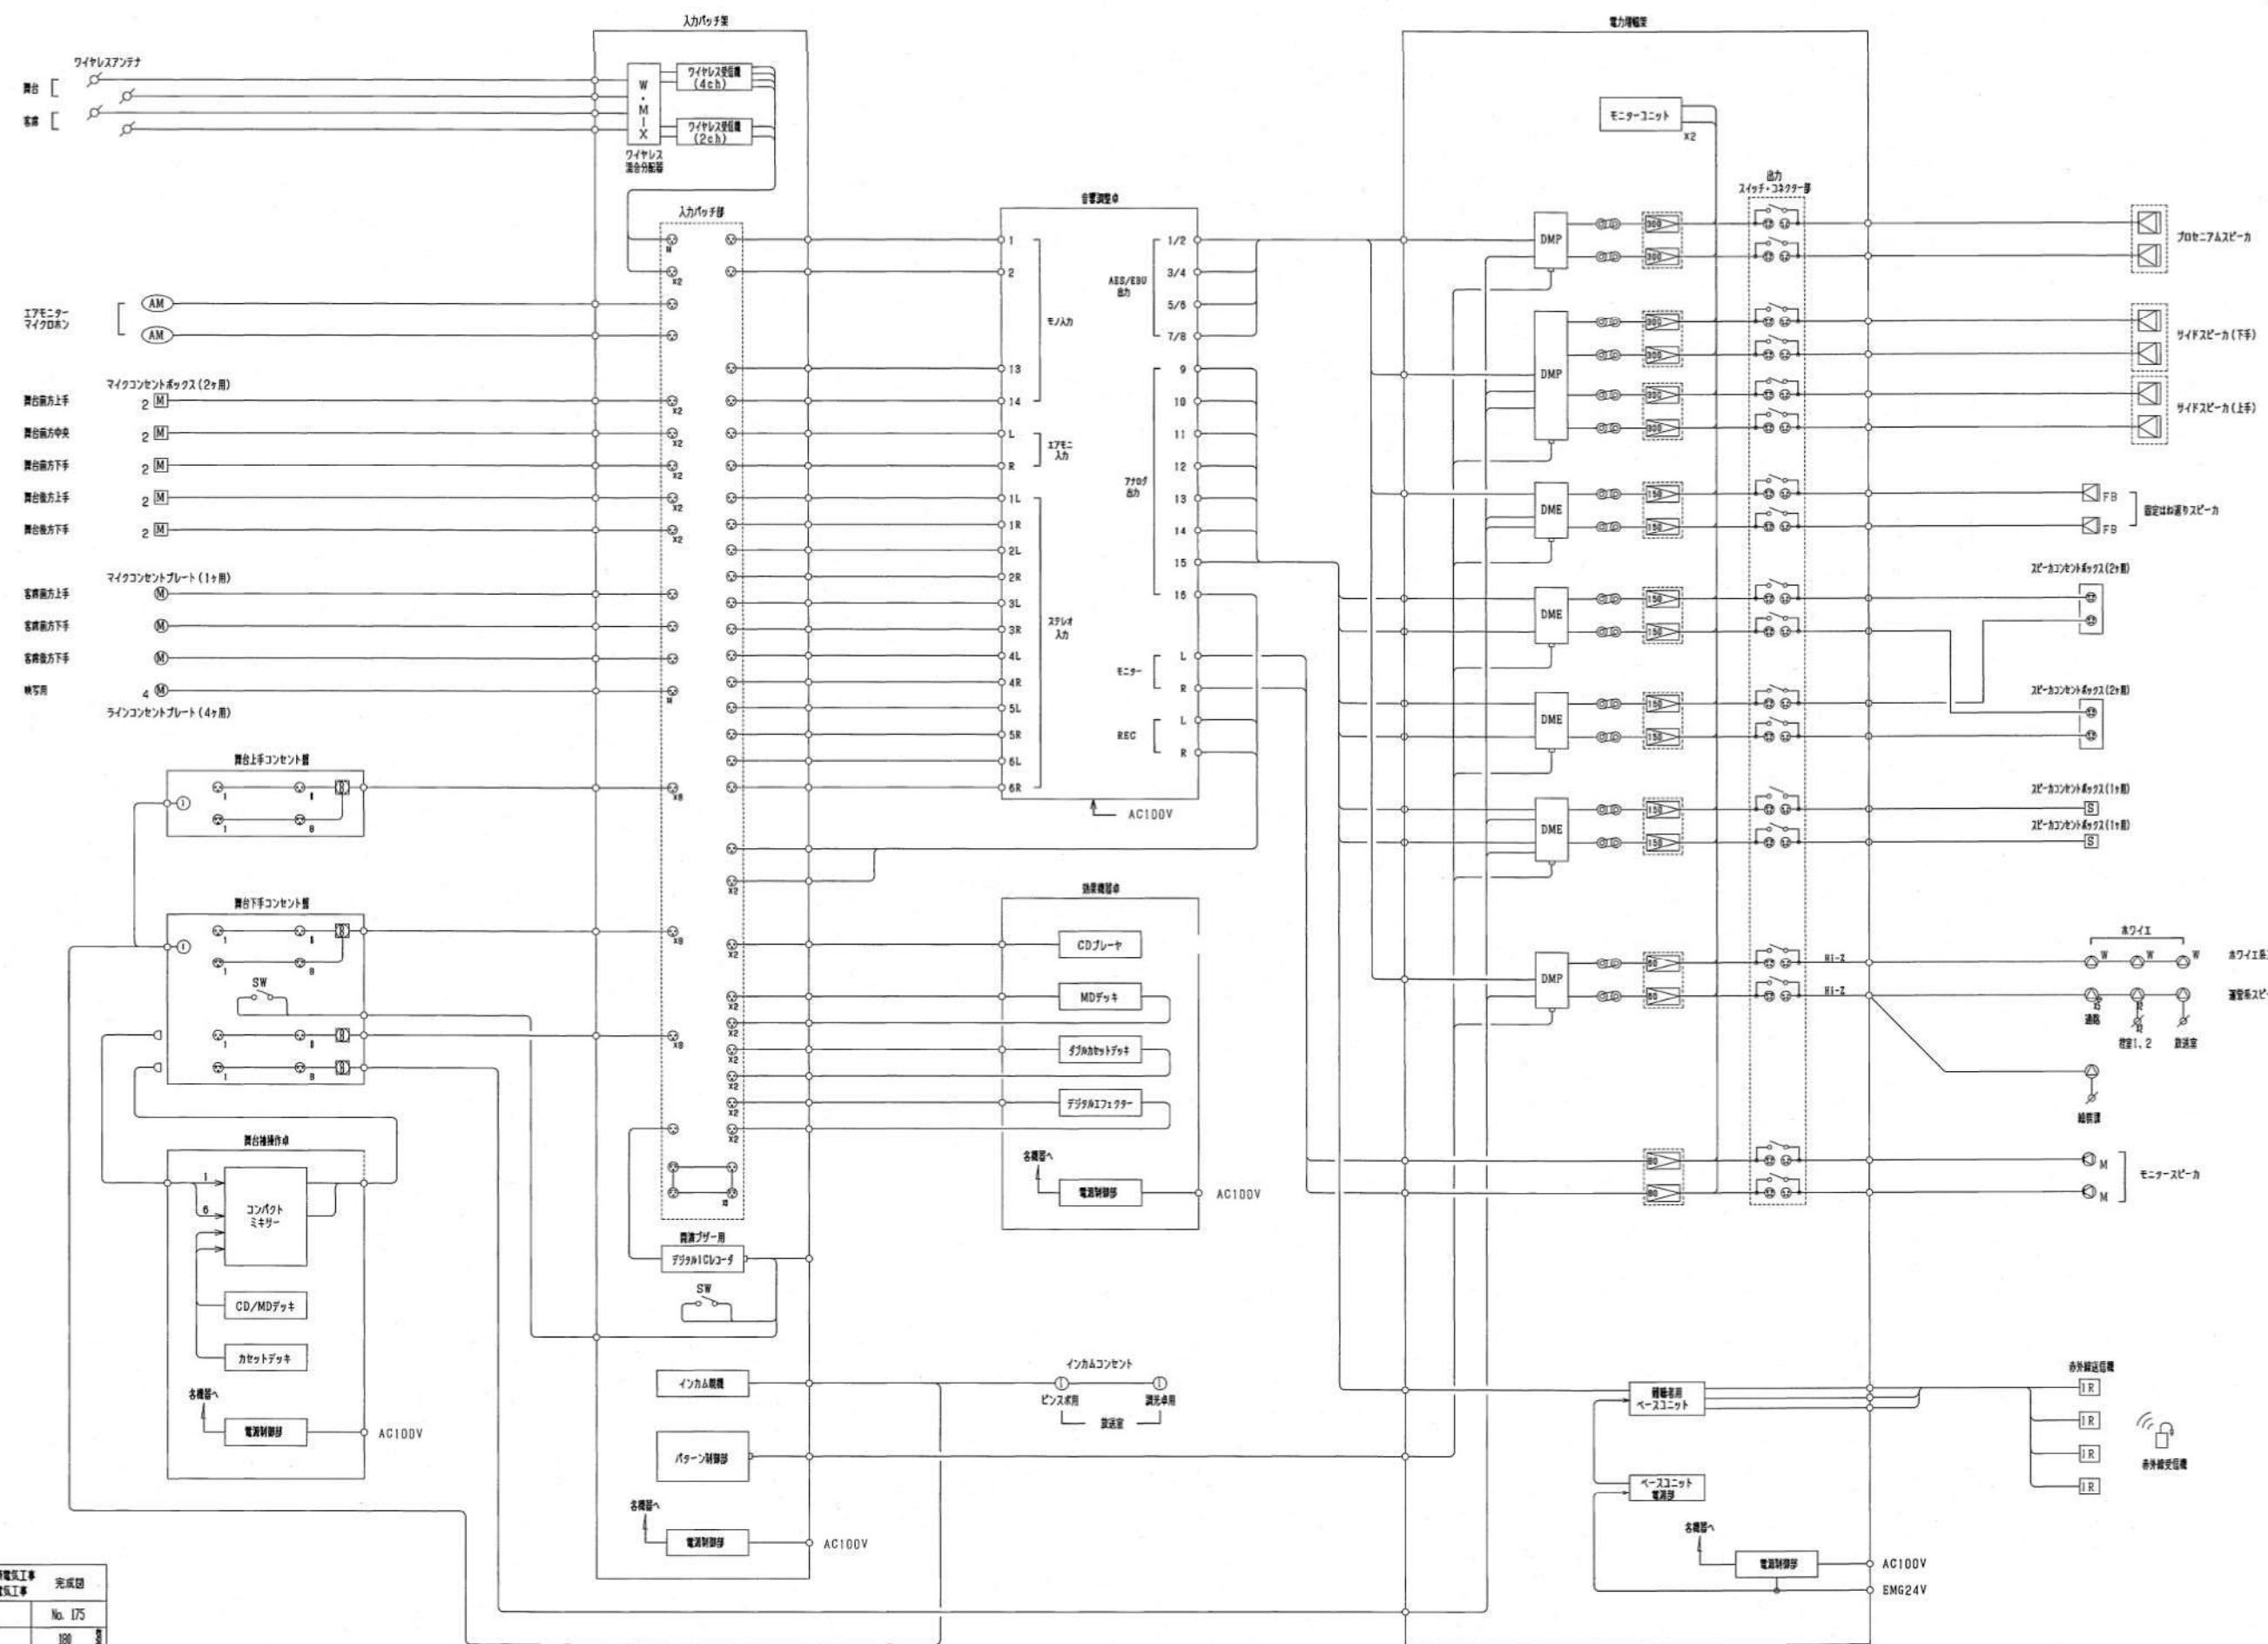施工：サンワコムシス・信立 特別共同企業体



西区役所等組合（在宅サービスセンター併設）移転改修電気工事 完成図			
西区在宅サービスセンター（区役所等組合併設）新築電気工事			
設備図	系統図	No.	175
図	R	NS	180
完成			
平成21年11月 日			
名古屋市住宅都市局管轄部設備課			
名古屋市社会福祉協議会			
株式会社 N/Aアファシリティーズ			
本図記入寸法は特記なき限り（mm）単位とする			

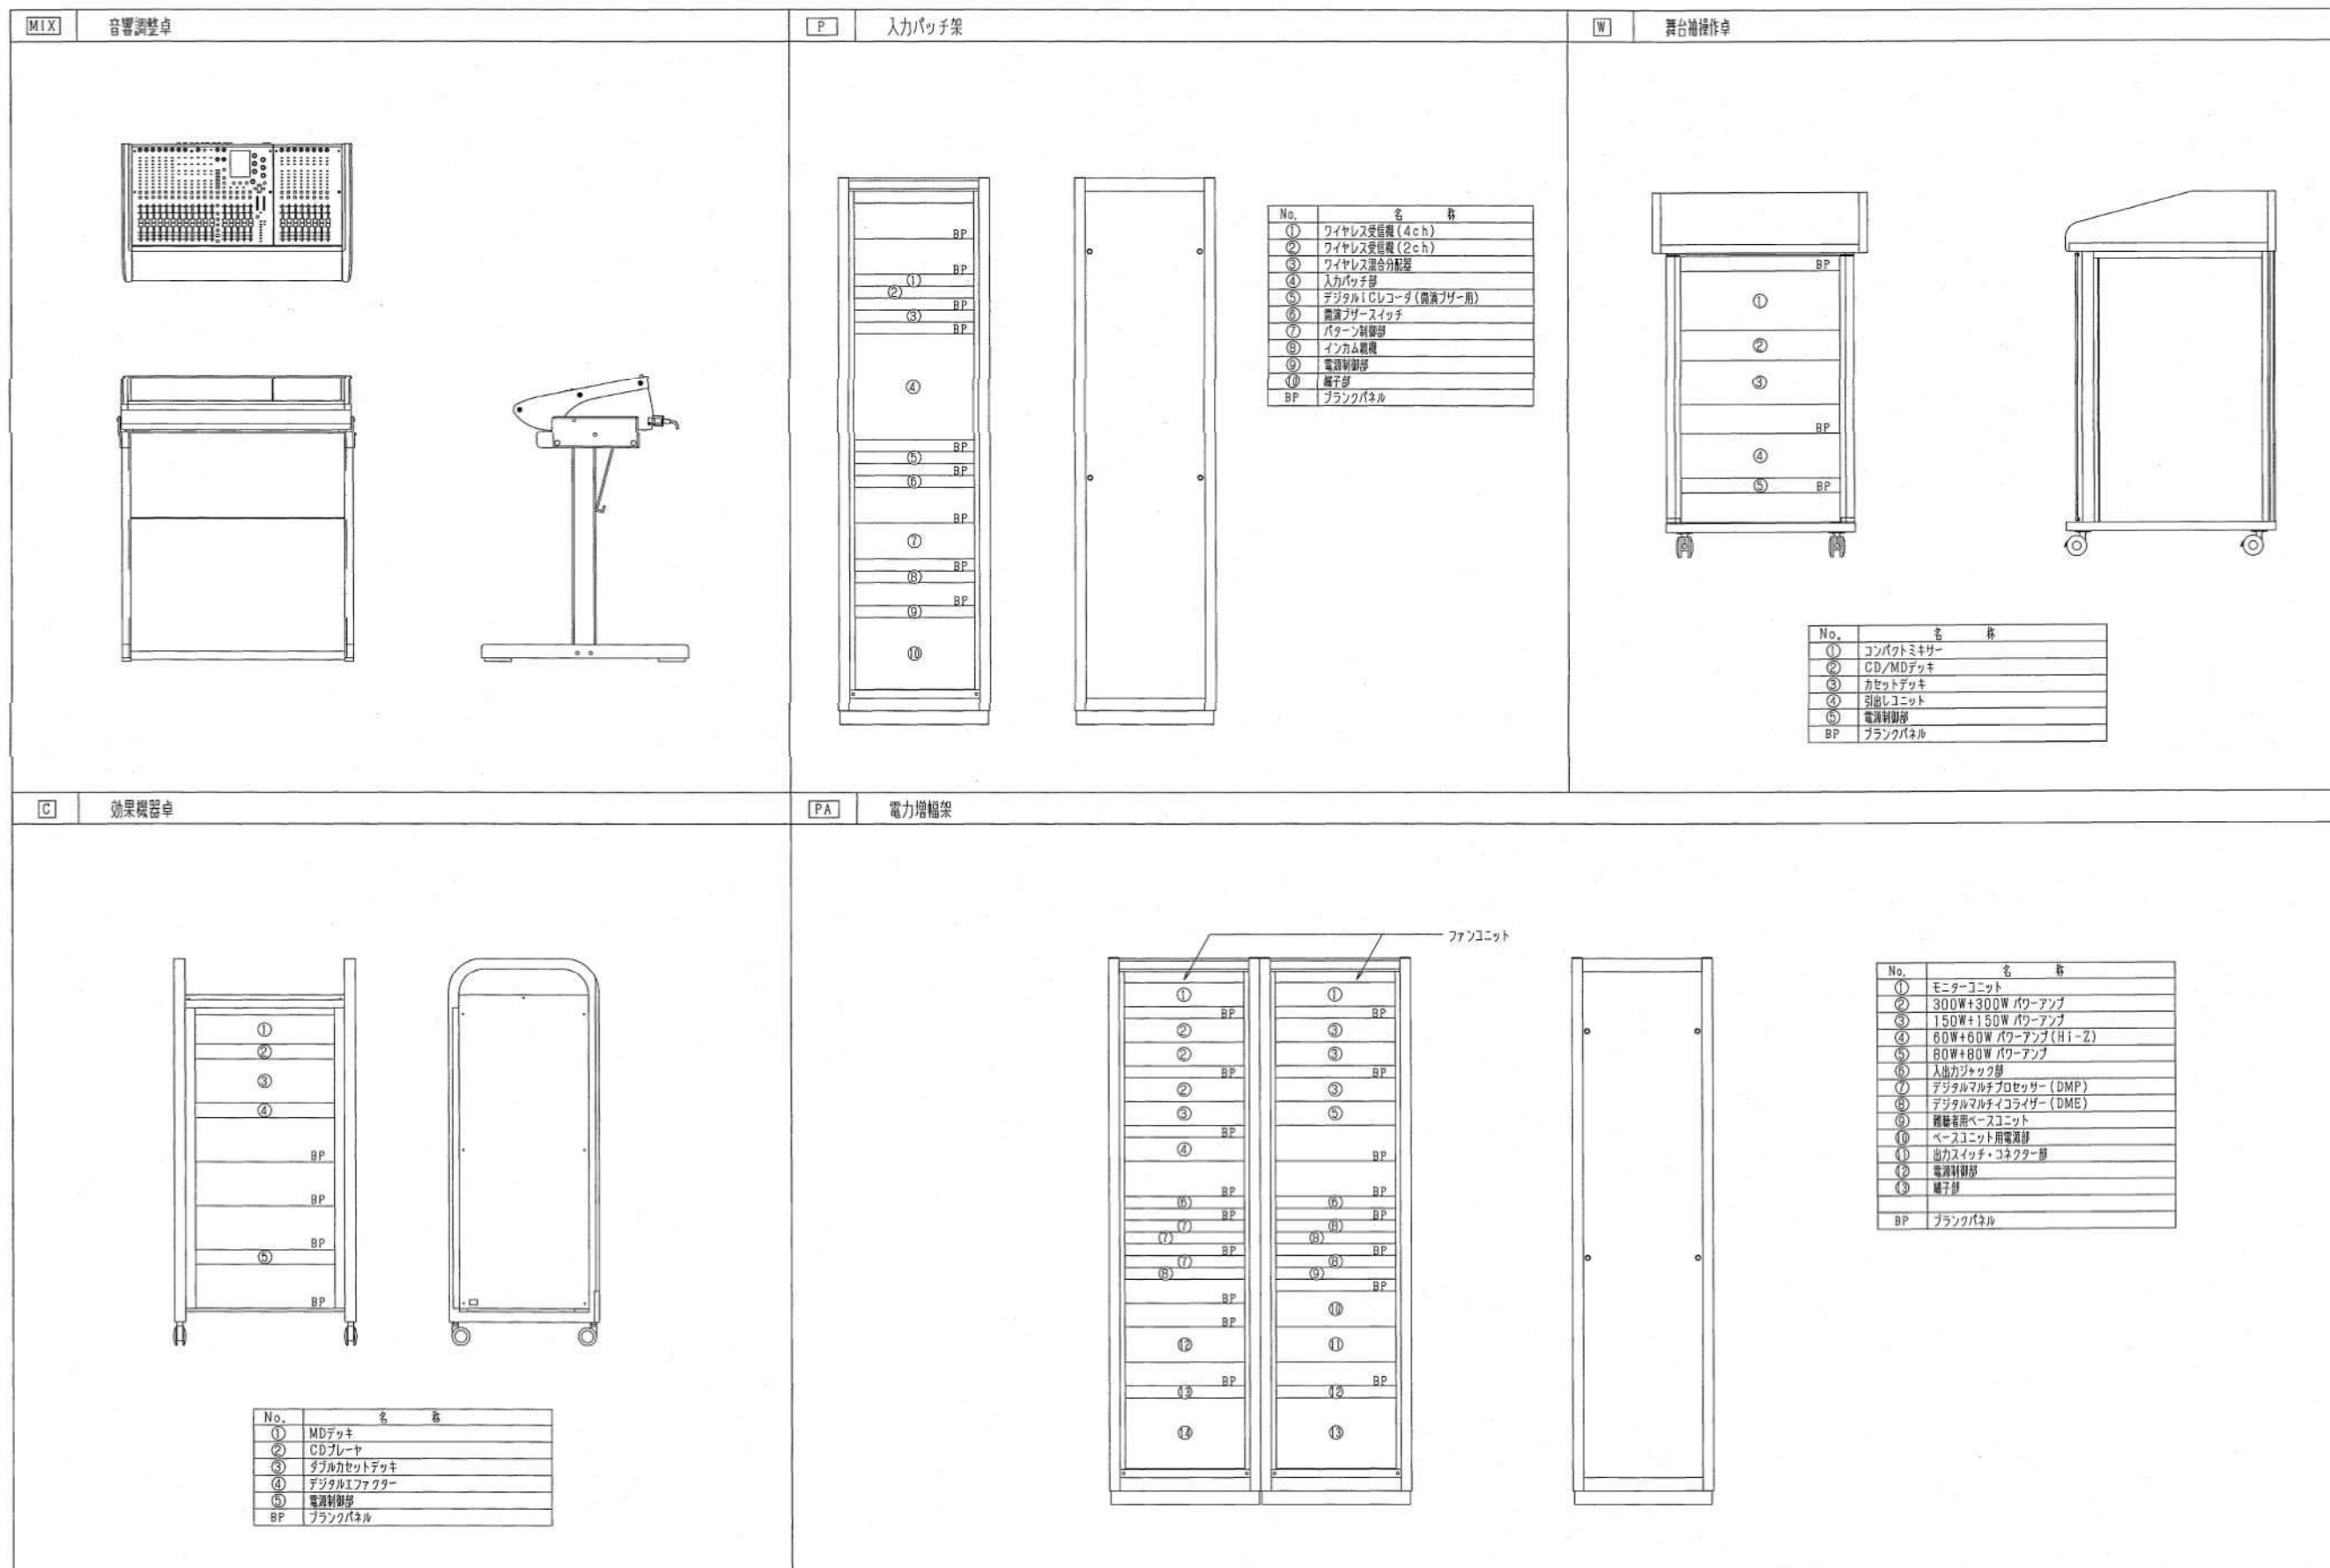施工：サンワコムシス・信立 特別共同企業体



C

効果機器卓

PA

電力増幅架

No.

名 称

①

MDデッキ

②

CDプレーヤ

③

ダブルカセットデッキ

④

デジタルエフェクター

⑤

電源制御部

BP

ブラックパネル

No.

名 称

①

モニターユニット

②

300W+300W パワーアンプ

③

150W+150W パワーアンプ

④

60W+60W パワーアンプ (Hi-Z)

⑤

80W+80W パワーアンプ

⑥

入出力ジャック部

⑦

デジタルマルチプロセッサー (DMP)

⑧

デジタルマルチコライザー (DME)

⑨

調整用ベースユニット

⑩

ベースユニット用電源部

⑪

出力スイッチ・コネクター部

⑫

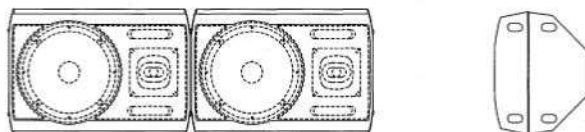
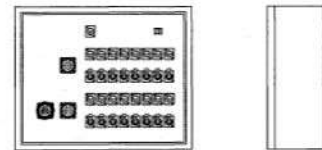
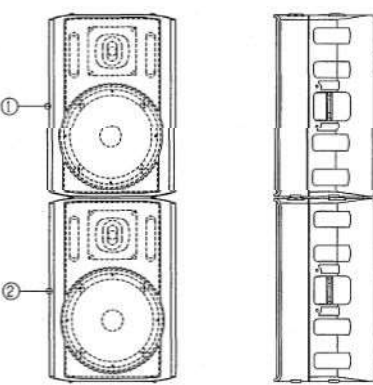
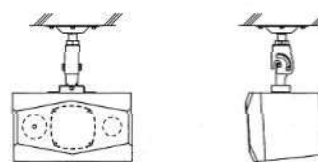
 
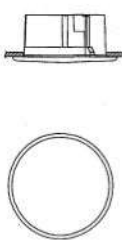
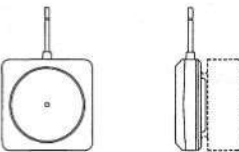
 
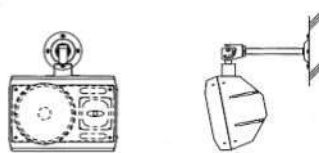
 
 
電源制御部

⑬







端子部

BP

ブラックパネル


 P	プロセアムスピーカ			 天井埋込スピーカ（ATT無）	 A	舞台下手コンセント壁	 M 4	ラインコンセントプレート（4ヶ用）							
															
 SS	サイドスピーカ		 M	モニタースピーカ	 Ø	アッテネータ	 B	舞台上手コンセント壁	 M	マイクコンセントプレート（1ヶ用）					
 <table border="1" data-bbox="341 1203 614 1270"><thead><tr><th>No.</th><th>名 称</th></tr></thead><tbody><tr><td>①</td><td>2ウェイスピーカ</td></tr><tr><td>②</td><td>サブウーハ</td></tr></tbody></table>		No.	名 称	①	2ウェイスピーカ	②	サブウーハ								
No.	名 称														
①	2ウェイスピーカ														
②	サブウーハ														
		 H	ホワイエ系スピーカ	 -O-	ワイヤレスアンテナ	 M 2	マイクコンセントボックス（2ヶ用）	 ①	インカムコンセント						
															
 FB	固定はね返りスピーカ		 Ø	天井埋込スピーカ（ATT付）	 AM	エアモニターマイクロホン	 S 2	スピーカコンセントボックス（2ヶ用）		可搬型子機					
							 S	スピーカコンセントボックス（1ヶ用）							

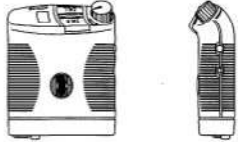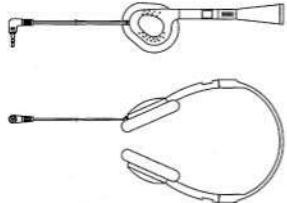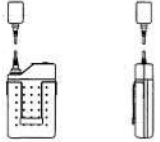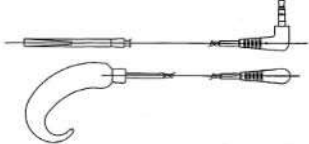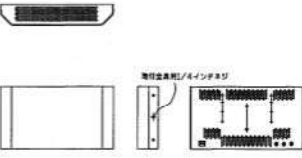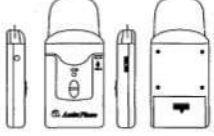施工：サンワコムシス・信立 特別共同企業体


ベルトバック子機	ヘッドホン	ワイヤレスマイク（タイピン型）	マイクスタンド（ブーム型）		
					
ヘッドセット	シルエットインダクター	ワイヤレスマイク（卓上型）	ワイヤレス充電器		
					
赤外線送信機	ダイナミックマイクロホン	マイクスタンド（卓上型）			
					
赤外線受信機	ワイヤレスマイク（ハンド型）	マイクスタンド（床上型）			
					

西区役所等複合庁舎（在宅サービスセンター併設）移転工事電気工事 完成図	
西区在宅サービスセンター（区役所等複合庁舎併設）新築電気工事	
設置設備 機器部図（3）	No. 178
縮尺 NS	100
完成	
平成21年11月 日	
名古屋市住宅都市局営繕部設備課	
名古屋市社会福祉協議会	
株式会社 N.T.T.ファシリティーズ	
本図記入寸法は特記なき限り（mm）単位とする	

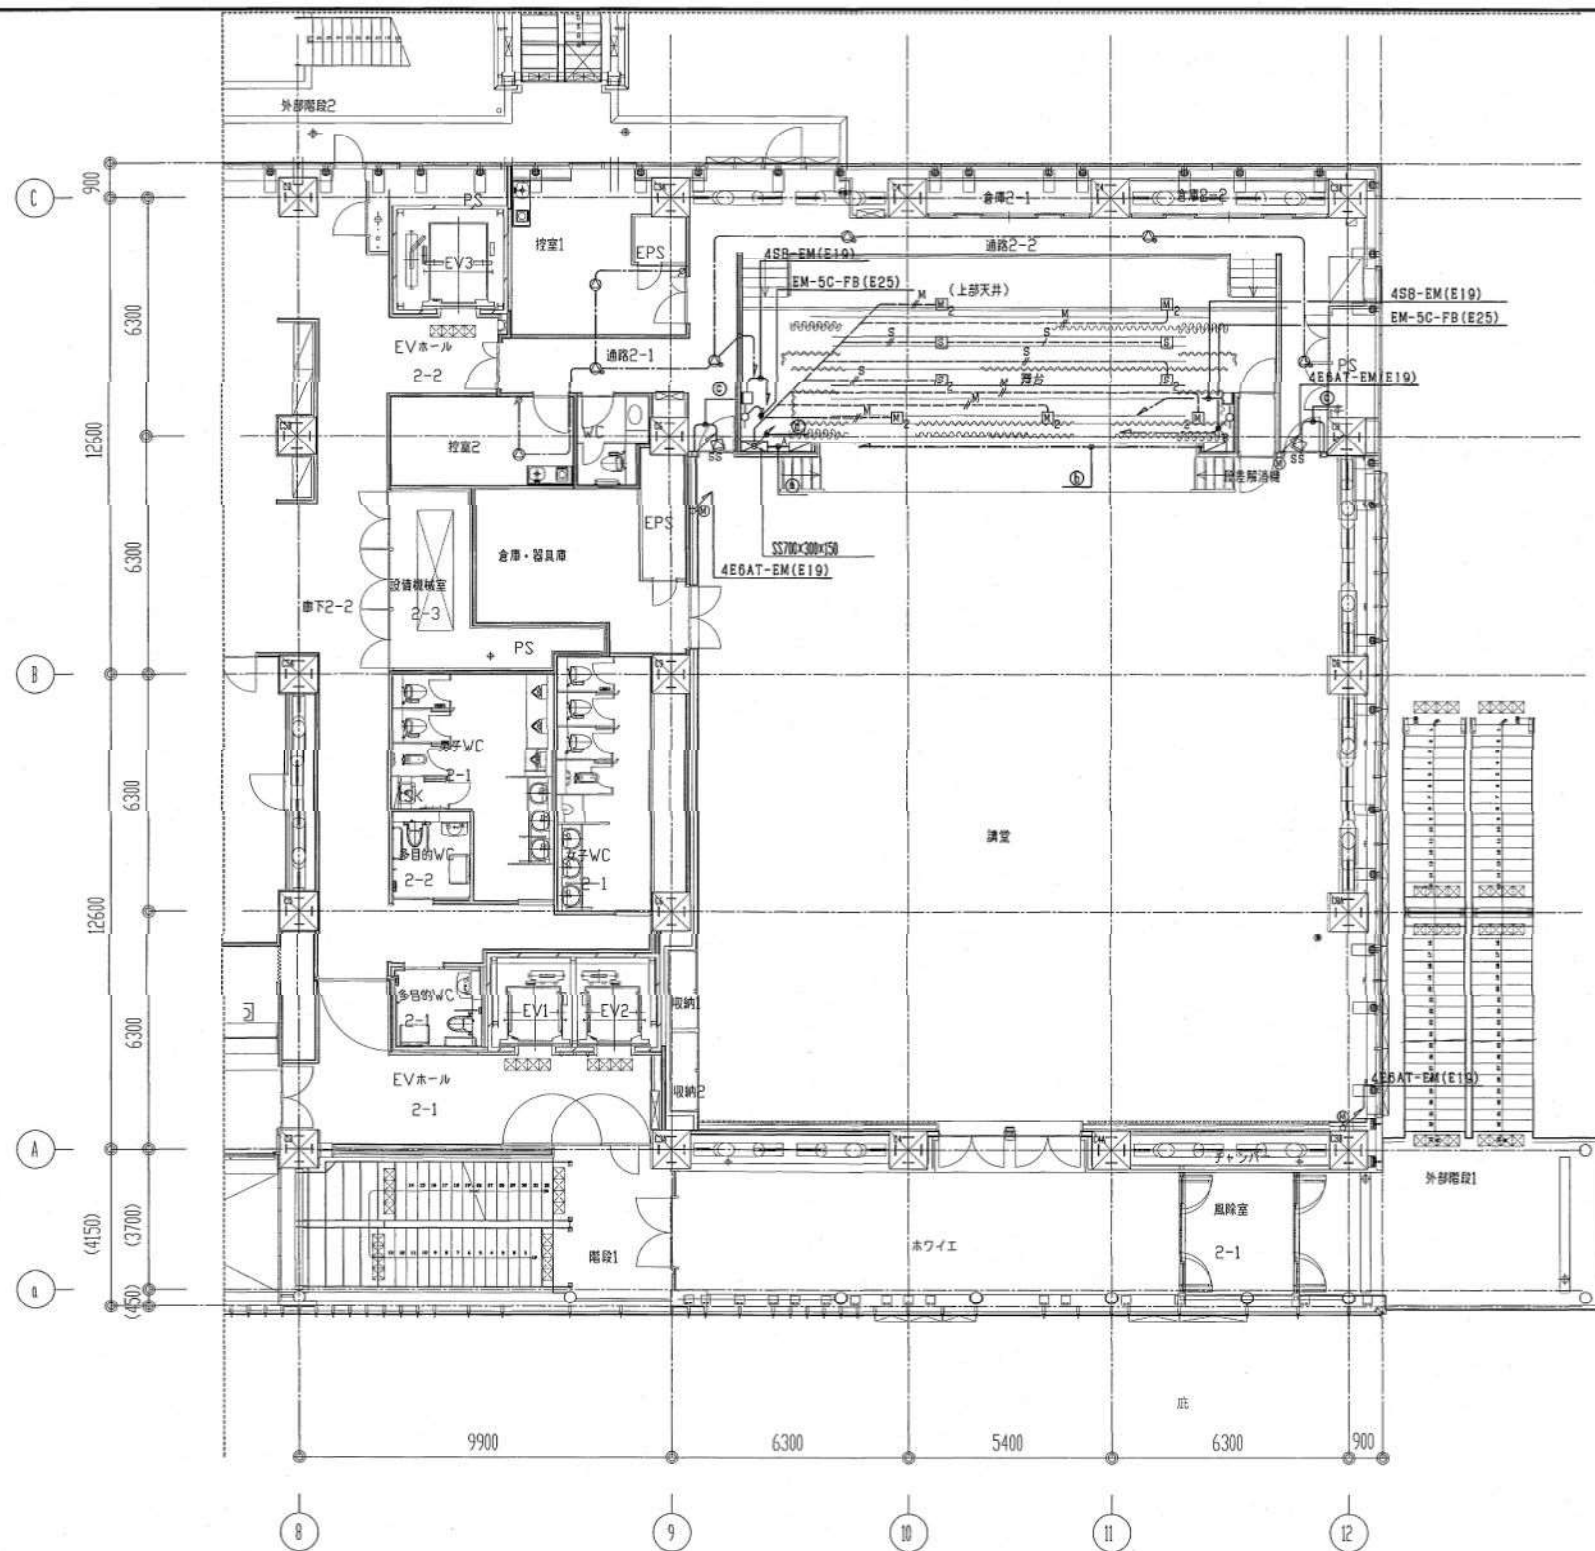施工：サンワコムシス・信立 特別共同企業体



2階平面図 S=1:100

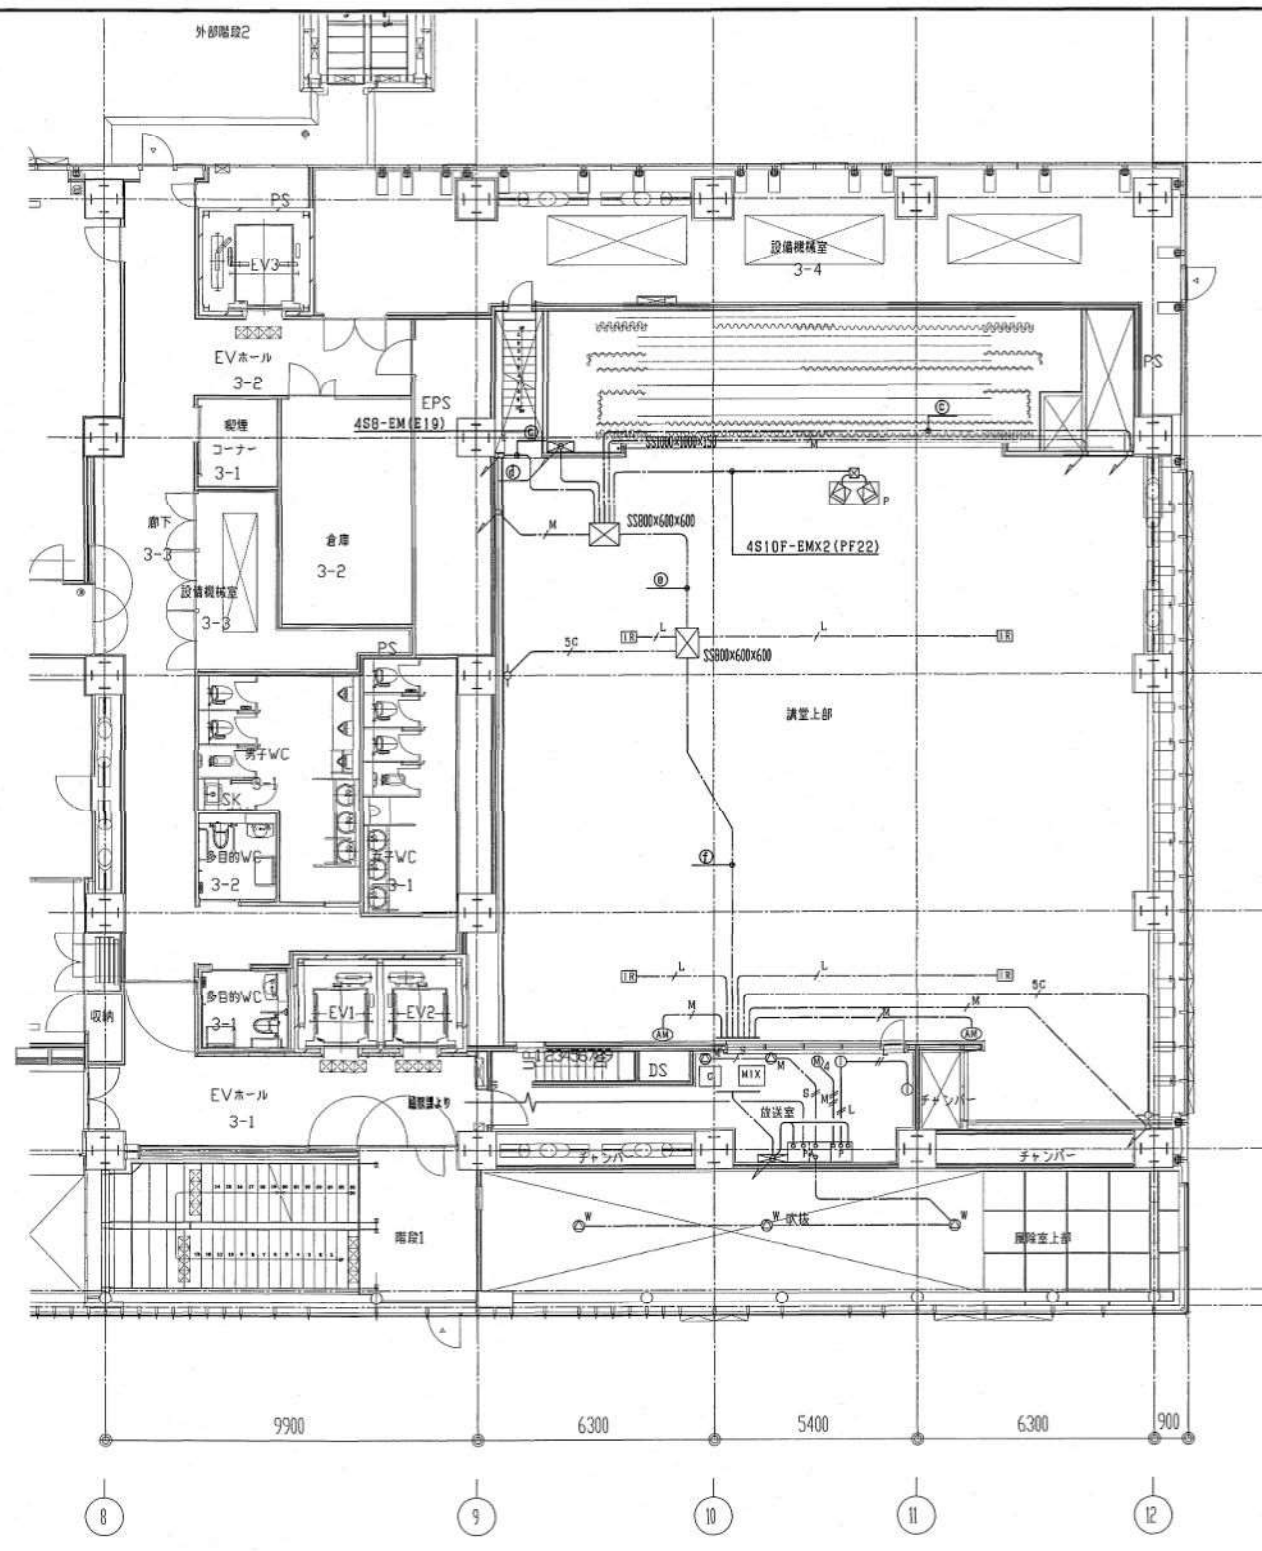

3階平面図 S=1:100

西区役所等複合庁舎（在宅サービスセンター併設）移転改築電気工事
西区在宅サービスセンター（区役所等複合庁舎併設）新築電気工事
完成図
台書設備 2・3階平面図 No. 179
縮尺 1/100
完成
平成21年11月 日
名古屋住宅都市局営繕部設備課
名古屋社会福祉協議会
株式会社 NTTファシリティーズ
本図記入寸法は特記なき限り（mm）単位とする

記号	名称	備考	記号	名称	備考
[MIX]	音響調整機		△	天井埋込スピーカ（ATT付）	
[E]	伝送機		▽	アンプ	
[F]	入力バッチャ		(AM)	エレクトロニクス	
[PA]	電力増幅機		○	ワイヤレスアンテナ	
[M]	舞台機材		□	舞台下手コンソルト	
[P]	プロセッサスピーカ		□	舞台上手コンソルト	
[SS]	サイドスピーカ		[M] 2	マイクコンソルトボックス（2ヶ所）	
[F]	固定はめ込みスピーカ		[M] 4	ラインコンソルトプレート（4ヶ所）	
[M]	モニタースピーカ		[M]	マイクコンソルトプレート（1ヶ所）	
[W]	ホワイエスピーカ		○	インカムコンソルト	
[E]	天井埋込スピーカ（ATT付）		[E]	外部放送設備	
[E]	スピーカコンソルトボックス				
[E] 2	スピーカコンソルトボックス（2ヶ所）				

(注記)
1. 特記なき配線設備は下記による。

- M 4E6AT-EM (E19)
- M 4E6AT-EM X2 (E25)
- M 4E6AT-EM X4 (E31)
- M 4E6AT-EM X6 (E31)
- L 4E6AT-EM (E19)
- L 4E6AT-EM X2 (E25)
- S 4SB-EM (E19)
- S 4SB-EM X2 (E25)
- S [4SB-EMX2 (E25)] X2
- S EM-AE1, 2-3C (PF16)
- SC EM-5C-FB (E19)

2. 図中 ⑤ - ⑤ の配線は下記による。

- ⑤ [4E4-BAT-EM (E31)] X3
- ⑤ EM-FCPEED, 9-5P (E25)
- ⑤ 4E6AT-EM X2 (E25)
- ⑤ 4E4-BAT-EM (E25)
- ⑤ 4E6AT-EM X2 (E25)
- ⑤ 4S10F-EM X2 (PF22) X2


- ④ 4E4-BAT-EM (E39)
- ④ 4E4-BAT-EM (E39)
- ④ 4E4-BAT-EM (E39)
- ④ 4E4-BAT-EM
- ④ EM-AE1, 2-3C (E39)
- ④ 4E6AT-EM X2
- ④ 4E6AT-EM X2
- ④ EM-FCPEED, 9-5P (E39)
- ④ 4E6AT-EM X10 (E39)
- ④ 4SB-EM X6 (E39)
- ④ 4SB-EM X2 (E39)
- ④ EM-FCPEED, 9-10P (E39)

- ⑥ EM-AE1, 2-3C (E19)
- ⑥ EM-FCPEED, 9-5P (E25)
- ⑥ 4E6AT-EM X4 (E31)
- ⑥ EM-5C-FB X2 (E39)
- ⑥ 4E6AT-EM X11 (E39)
- ⑥ 4SB-EM X8 (E51)
- ⑥ 4S10F-EM X6 (E51)
- ⑥ 4E4-BAT-EMX4 (E63)


- ⑦ EM-AE1, 2-3C (E19)
- ⑦ EM-FCPEED, 9-5P (E25)
- ⑦ 4E6AT-EMX4 (E31)
- ⑦ EM-5C-FB X4 (E39)
- ⑦ 4E6AT-EMX13 (E39)
- ⑦ 4SB-EM X8 (E51)
- ⑦ 4S10F-EMX6 (E51)
- ⑦ 4E4-BAT-EMX4 (E63)

施工：サンワコムシス・信立 特別共同企業体

No.	名 称
①	音響調整卓
②	送受機盤卓
③	入出力パッチ架
④	電力増幅器
⑤	モニタースピーカ
⑥	ラインコンセントプレート(4ヶ用)
⑦	インカムコンセント
⑧	音響電流分電器

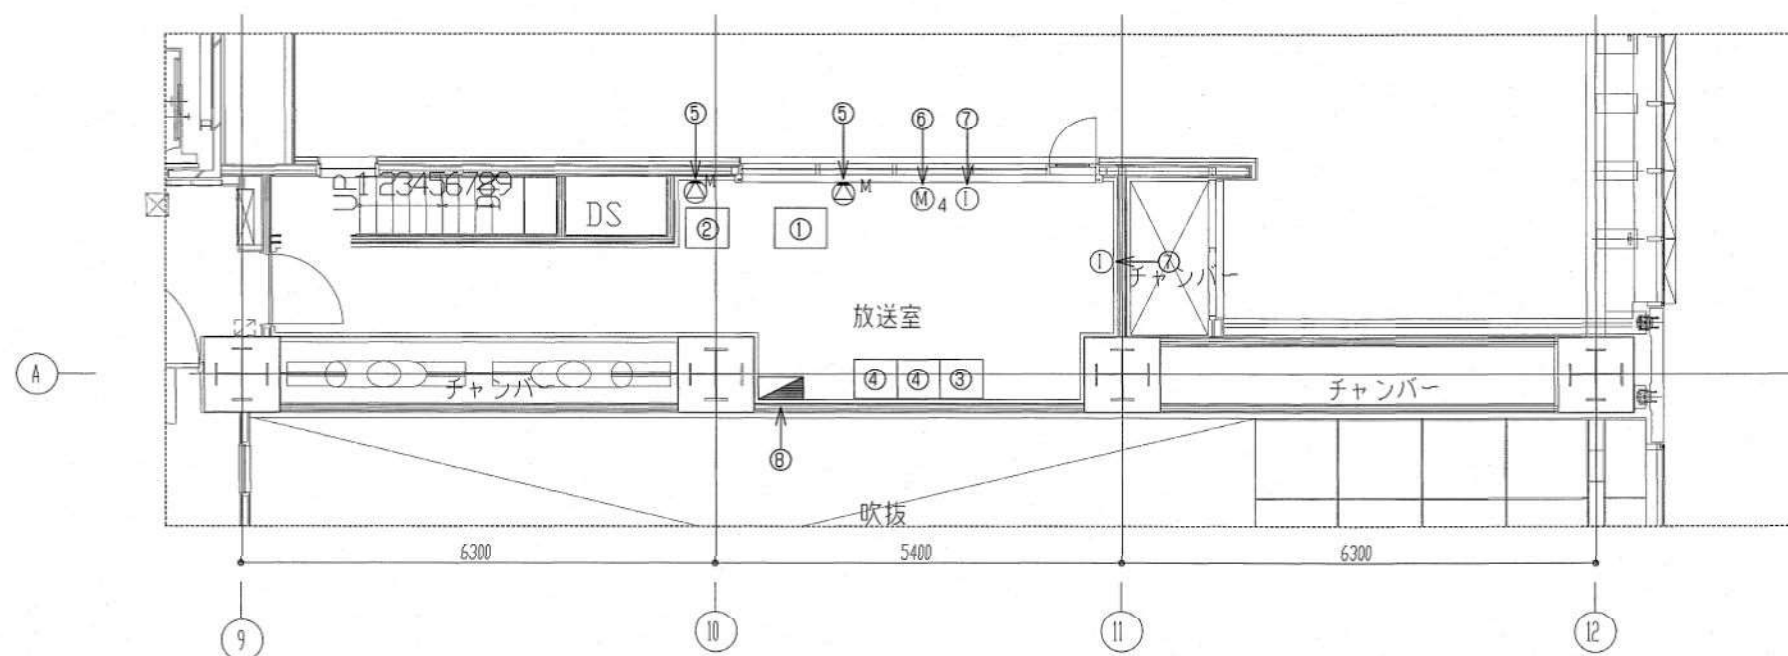

放送室配置図 S=1:50

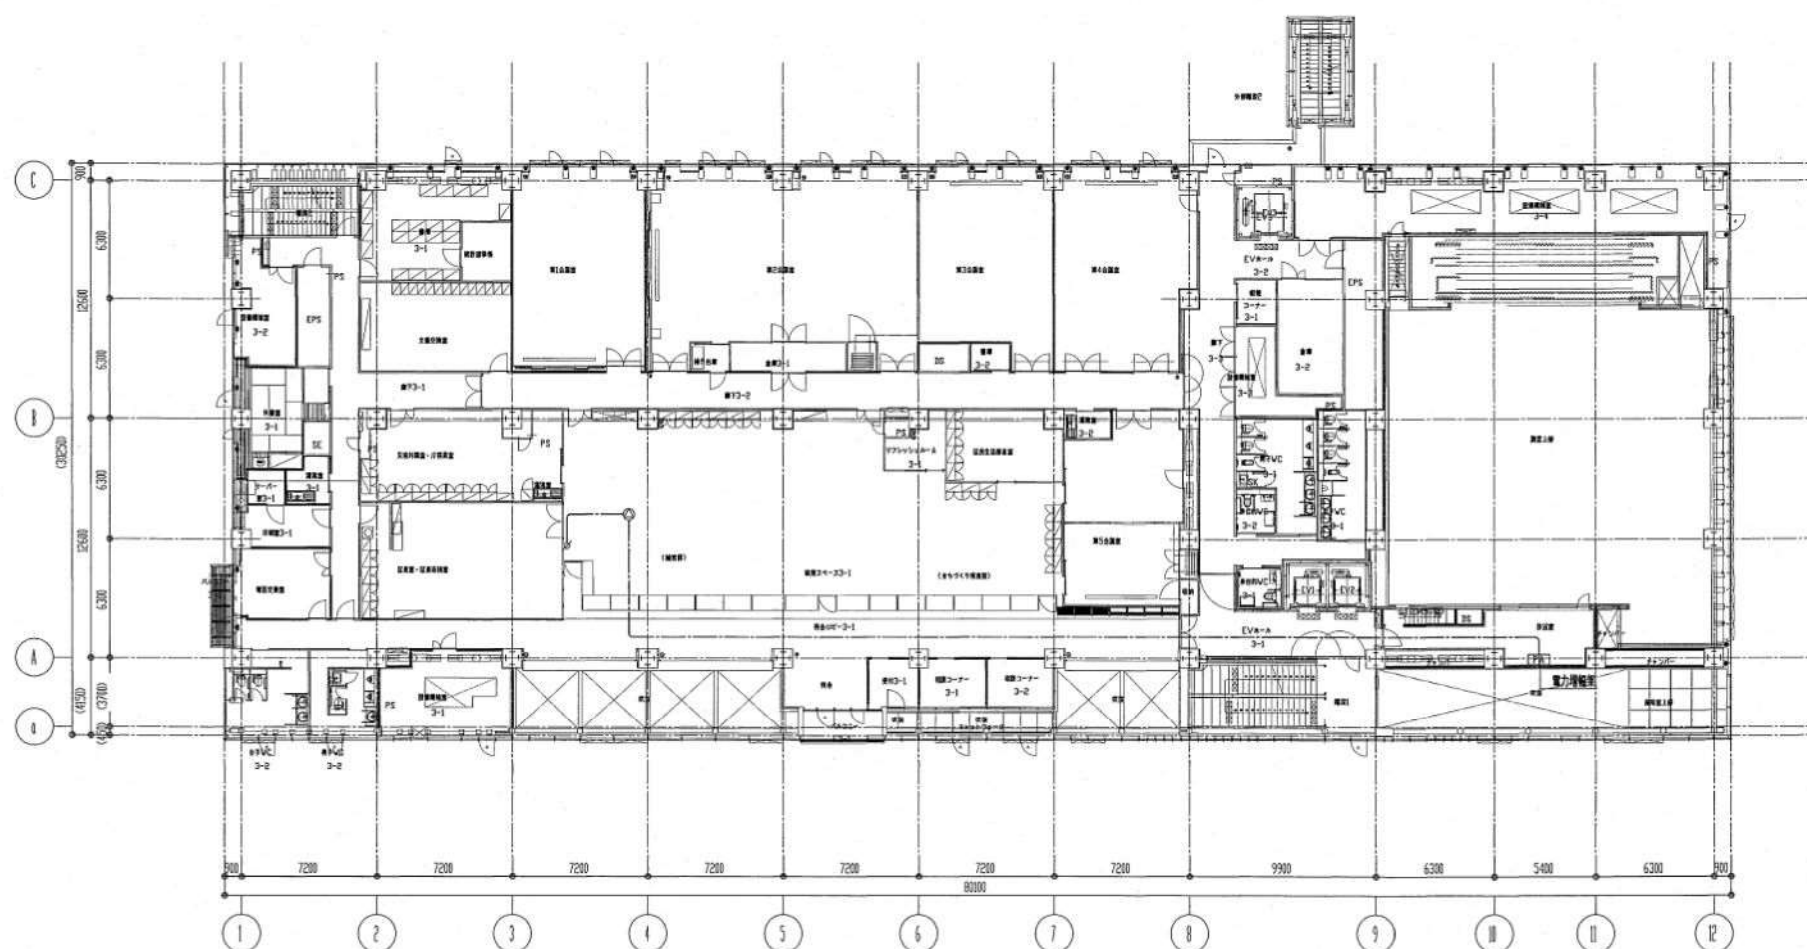

3階平面図 S=1:200

(注記)
1. 特記なき配線配管は下記による。

EM-AE1, 2-3C (PF16)

西区役所等複合庁舎（在宅サービスセンター併設）移転改築電気工事	完成図
西区在宅サービスセンター（区役所等複合庁舎併設）新築電気工事	
図書設備 3階平面図・調整室配置図	No. 100
縮 尺 1/200, 1/50	100
完成	
平成21年11月 日	
名古屋市住宅都市局営繕部設備課	
名古屋市社会福祉協議会	
株式会社 NTFファシリティーズ	
本図記入寸法は特記なき限り（mm）単位とする	

施工：サンワコムシス・信立 特別共同企業体

資料 10 監視カメラ設備等工事特記仕様書

- ・別紙「防犯カメラ設置一覧表」の位置に、ネットワークを使用したカメラを設置し、警備員室内に設置するネットワークディスクレコーダーで常時映像の録画を可能とすること。
- ・ネットワークカメラは、人物の特定がしやすいように、有効画素数は 130 万画素以上、記録間隔は 15fps とし、屋内用カメラの最低照度はカラー時 0.03lx、白黒時 0.003lx、屋外用カメラは、カラー時 0.016lx、白黒時 0.002lx とすること。
- ・ネットワークカメラは、暗所でも撮影可能な暗部補正、逆光補正機能を有し、人物の特定がしやすいものとし、遠隔操作により、ズーム機能及び角度変更機能を有すること。
- ・表示モニターは、警備員室、区役所総務課及び各庶務担当係に設置し、各モニターは監視画面を分割表示できるものとする。
- ・警備員室及び区役所総務課において、カメラ操作、カメラ選択ができるものとする。
- ・機器の障害時の録画ミス等を事前に防ぐため、カメラ異常、ネットワーク異常、録画異常、HDD の障害発生時にアラーム出力が可能なものとする。
- ・ネットワークレコーダーは、20 台分のカメラ映像録画に対応し、24 時間連続録画を行えることとし、1 か月分の録画保存が可能なものとする。

別表 防犯カメラ設置一覧表

外部カメラ

主な監視場所等	台数
出入口	各 1
駐車場、駐輪場	各 1
多目的広場	1

庁舎内部カメラ

設置階	主な監視場所等	台数
地階	駐車場	5
1 階	エントランス（メイン、サブ）、職員用出入口	各 1
	土木事務所駐車場	1
	総合案内窓口	1
2 階	交通部分、区役所待合スペース	2
3 階	交通部分、保健センター待合ホール	2
4 階	交通部分、市税事務所待合スペース、市税事務所サーバー室	3
5 階	交通部分、区役所待合スペース、区役所サーバー室、講堂 講堂待合スペース	5
－	エレベーター	各 1

資料 11 セキュリティの考え方

- ・複合庁舎内は、来庁者動線と職員動線を可能な限り分離し、施設の出入口についても、来庁者出入口（エントランス）職員用出入口を区別して整備すること。
- ・職員用出入口には、電気錠によるセキュリティシステムを整備すること。
- ・電気錠は、非接触カードにより、目的別に開閉するドアを設定できるものとする。
- ・下表を参考にセキュリティエリアを設定すること。

レベル	諸室名	備考
クラス 0	玄関・エントランス、待合スペース、授乳室、交流拠点機能、便所、交通部分、その他共用（来庁者）	・来庁者が立ち入ることができる空間、諸室。 ・入退室を管理しない。
クラス 1	講堂、区役所地区本部用防災備蓄倉庫、区役所地区本部室、区役所集合会議室	・来庁者が入室できる諸室。 ・電気錠により入退室を管理する。
クラス 2	共用部（職員）	・職員、業務担当者事業者のみが立ち入る空間、諸室。 ・可能な範囲において、クラス 0 の諸室と壁、扉等により区分する。 ・電気錠により入退室を管理する（壁、扉等により区分することが可能な場合）。
	執務室、会議室、倉庫、書庫、機械室、警備員室等	・職員のみが入室できる諸室。 ・庁舎管理業務等に関連して、業務担当者事業者が入室する諸室。 ・電気錠により入退室を管理する。 ・従事・担当する職員以外は、入室できない設定も可能とする。
	応接	・来庁者が職員を伴って立ち入ることができる諸室。 ・電気錠により入退出を管理する。
クラス 3	サーバー室	・特定の職員のみが入室できる諸室。 ・電気錠により入退室を管理する。 ・監視カメラ、警報装置を整備する。